


PLANTA BAJA  norte

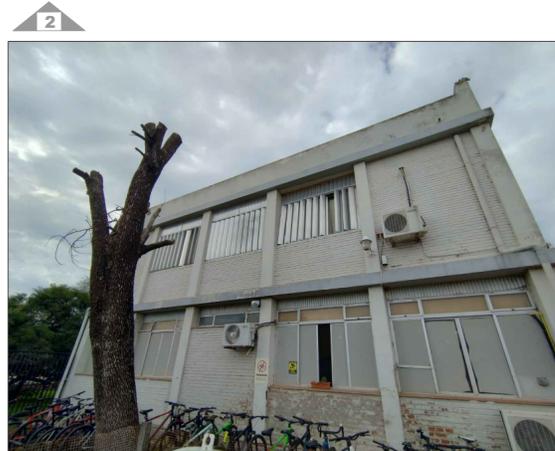

NOTA: TODAS LAS MEDIDAS SE VERIFICARAN EN OBRA

UNIVERSIDAD NACIONAL DEL LITORAL
DIRECCION DE CONSTRUCCIONES UNIVERSITARIAS


OBRA: REPARACION, ACONDICIONAMIENTO Y PINTURA FCV-FCA. EDIFICIO PRINCIPAL

PLANO: PLANTA DE UBICACION Y SECTOR A INTERVENIR

INSTITUTO: FACULTAD CS AGRARIAS - FACULTAD CS VETERINARIAS


RESPONSABLE PROYECTO: DIRECCION DE CONSTRUCCIONES UNIVERSITARIAS	ARCHIVO	REEMP. PLANO
	FECHA: JULIO 2023	ESCALA: 1:100
	PLANO N°: U 01	EXPEDIENTE N°: FCA-FCV 1156014-23

 El proyecto cumple con la Ley N° 22.431; Decreto 914/97 y Art. 1° de la Ley 25.573.



RETRAR LOS CAÑOS EXISTENTES DE DESCARGA PLUVIAL.


RETRAR LOS CAÑOS EXISTENTES DE DESCARGA PLUVIAL.

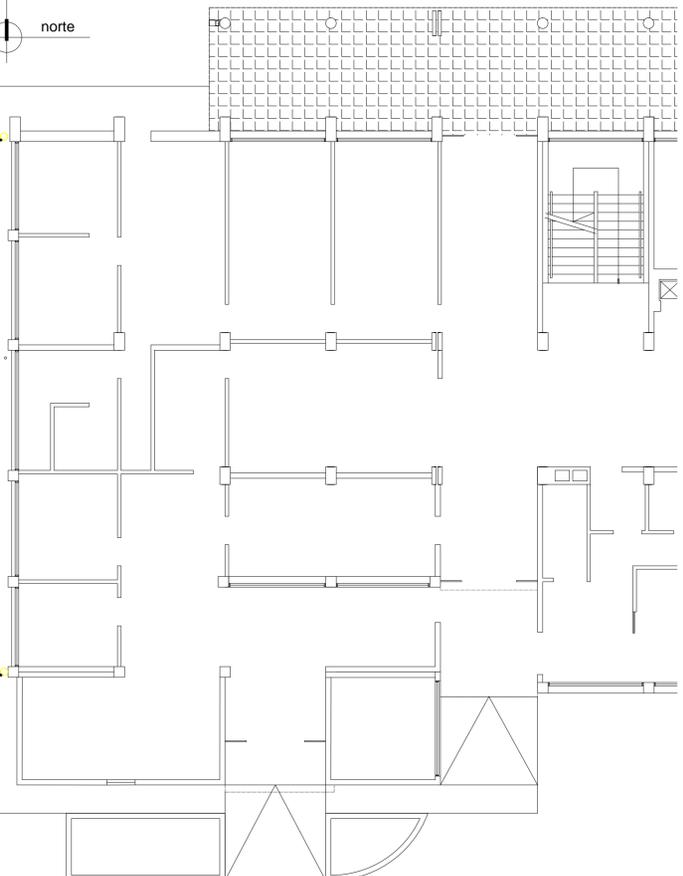

PLANTA BAJA

RETRAR LOS CAÑOS EXISTENTES DE DESCARGA PLUVIAL.

RETRAR LOS CAÑOS EXISTENTES DE DESCARGA PLUVIAL.

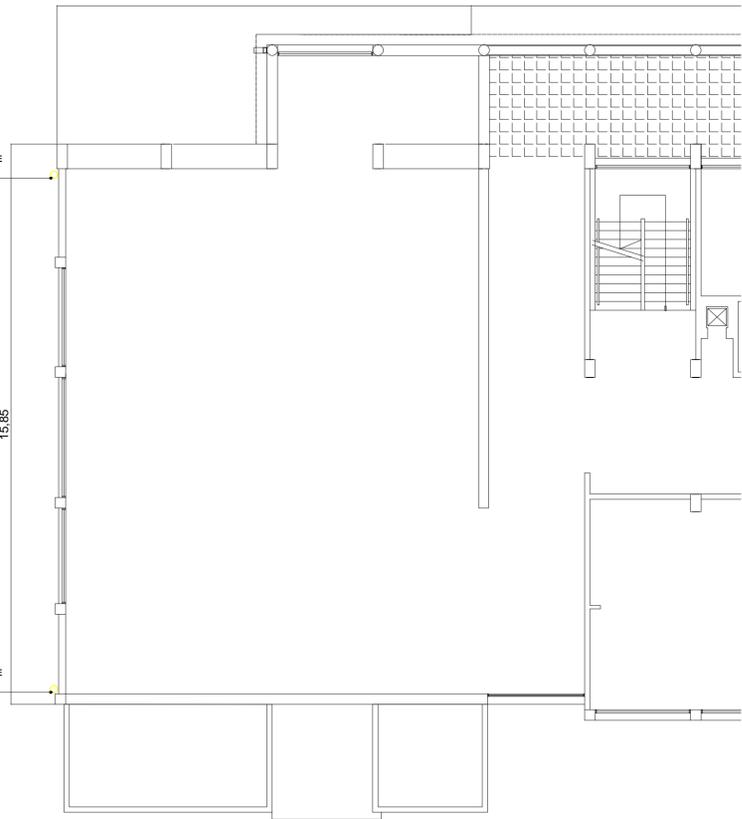

PRIMER PISO

NOTA: TODAS LAS MEDIDAS SE VERIFICARAN EN OBRA

UNIVERSIDAD NACIONAL DEL LITORAL
DIRECCION DE CONSTRUCCIONES UNIVERSITARIAS



OBRA: REPARACION, ACONDICIONAMIENTO Y PINTURA FCV-FCA. EDIFICIO PRINCIPAL

PLANO: ACONDICIONAMIENTO PLUVIALES FACHADA OESTE P. BAJA - 1° PISO

INSTITUTO: FACULDAD CS AGRARIAS - FACULTAD CS VETERINARIAS

RESPONSABLE PROYECTO: DIRECCION DE CONSTRUCCIONES UNIVERSITARIAS	ARCHIVO	REEMP. PLANO
	FECHA: JULIO 2023	ESCALA: 1:100
	PLANO N°: A 01	EXPEDIENTE N°: FCA-FCV 1156014-23

El proyecto cumple con la Ley N° 22.431; Decreto 914/97 y Art. 1° de la Ley 25.573.

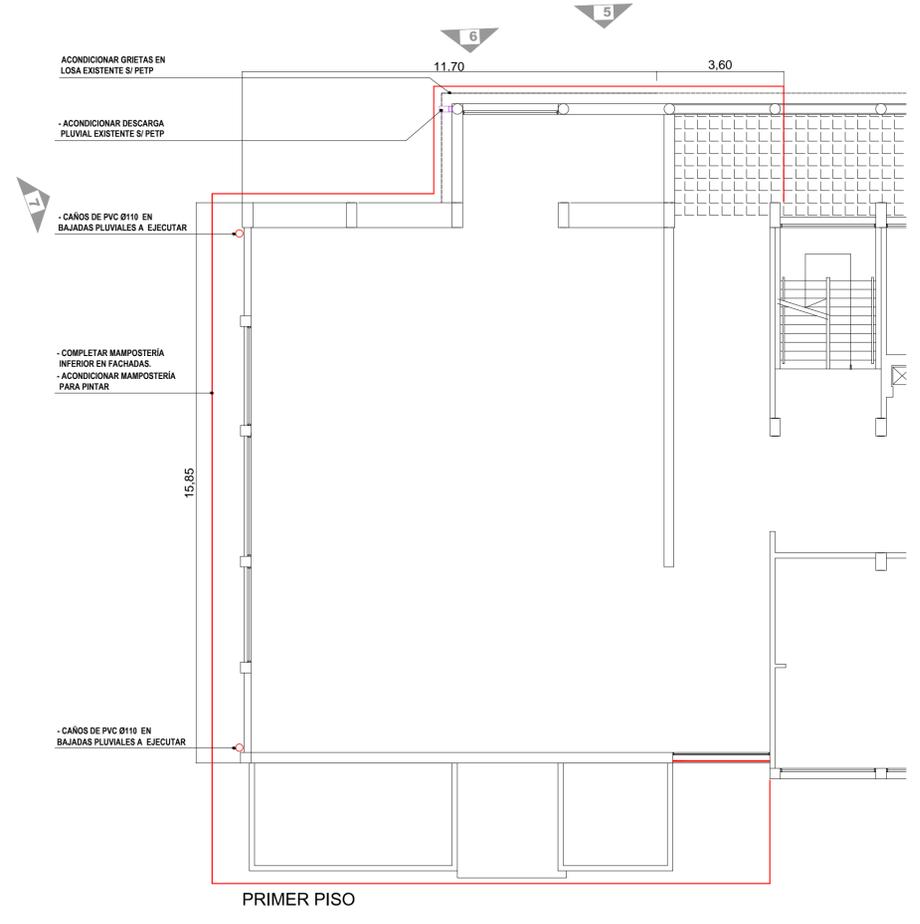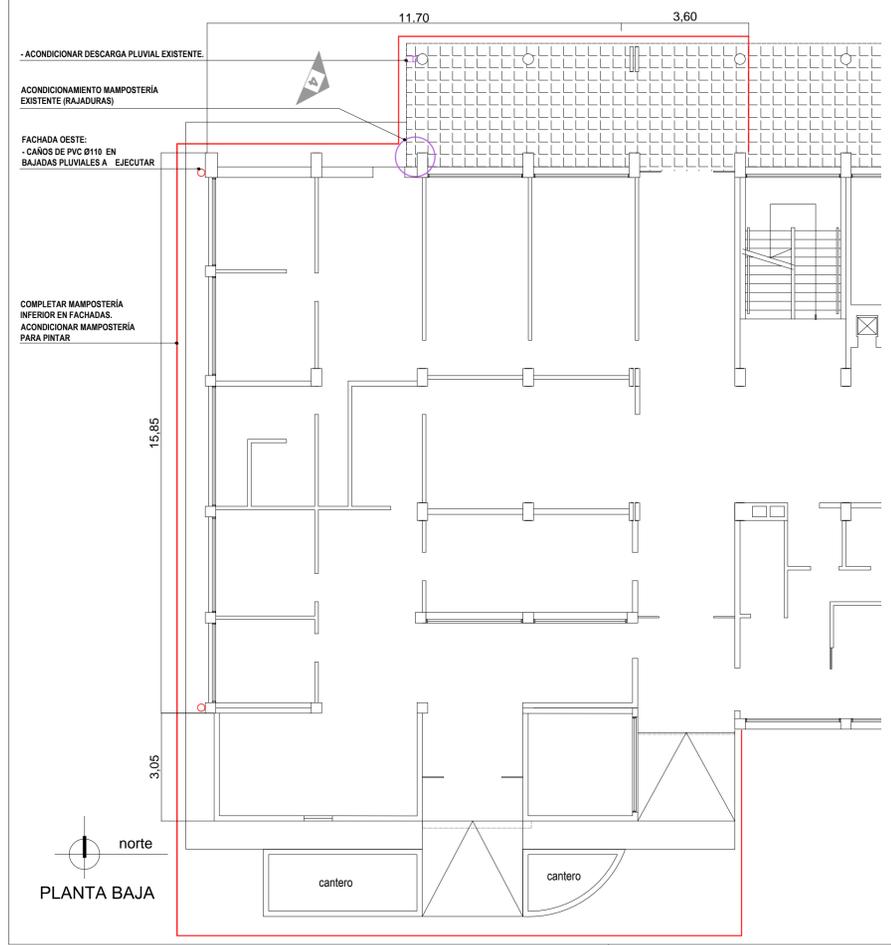

NOTA: TODAS LAS MEDIDAS SE VERIFICARAN EN OBRA

UNIVERSIDAD NACIONAL DEL LITORAL
DIRECCION DE CONSTRUCCIONES UNIVERSITARIAS


OBRA: REPARACION, ACONDICIONAMIENTO Y PINTURA FCV-FCA. EDIFICIO PRINCIPAL

PLANO: ACONDICIONAMIENTOS SECTOR FACHADAS P. BAJA Y 1° PISO


INSTITUTO: FACULDAD CS AGRARIAS - FACULTAD CS VETERINARIAS

RESPONSABLE PROYECTO: DIRECCION DE CONSTRUCCIONES UNIVERSITARIAS	ARCHIVO	REEMP. PLANO
	FECHA: JULIO 2023	ESCALA: 1:100
	PLANO N°: A 02	EXPEDIENTE N°: FCA-FCV 1156014-23

El proyecto cumple con la Ley N° 22.431; Decreto 914/97 y Art. 1° de la Ley 25.573.

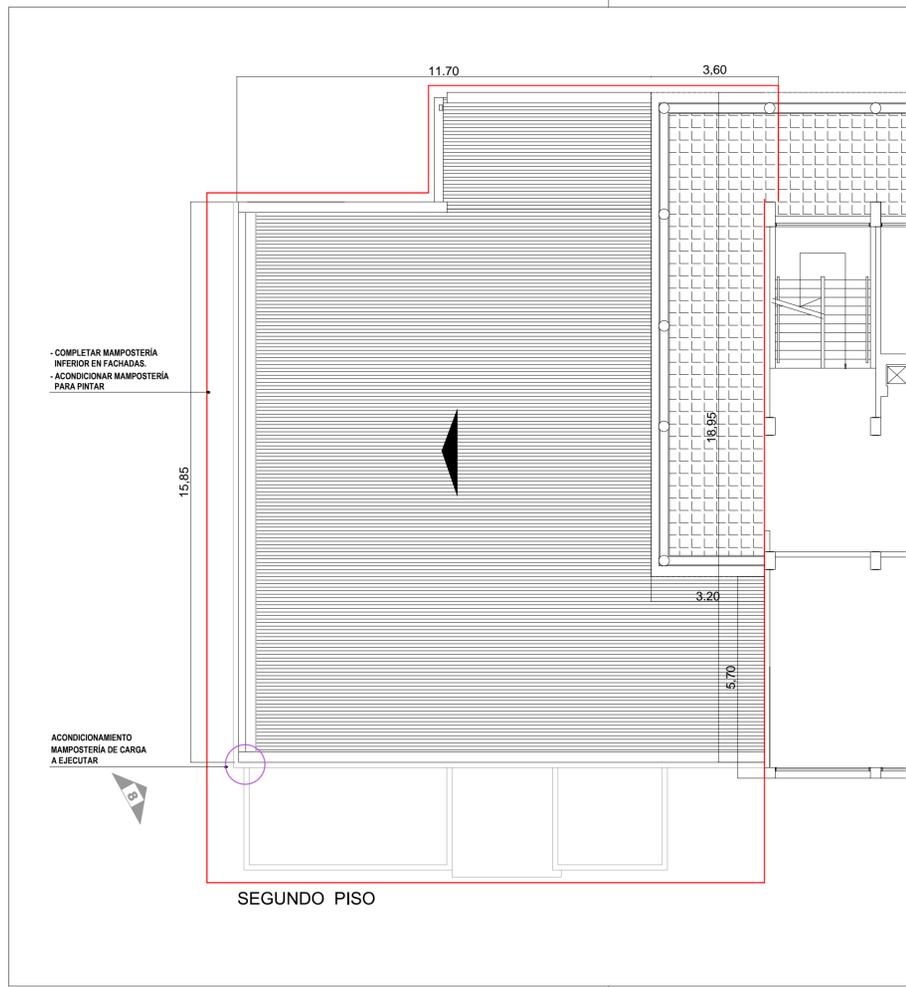

SEGUNDO PISO

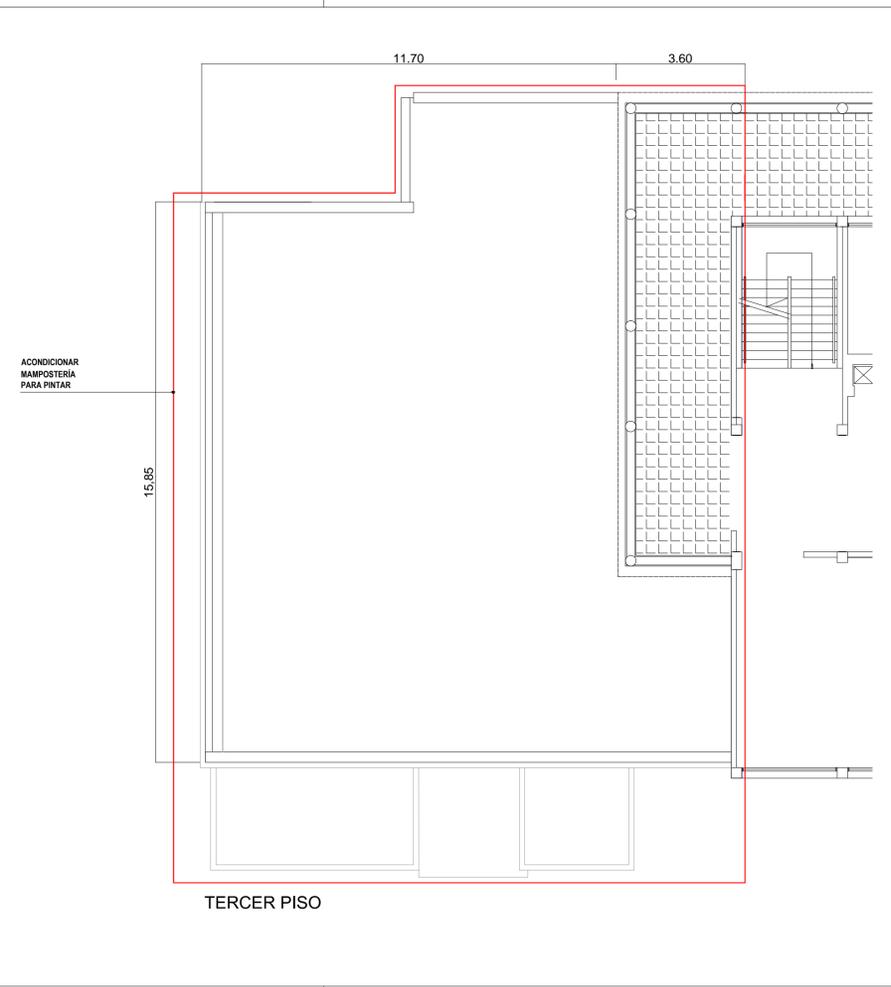

TERCER PISO



NOTA: TODAS LAS MEDIDAS SE VERIFICARAN EN OBRA

UNIVERSIDAD NACIONAL DEL LITORAL
 DIRECCION DE CONSTRUCCIONES UNIVERSITARIAS

OBRA: REPARACION, ACONDICIONAMIENTO Y PINTURA FCV-FCA. EDIFICIO PRINCIPAL


PLANO: ACONDICIONAMIENTOS SECTOR FACHADAS 2° Y 3° PISO

INSTITUTO: FACULTAD CS AGRARIAS - FACULTAD CS VETERINARIAS

RESPONSABLE PROYECTO: DIRECCION DE CONSTRUCCIONES UNIVERSITARIAS	ARCHIVO	REEMP. PLANO
	FECHA: JULIO 2023	ESCALA: 1:100
	PLANO N°: A 03	EXPEDIENTE N°: FCA-FCV 1156014-23


El proyecto cumple con la Ley N° 22.431; Decreto 914/97 y Art. 1° de la Ley 25.573.

- ACONDICIONAR
MAMPOSTERÍA
PARA PINTAR

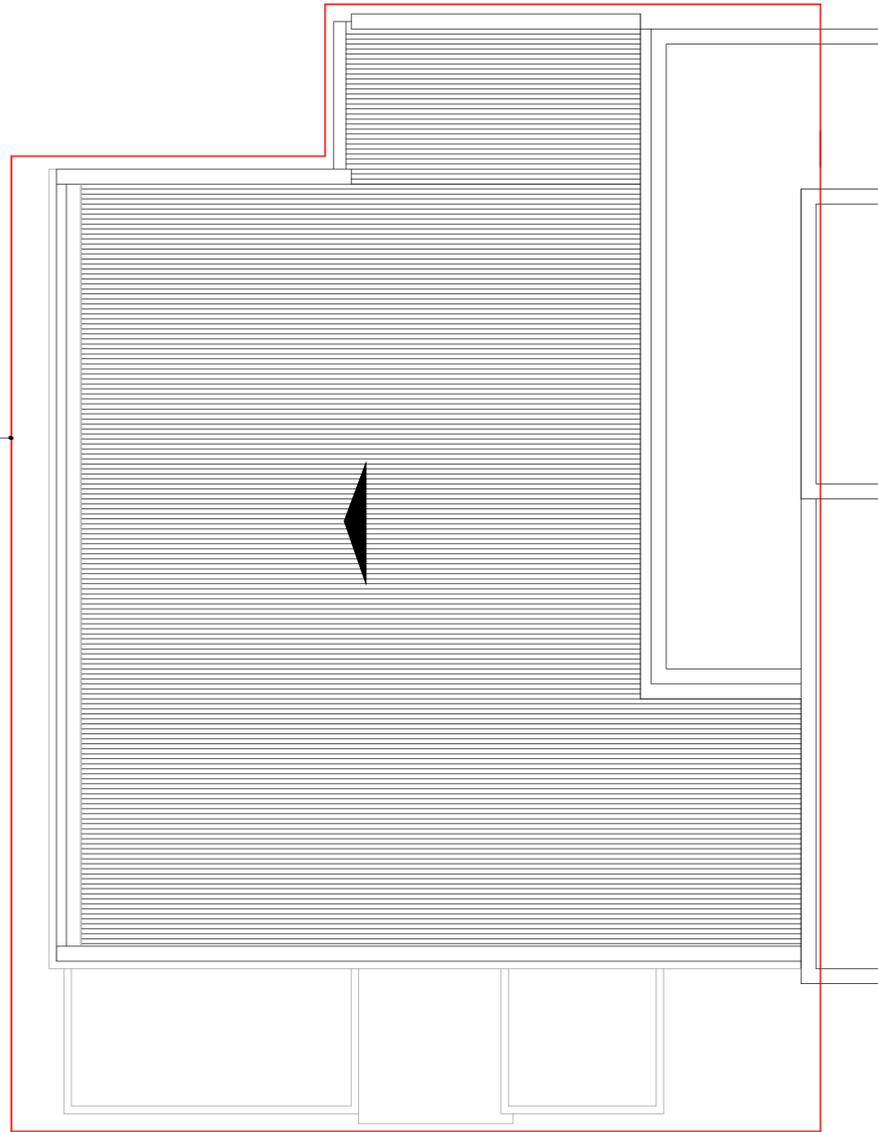

PLANTA DE TECHOS

ACONDICIONAMIENTO
MAMPOSTERÍAS + PINTURA

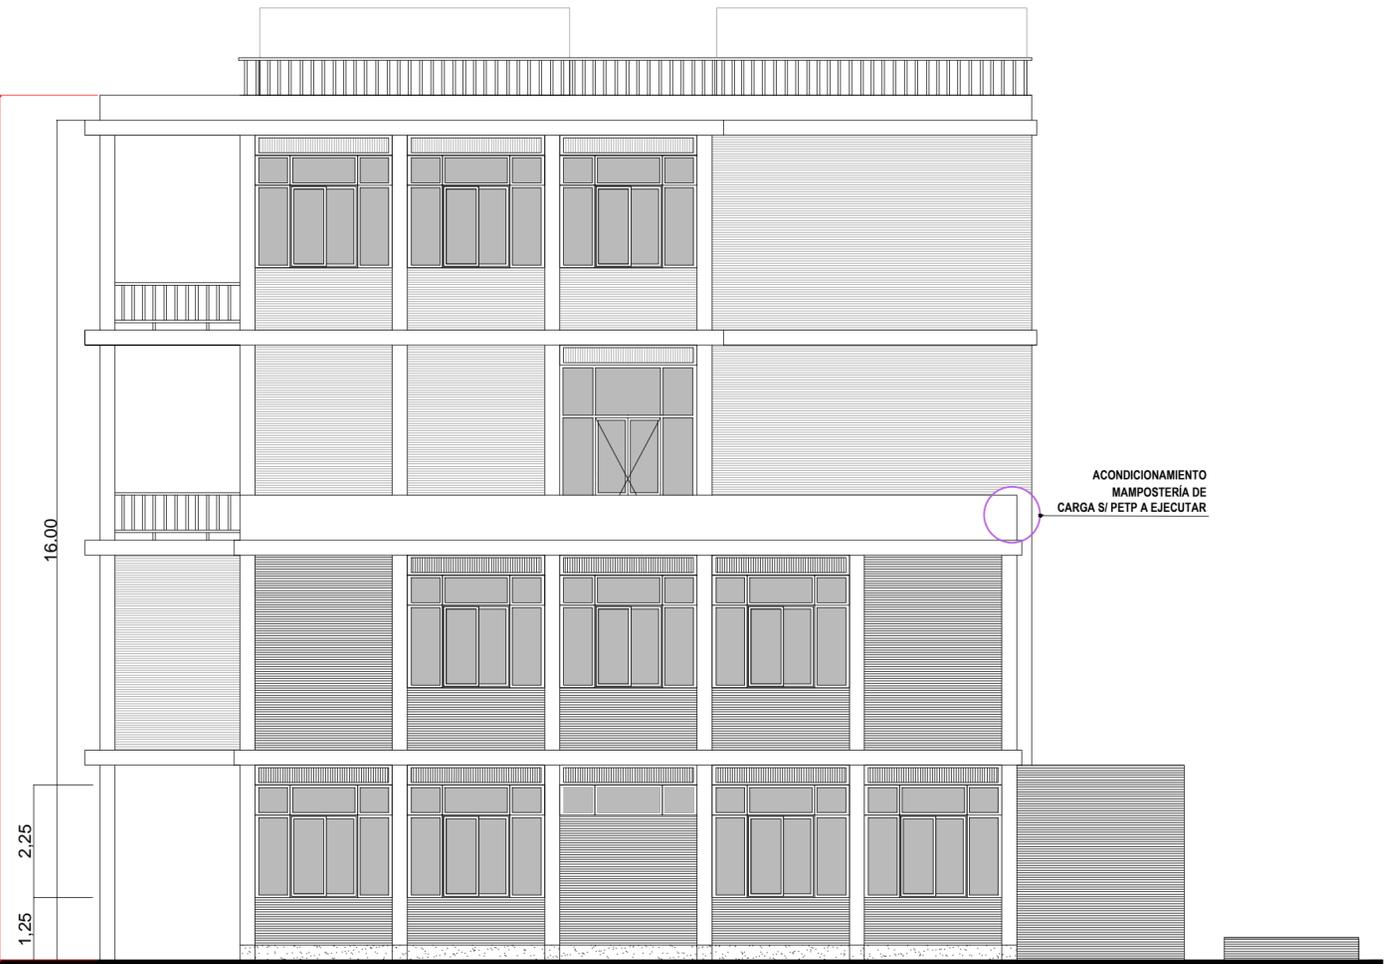

ACONDICIONAMIENTO
MAMPOSTERÍA DE
CARGA SI/ PETP A EJECUTAR

NOTA: TODAS LAS MEDIDAS SE VERIFICARÁN EN OBRA

UNIVERSIDAD NACIONAL DEL LITORAL

DIRECCION DE CONSTRUCCIONES UNIVERSITARIAS

OBRA: REPARACION, ACONDICIONAMIENTO Y PINTURA FCV-FCA. EDIFICIO PRINCIPAL

PLANO: ACONDICIONAMIENTOS SECTOR FACHADA PLANTA TECHOS

INSTITUTO: FACULTAD CS AGRARIAS - FACULTAD CS VETERINARIAS

RESPONSABLE PROYECTO: DIRECCION DE CONSTRUCCIONES UNIVERSITARIAS

ARCHIVO REEMP. PLANO



FECHA: JULIO 2023 ESCALA: 1:100

PLANO N°: EXPEDIENTE N°:

A 04 FCA-FCV 1156014-23

El proyecto cumple con la Ley N° 22.431; Decreto 914/97 y Art. 1° de la Ley 25.573.



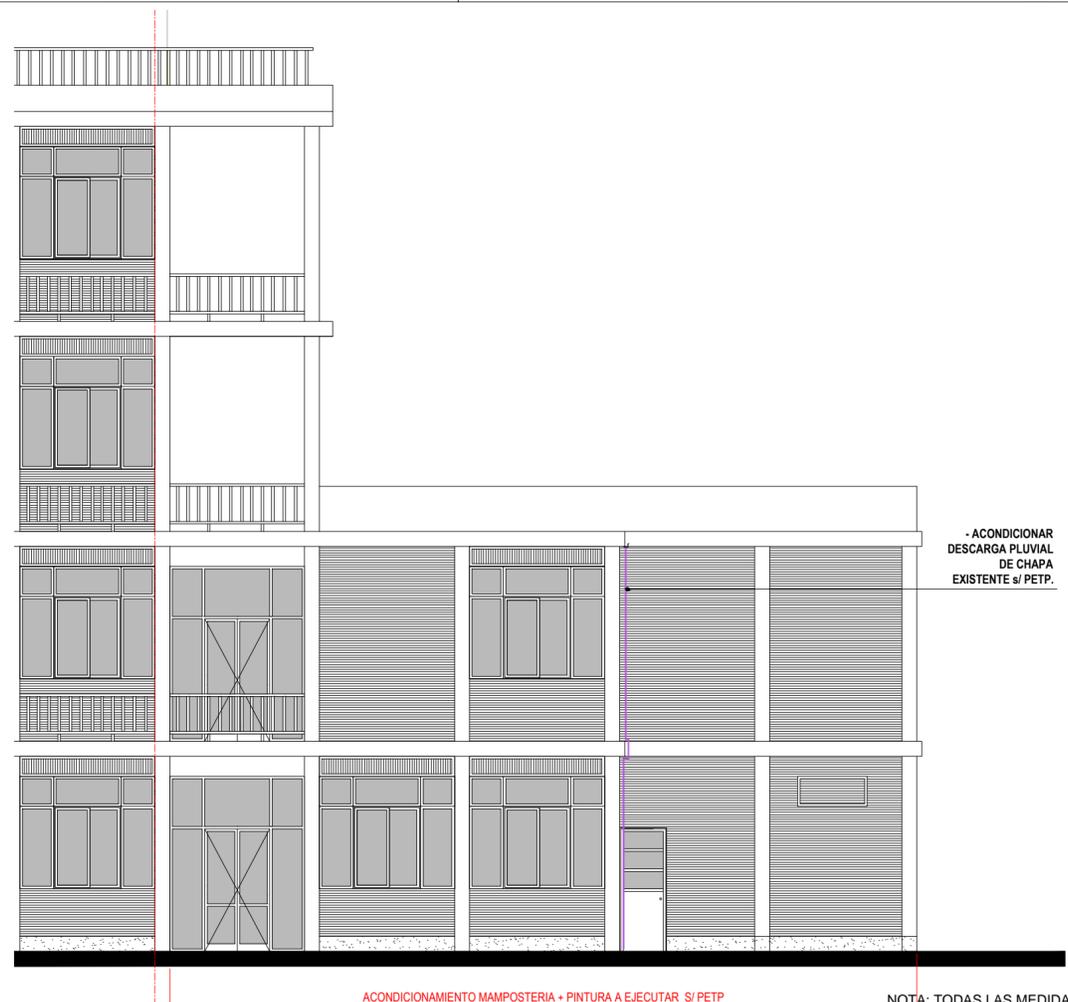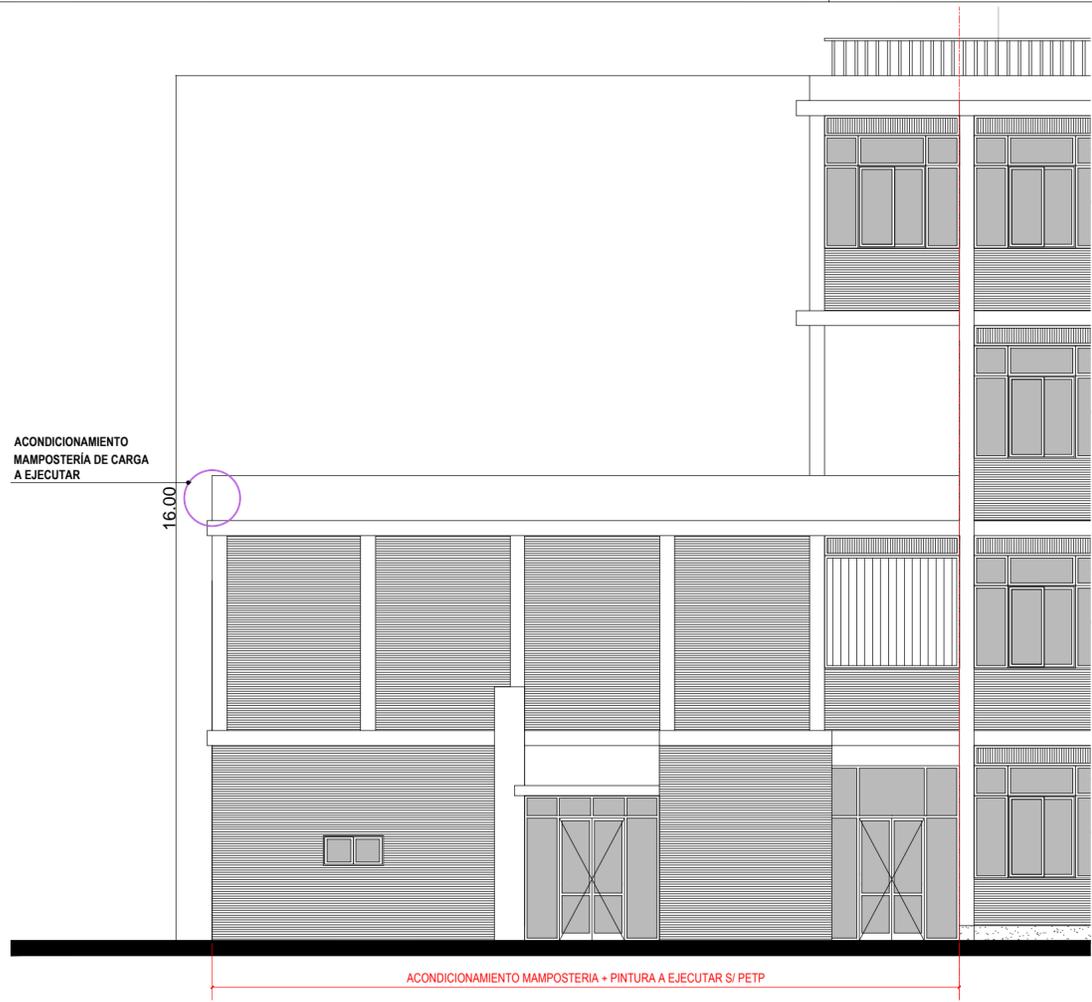

NOTA: TODAS LAS MEDIDAS SE VERIFICARAN EN OBRA

UNIVERSIDAD NACIONAL DEL LITORAL
DIRECCION DE CONSTRUCCIONES UNIVERSITARIAS

OBRA: REPARACION, ACONDICIONAMIENTO Y PINTURA FCV-FCA. EDIFICIO PRINCIPAL

PLANO: ACONDICIONAMIENTOS SECTOR FACHADA PLANTA TECHOS

INSTITUTO: FACULTAD CS AGRARIAS - FACULTAD CS VETERINARIAS

RESPONSABLE PROYECTO: DIRECCION DE CONSTRUCCIONES UNIVERSITARIAS

FECHA: JULIO 2023

PLANO N°: A 05

El proyecto cumple con la Ley N° 22.431; Decreto 914/97 y Art. 1° de la Ley 25.573.

ARCHIVO

REEMP. PLANO

ESCALA: 1:100

EXPEDIENTE N°: FCA-FCV 1156014-23