

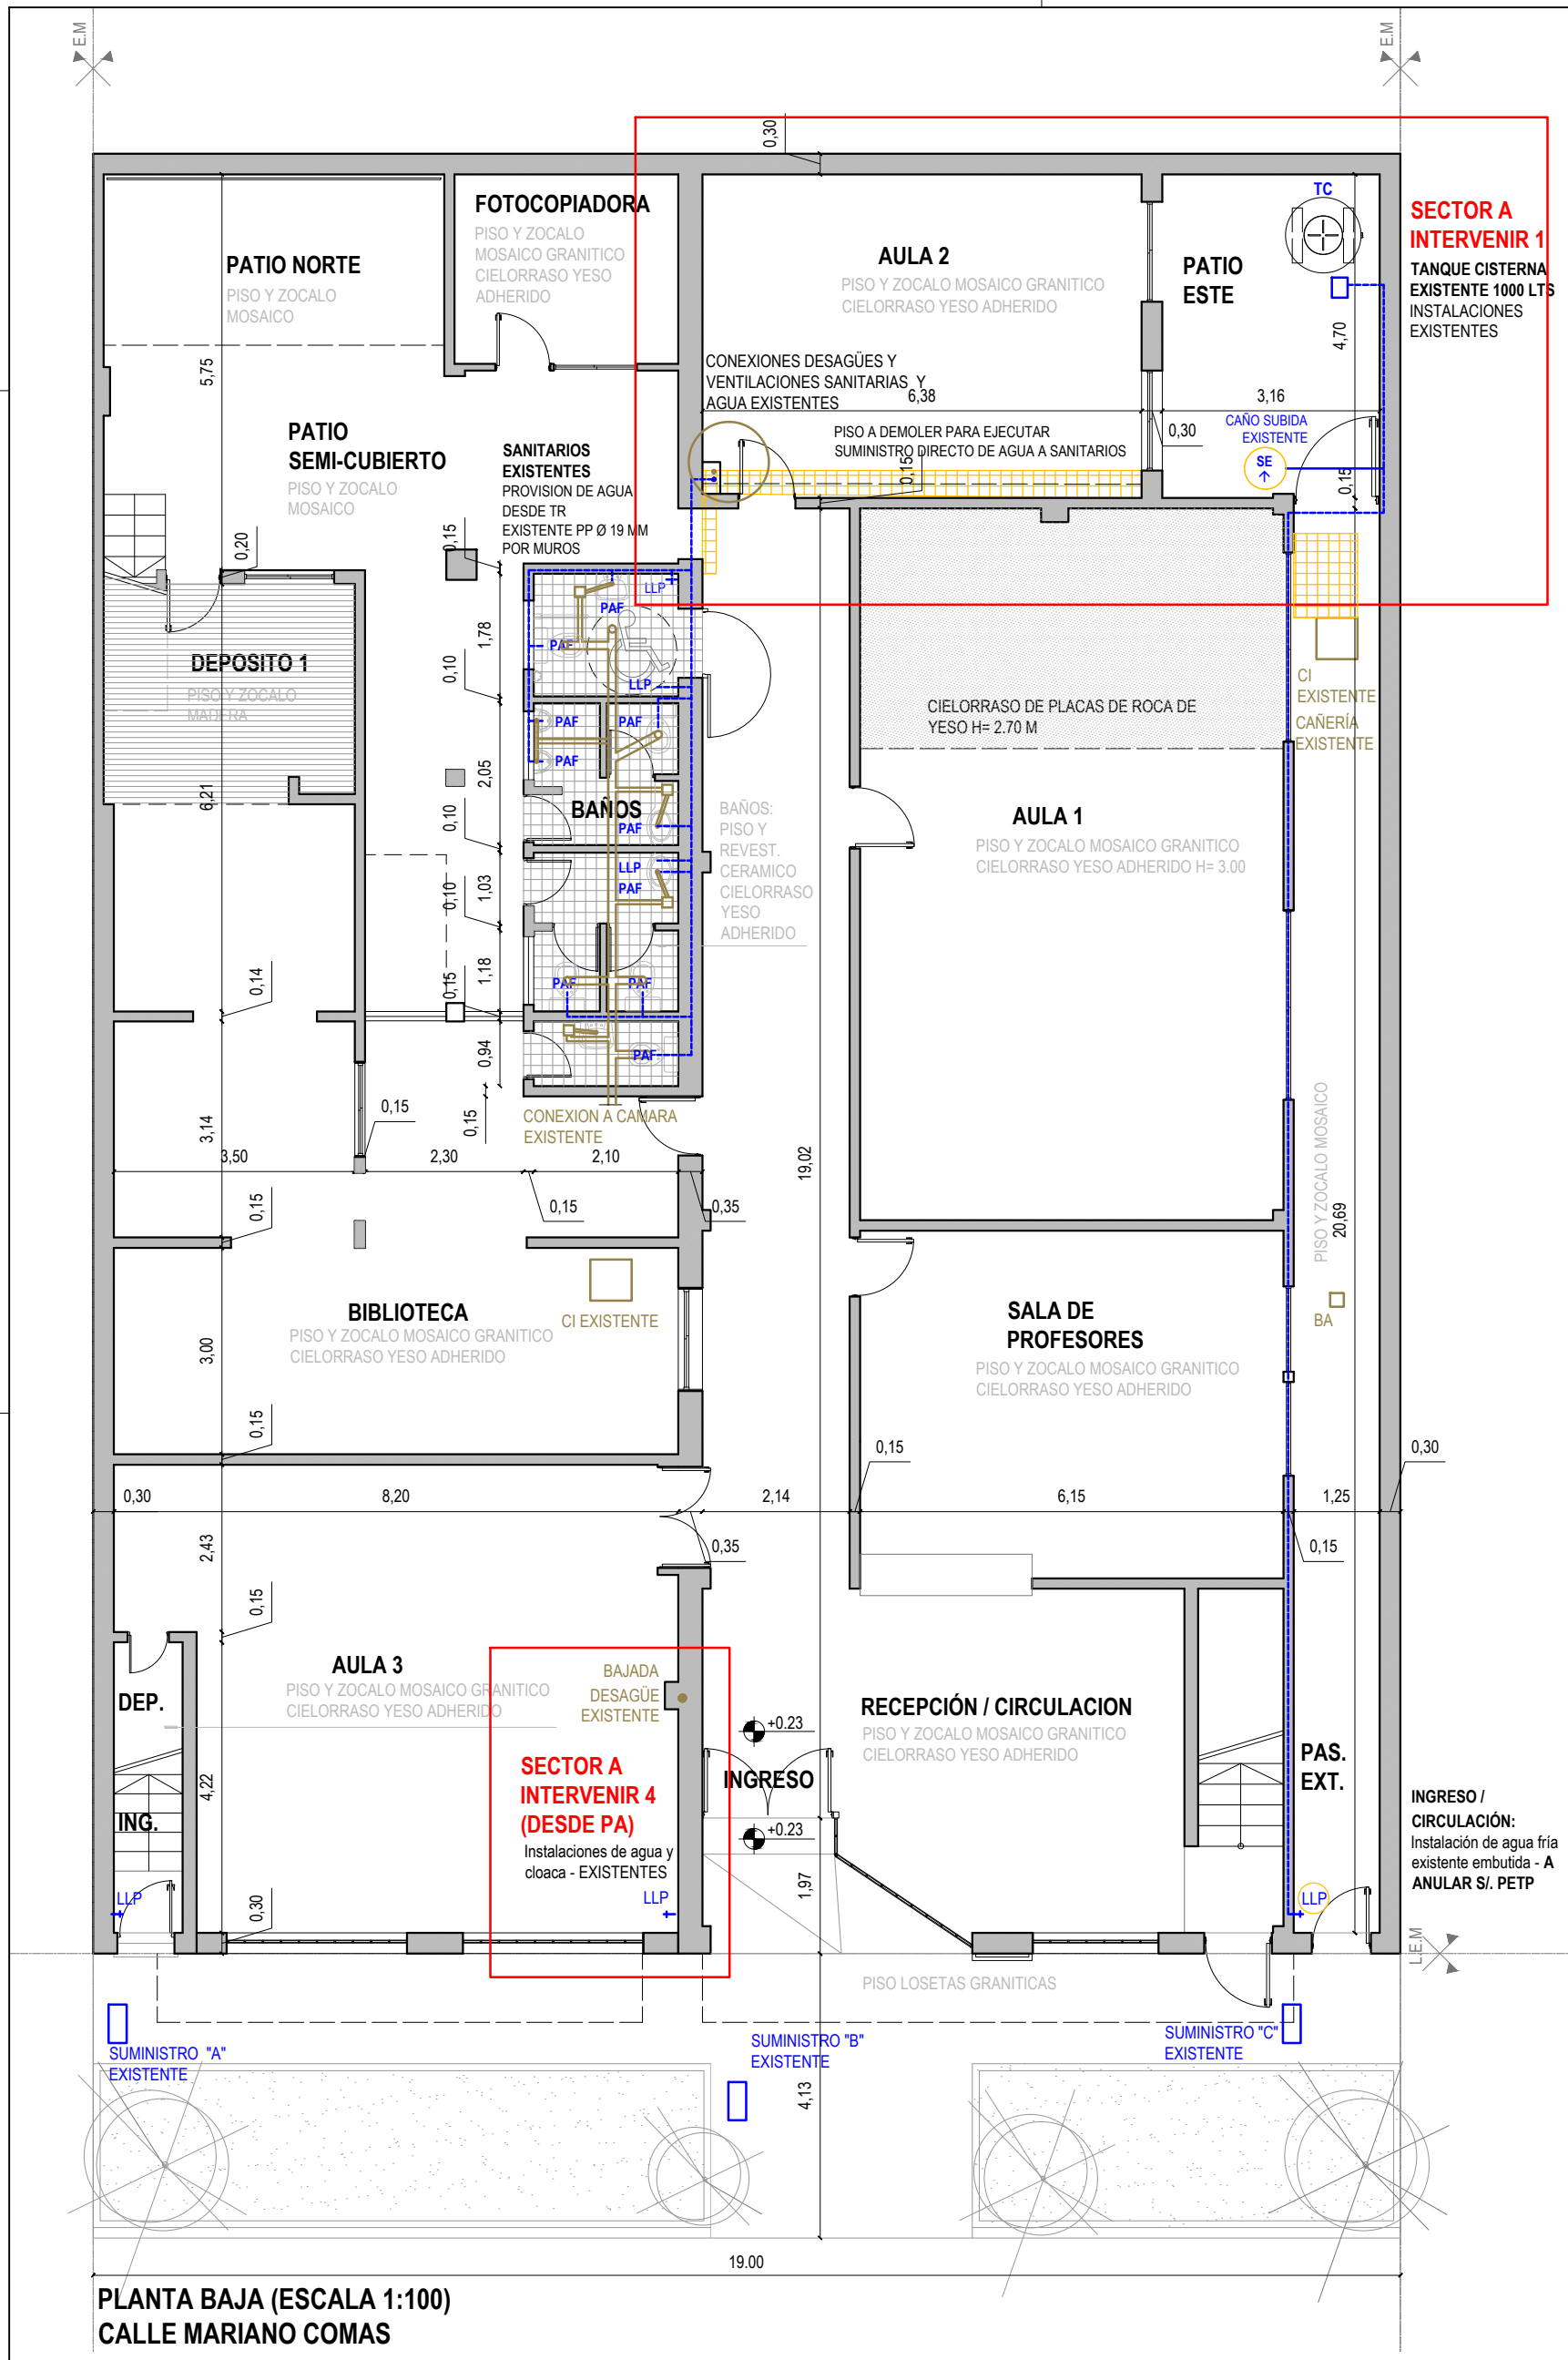


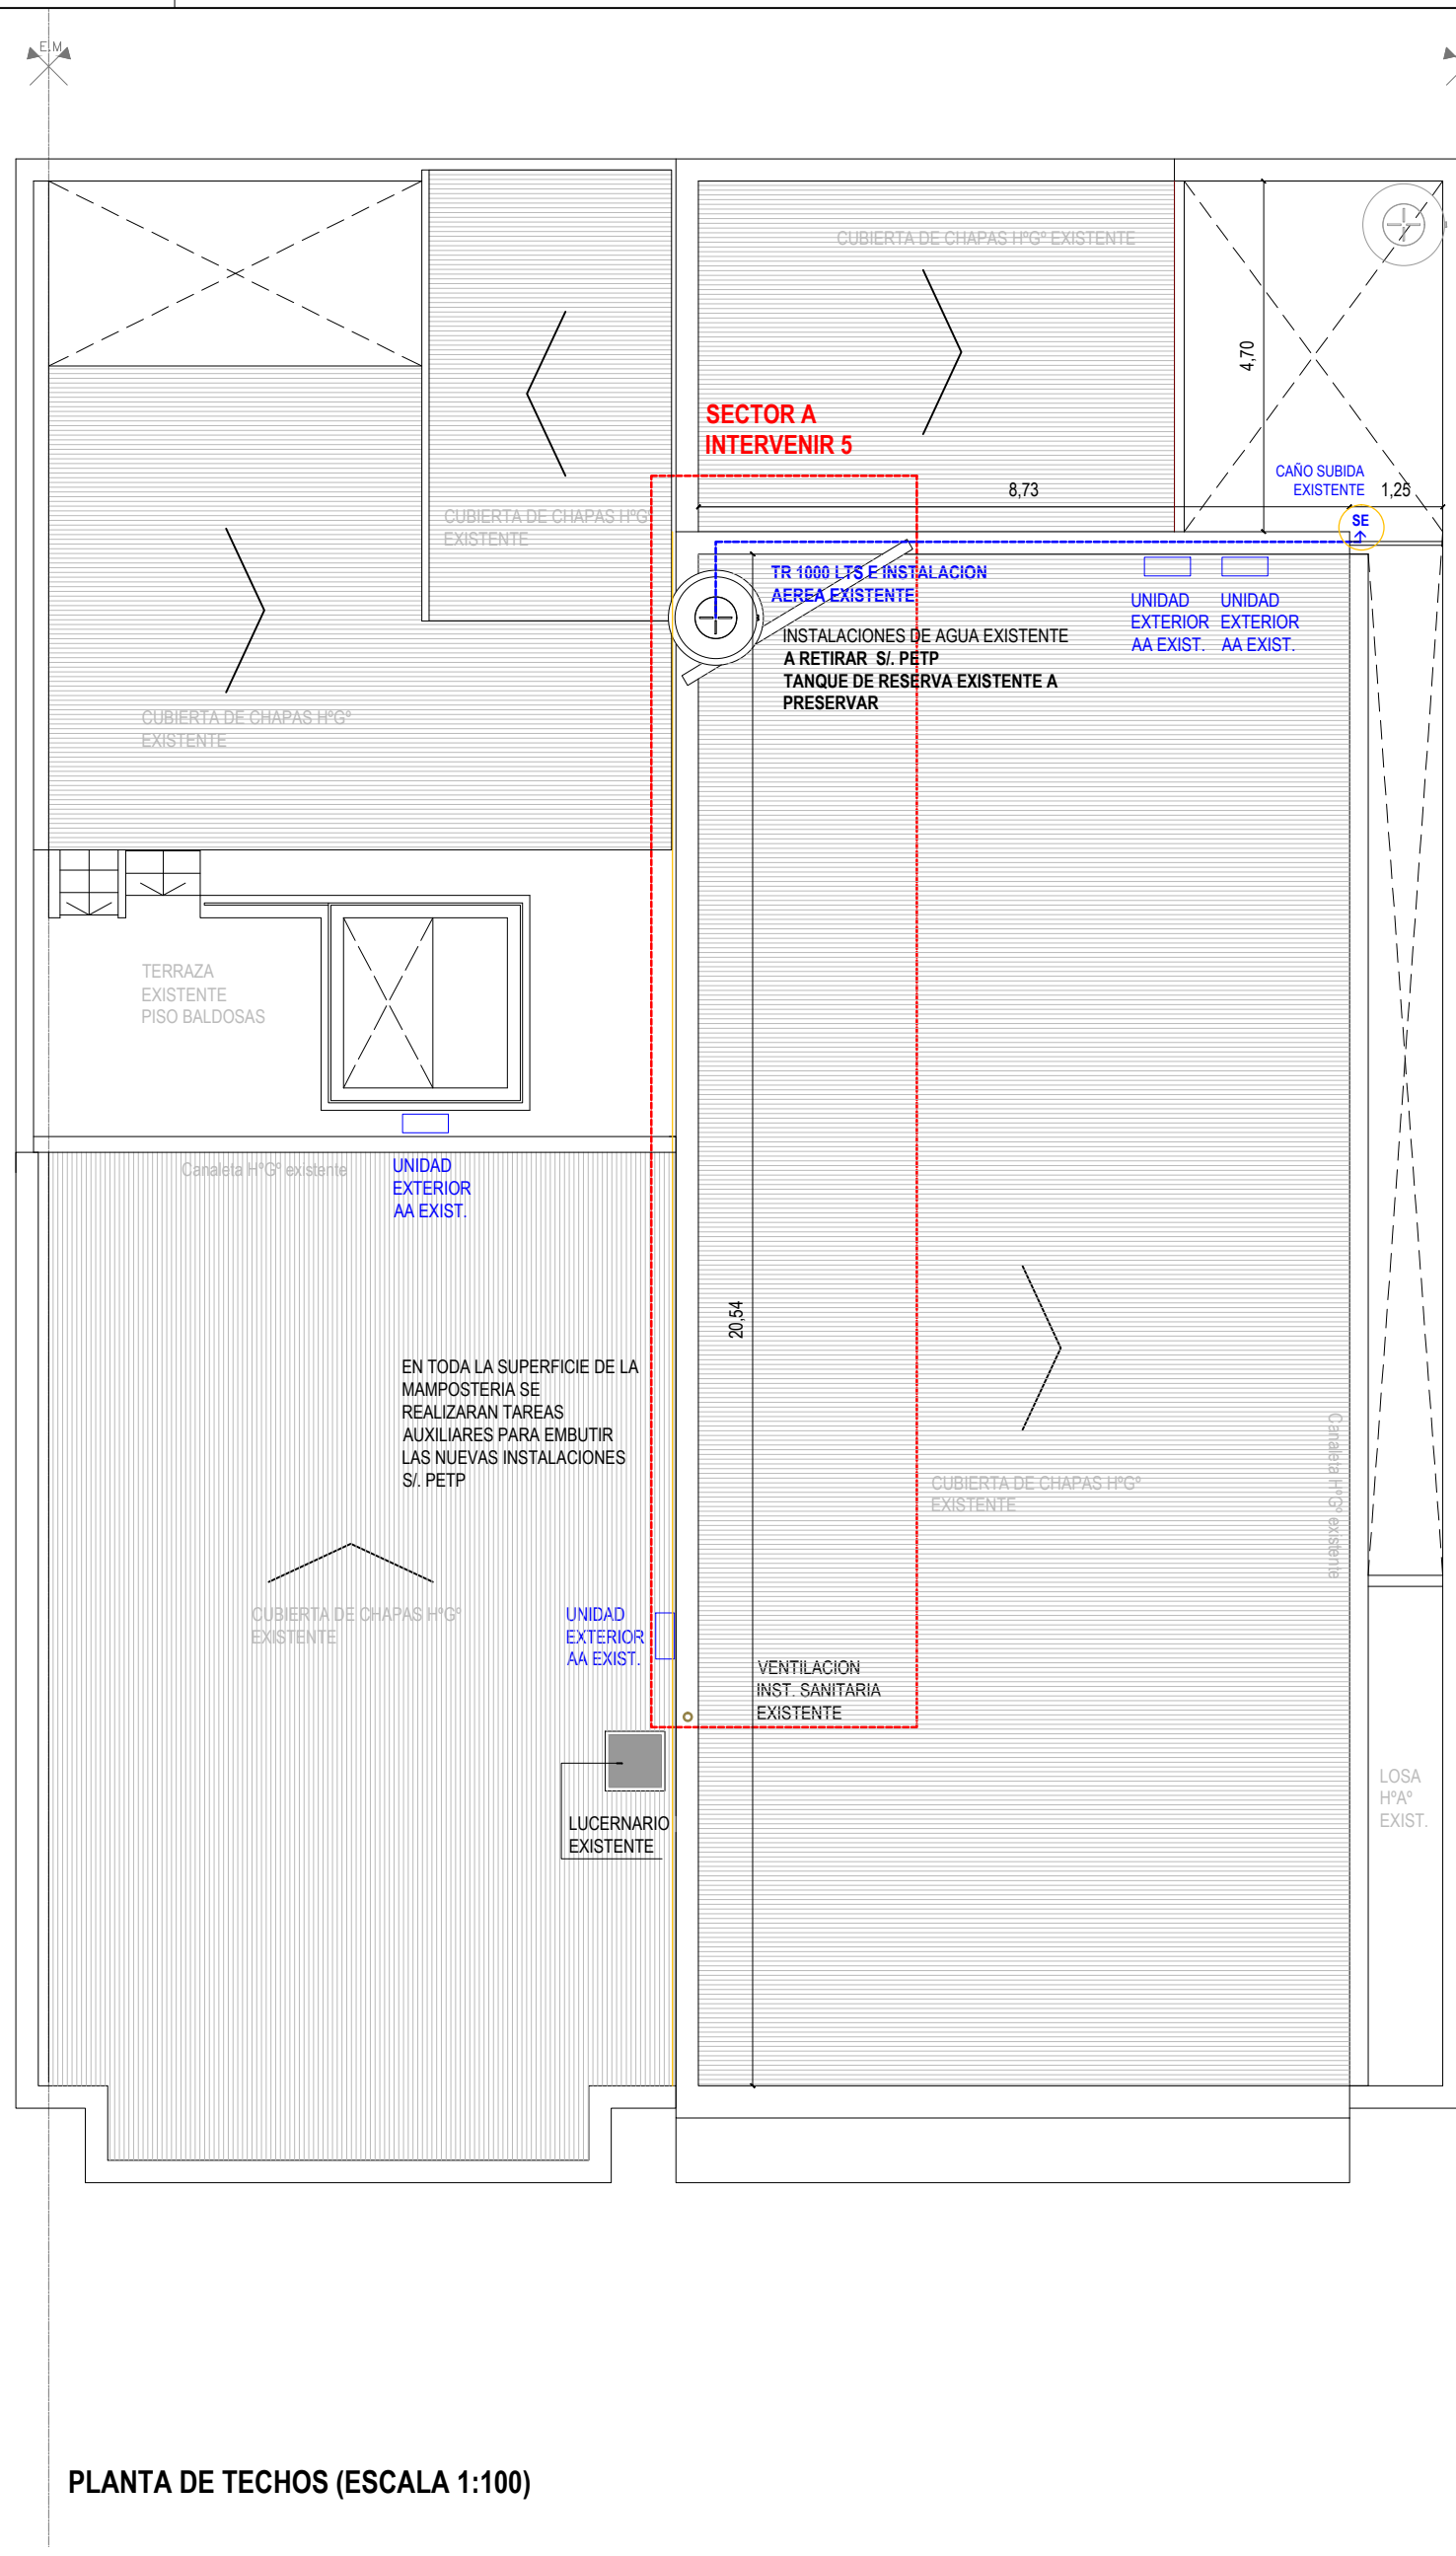

SECTOR A INTERVENIR 2
SANITARIOS
PISOS, REVESTIMIENTOS Y CIELORRASOS, ARTEFACTOS, GRIFERIAS E INSTALACIONES DE AGUA Y DESAGÜES CLOACALES A RETIRAR SI: PETP (INCLUYE INSTALACIÓN EXTERIOR CON PICO DE AGUA PARA DISPENSER Y CANILLA DE SERVICIO EN TERRAZA) VENTANA EXISTENTE DE ALUMINIO (VALER) A RETIRAR. PUERTAS A RETIRAR PARA REUBICAR


SECTOR A INTERVENIR 3
DEPOSITO: PILETA DE LAVAR Y REVESTIMIENTOS DE AZULEJOS EXISTENTES - A RETIRAR SI: PETP
OFFICE: REVESTIMIENTOS DE AZULEJOS EXISTENTES, MESADA Y BACHA A RETIRAR SI: PETP
INSTALACIONES DE AGUA FRÍA EXISTENTE A RETIRAR SI: PETP EN AMBOS LÓCALES

SECTOR A INTERVENIR 4
BAÑO / SALA DE REUNIONES
PISOS, REVESTIMIENTOS (H=2.10 M) Y CIELORRASOS (H= 3.00 M), ARTEFACTOS, GRIFERIAS E INSTALACIONES DE AGUA Y DESAGÜES CLOACALES A RETIRAR SI: PETP

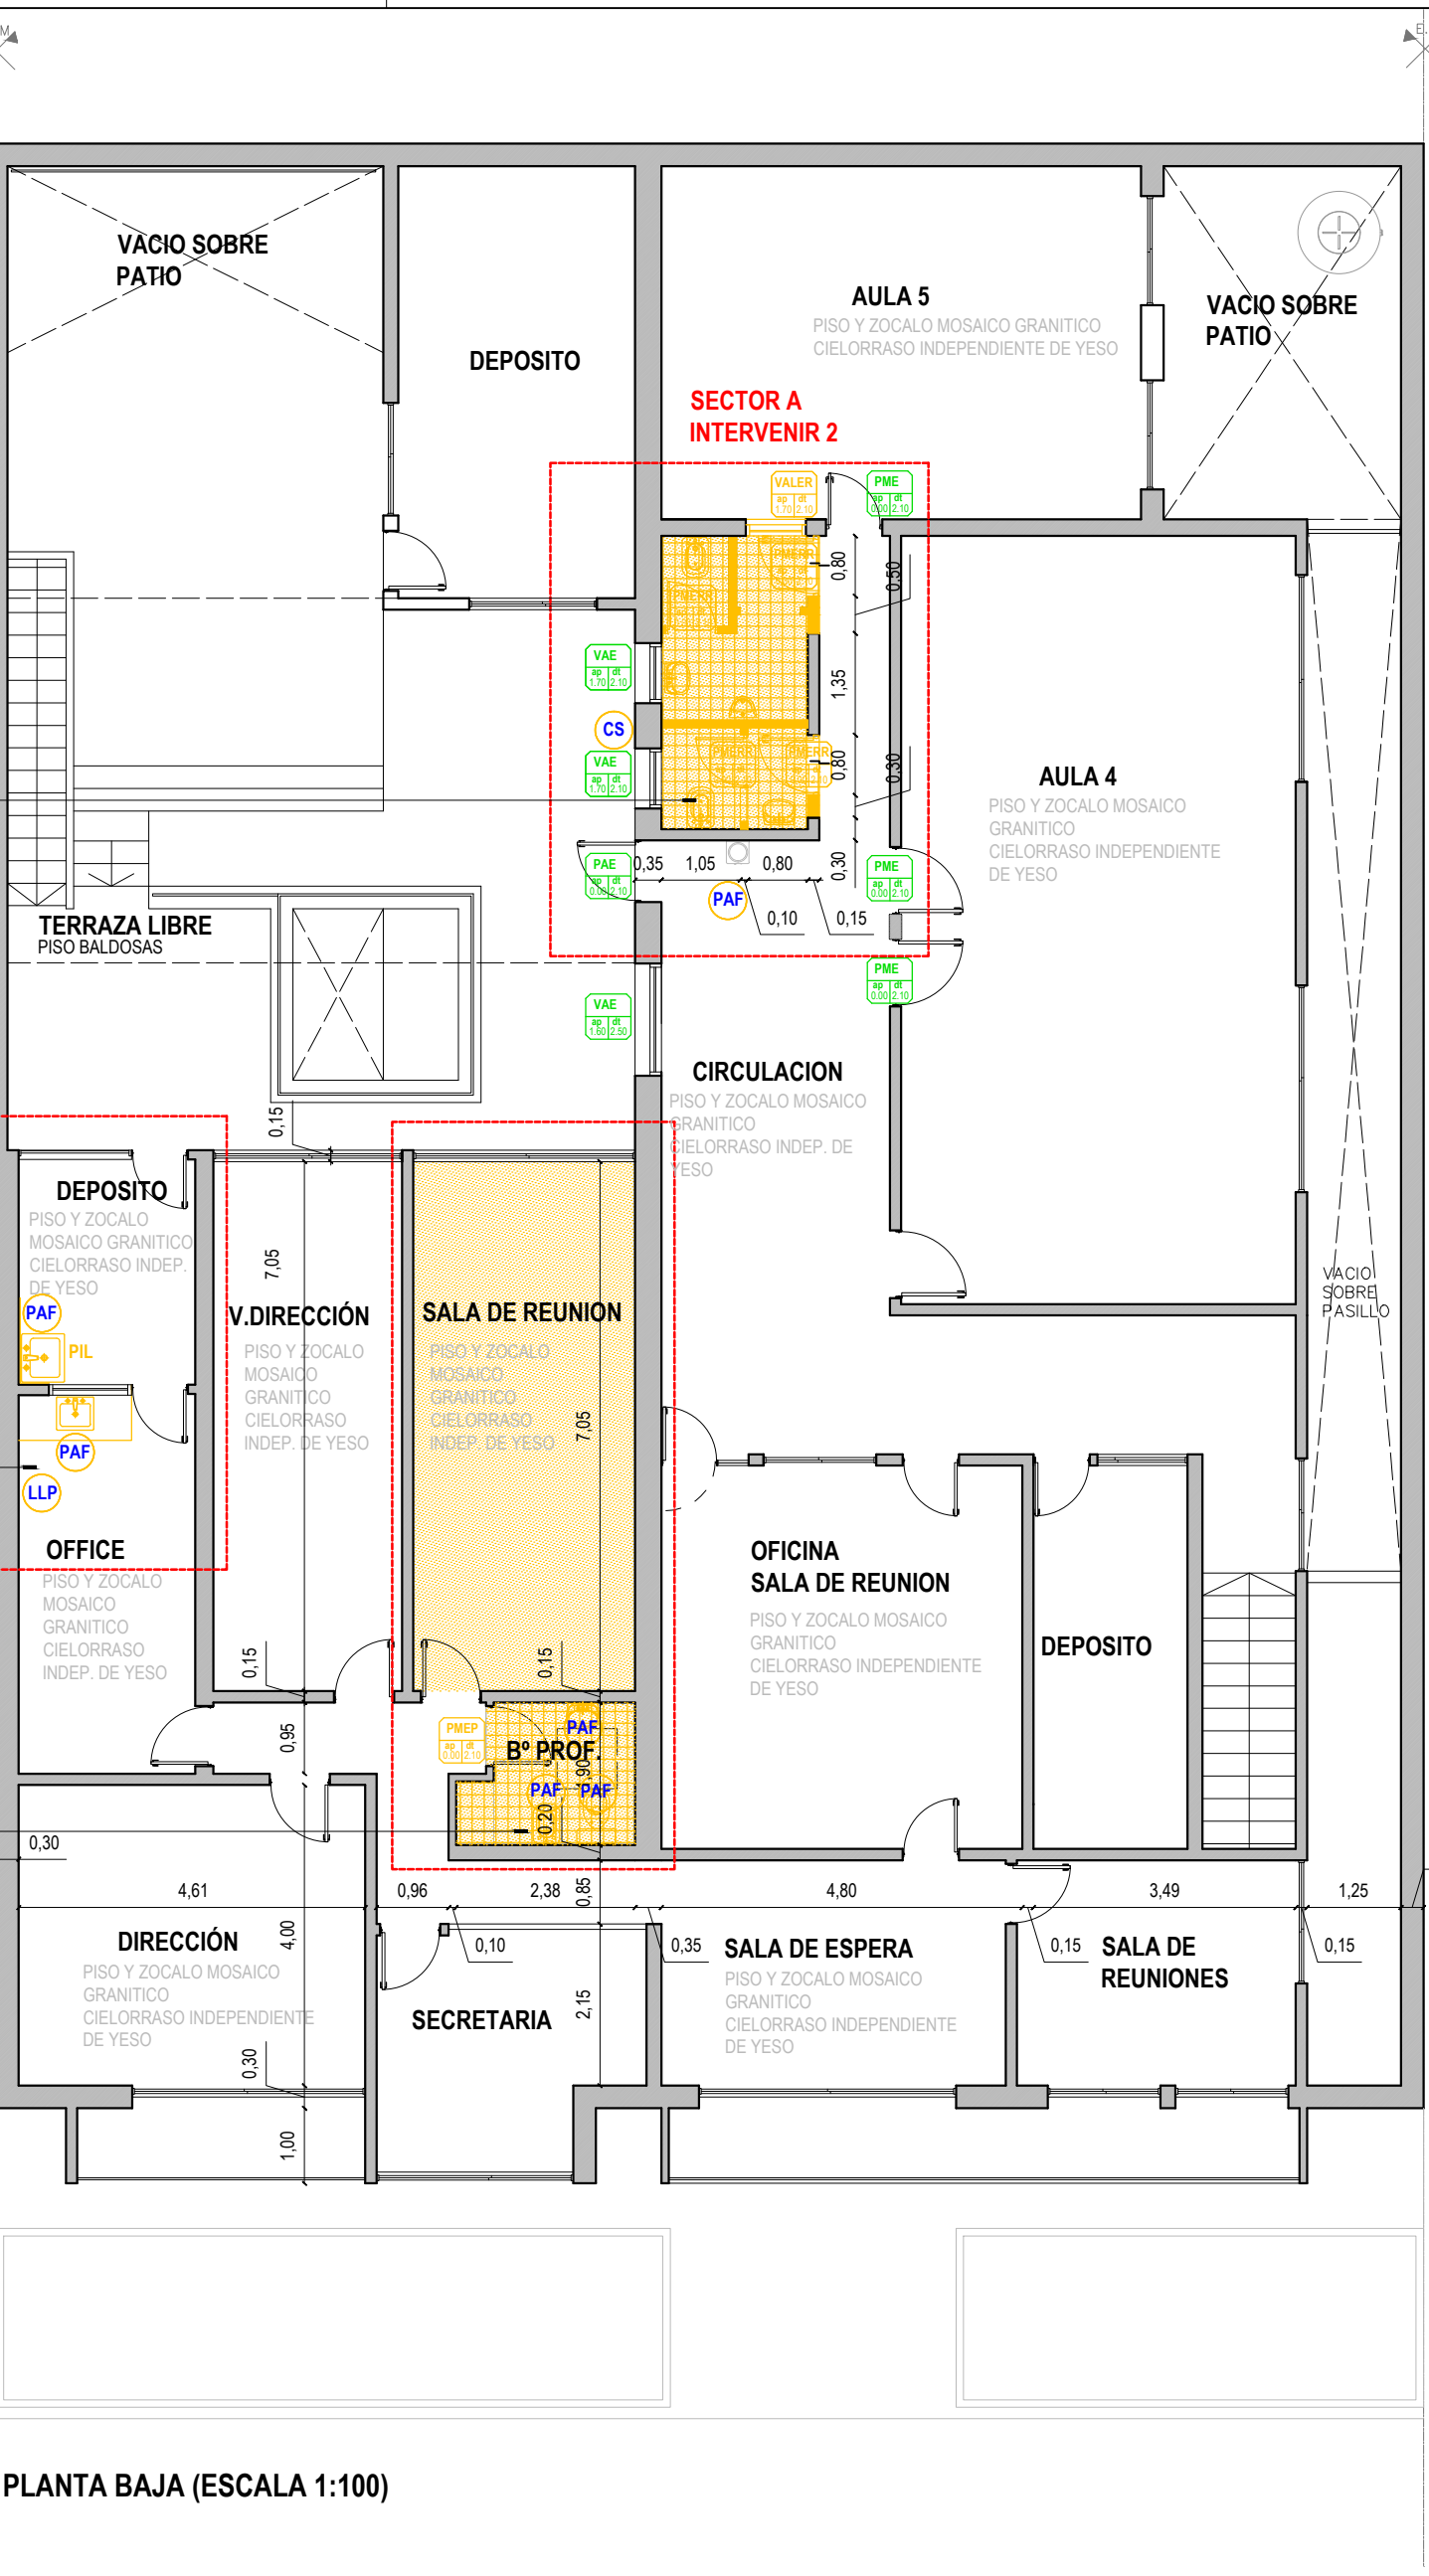

REFERENCIAS	
	MAMPOSTERÍAS Y ESTRUCTURAS EXISTENTES
	MAMPOSTERÍAS DE LADRILLOS COMUNES - A DEMOLER SI: PETP
	MAMPOSTERÍAS DE LADRILLOS CERAMICOS - A E.EJECUTAR SI: PETP
	CARPINTERÍAS EXISTENTES
	CARPINTERÍAS A RETIRAR
	CARPINTERÍAS A RETIRAR Y RECOLOCAR Y PINTAR SI: PETP
	PISO EXISTENTE MOSAICO GRANITICO
	PISO EXISTENTE MOSAICO GRANITICO - A DEMOLER
	PISO EXISTENTE CERÁMICO
	CIELORRASO EXISTENTE ADHERIDO DE YESO
	CIELORRASO EXISTENTE DE PLACAS DE ROCA DE YESO - A E.EJECUTAR
	INSTALACIÓN DE AGUA FRÍA EXISTENTE
	INSTALACION DE AGUA FRÍA A EJECUTAR
	SUMINISTRO DESDE RED
	TC TANQUE CISTERNA
	TR TANQUE DE RESERVA
	LLP LLAVE DE PASO
	PAF PICO DE AGUA FRÍA
	CS CANILLA DE SERVICIO
	* BYPASS PARA ALTERNATIVA DIRECTA O INDIRECTA
	CAÑO DE SUBIDA
	CAÑO DE BAJADA
	BOMBA PRESURIZADORA A TANQUE
	INSTALACION SANITARIA EXISTENTE
	INSTALACION SANITARIA A EJECUTAR
	INSTALACION ELECTRICA A EJECUTAR
	ARTEFACTOS DE ILUMINACION A PROVEER Y COLOCAR


NOTA: TODAS LAS MEDIDAS SE VERIFICARAN EN OBRA		
UNIVERSIDAD NACIONAL DEL LITORAL		
DIRECCION DE CONSTRUCCIONES UNIVERSITARIAS		
OBRA: ACTUALIZACION INSTALACIONES SANITARIAS EDIFICIO "ANGELA VIGETTI"		
PLANO: PLANTAS EXISTENTES Y SECTORES A INTERVENIR		
INSTITUTO: FCJS - ANEXO		
RESPONSABLE PROYECTO: DIRECCION DE CONSTRUCCIONES	ARCHIVO	REEMP. PLANO
FECHA: NOV. 2025	ESCALA: 1:100	
PLANO N°: ARQ_01	EXPEDIENTE N°: FCJS-1255218-25	
El proyecto cumple con la Ley N° 22.431; Decreto 914/97 y Art. 1° de la Ley 25.573.		

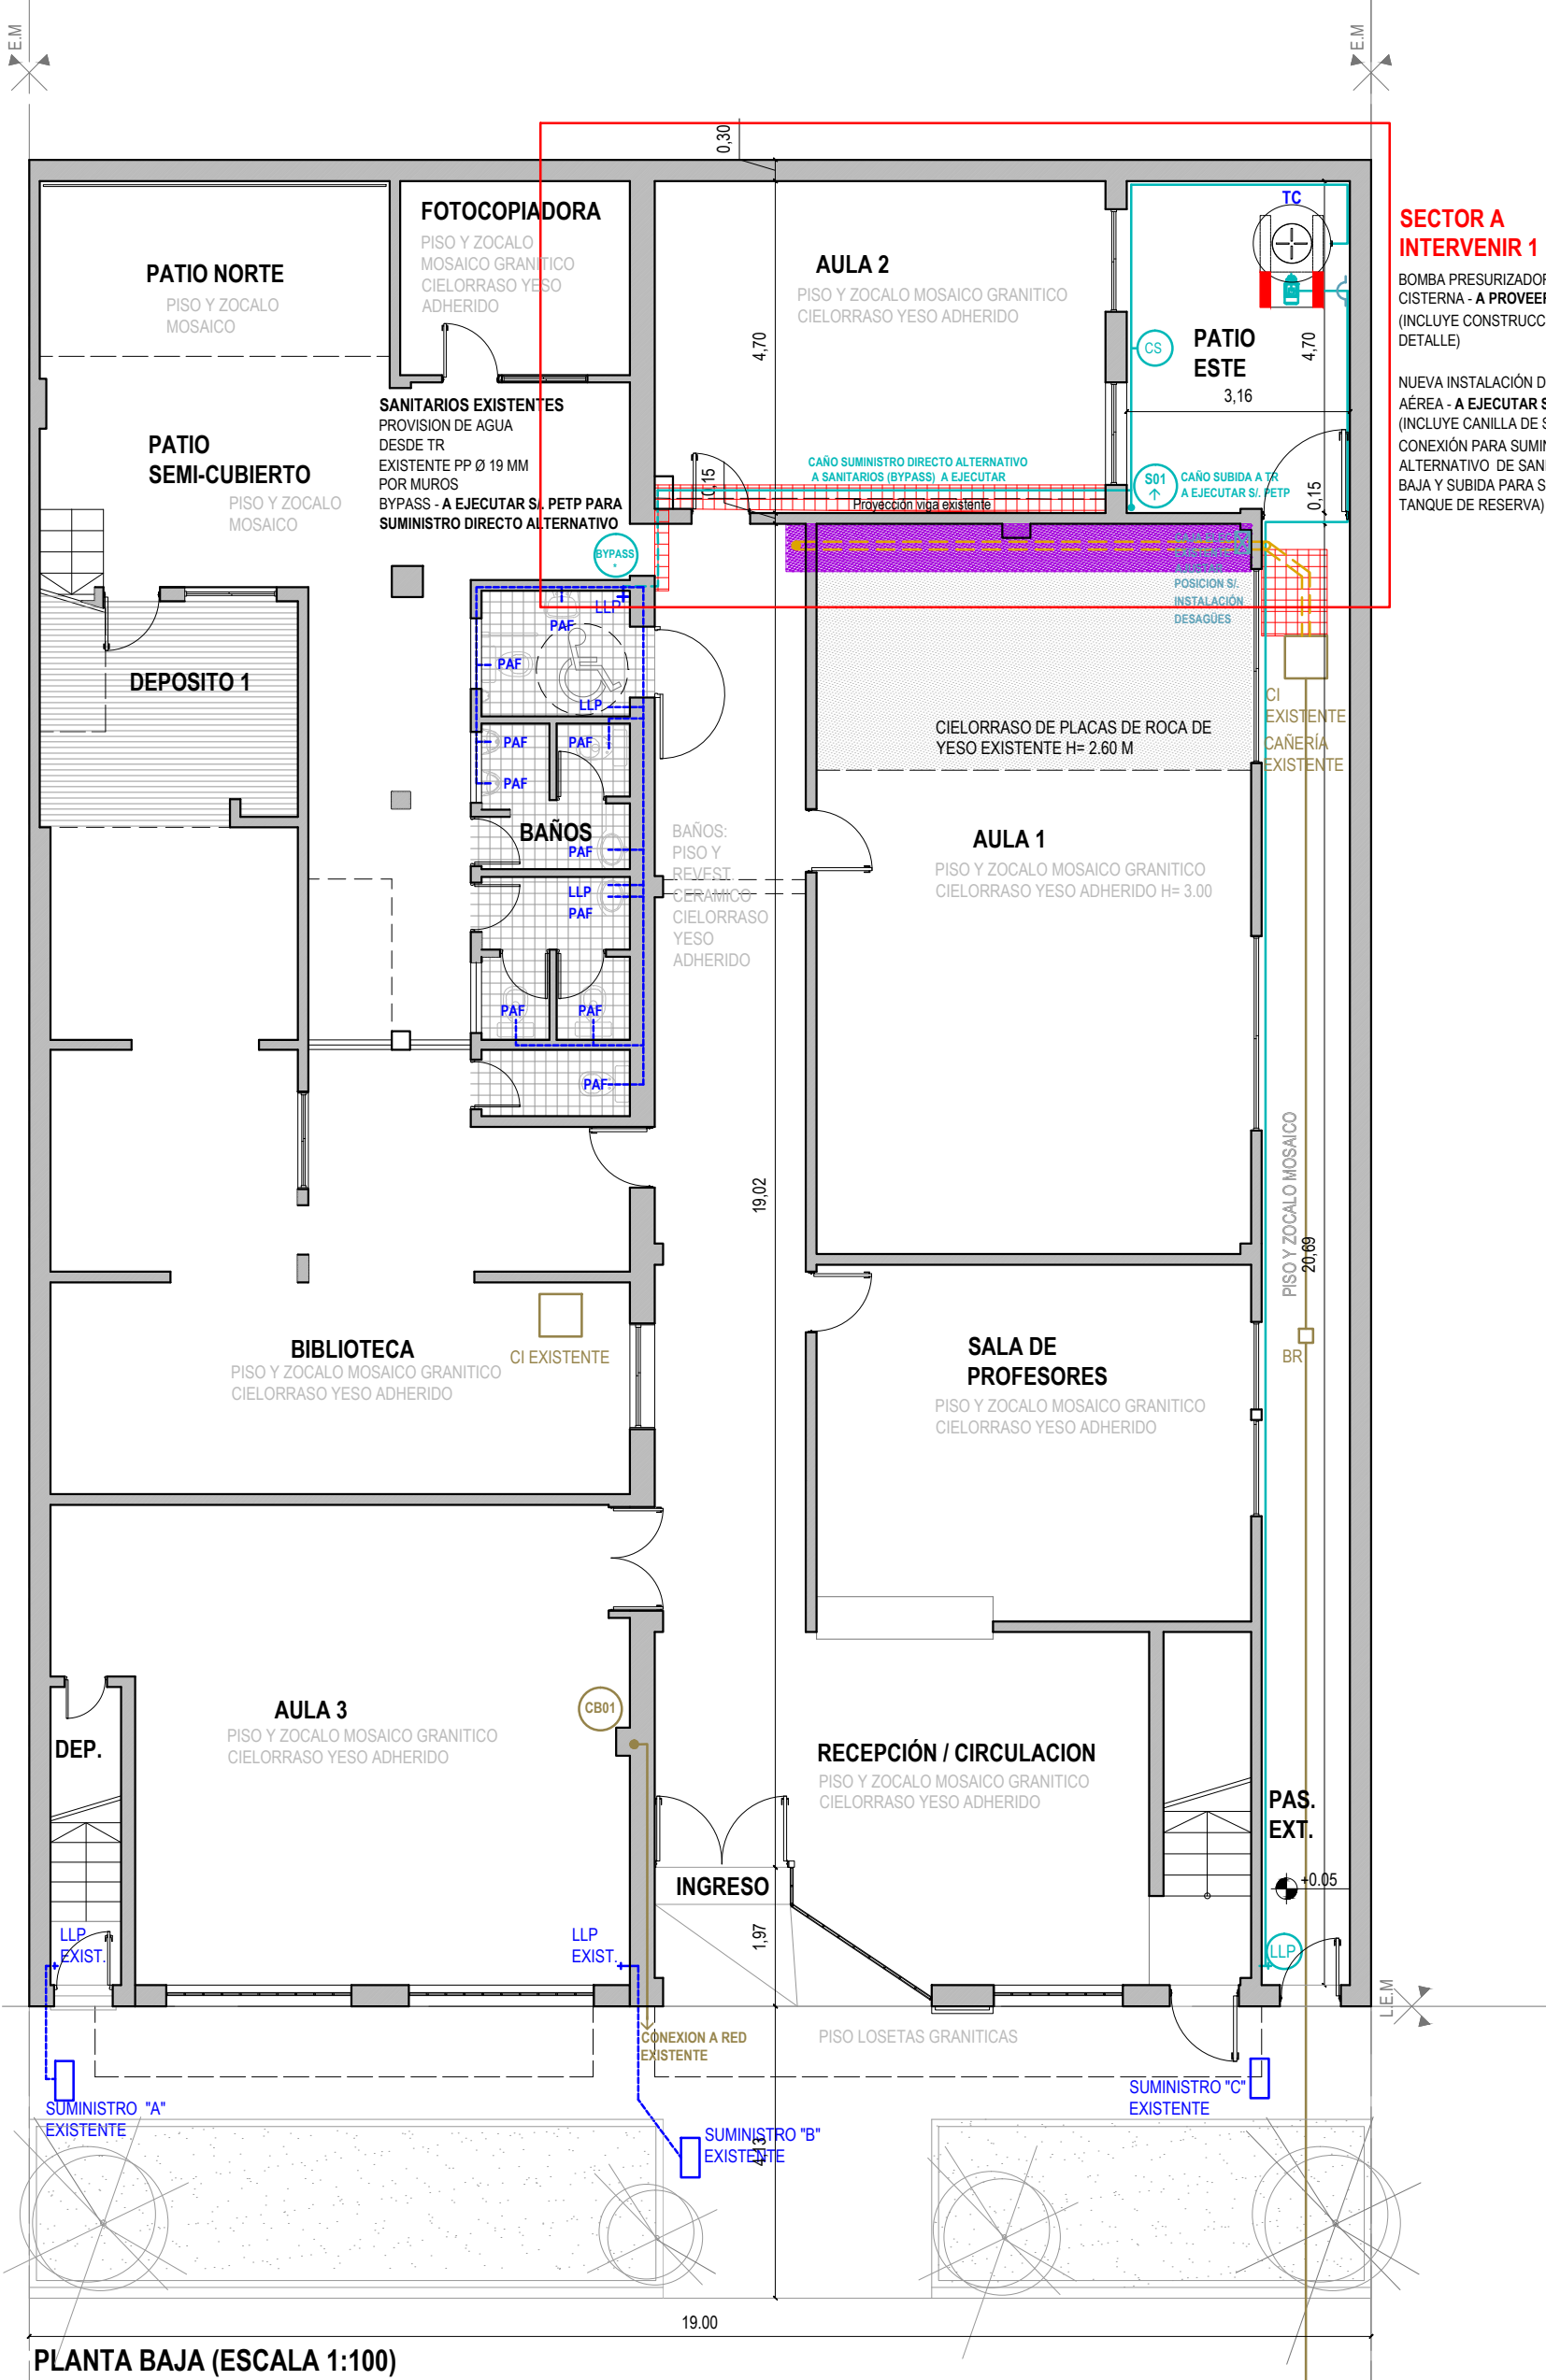


PLANTA BAJA (ESCALA 1:100)

SECTOR A INTERVENIR 1
BOMBA PRESURIZADORA A TANQUE
CISTERNA - A PROVEER Y COLOCAR
(INCLUYE CONSTRUCCIÓN DE CABINA S/ DETALLE)
NUEVA INSTALACIÓN DE AGUA FRÍA
AÉREA - A EJECUTAR S/ PETP
(INCLUYE CANILLA DE SERVICIO,
CONEXIÓN PARA SUMINISTRO
ALTERNATIVO DE SANITARIOS PLANTA
BAJA Y SUBIDA PARA SUMINISTRO
TANQUE DE RESERVA)

SECTOR A INTERVENIR 3
CAÑO DE BAJADA DESDE
TR
NUEVAS INSTALACIONES
DE AGUA FRÍA
EMBUTIDAS Y NUEVOS
REVESTIMIENTOS
CERAMICOS H= 1 HILADA
SOBRE MESA
MESADA Y BACHA
PINTURAS EN
MAMPOSTERIAS - A
EJECUTAR S/ PETP

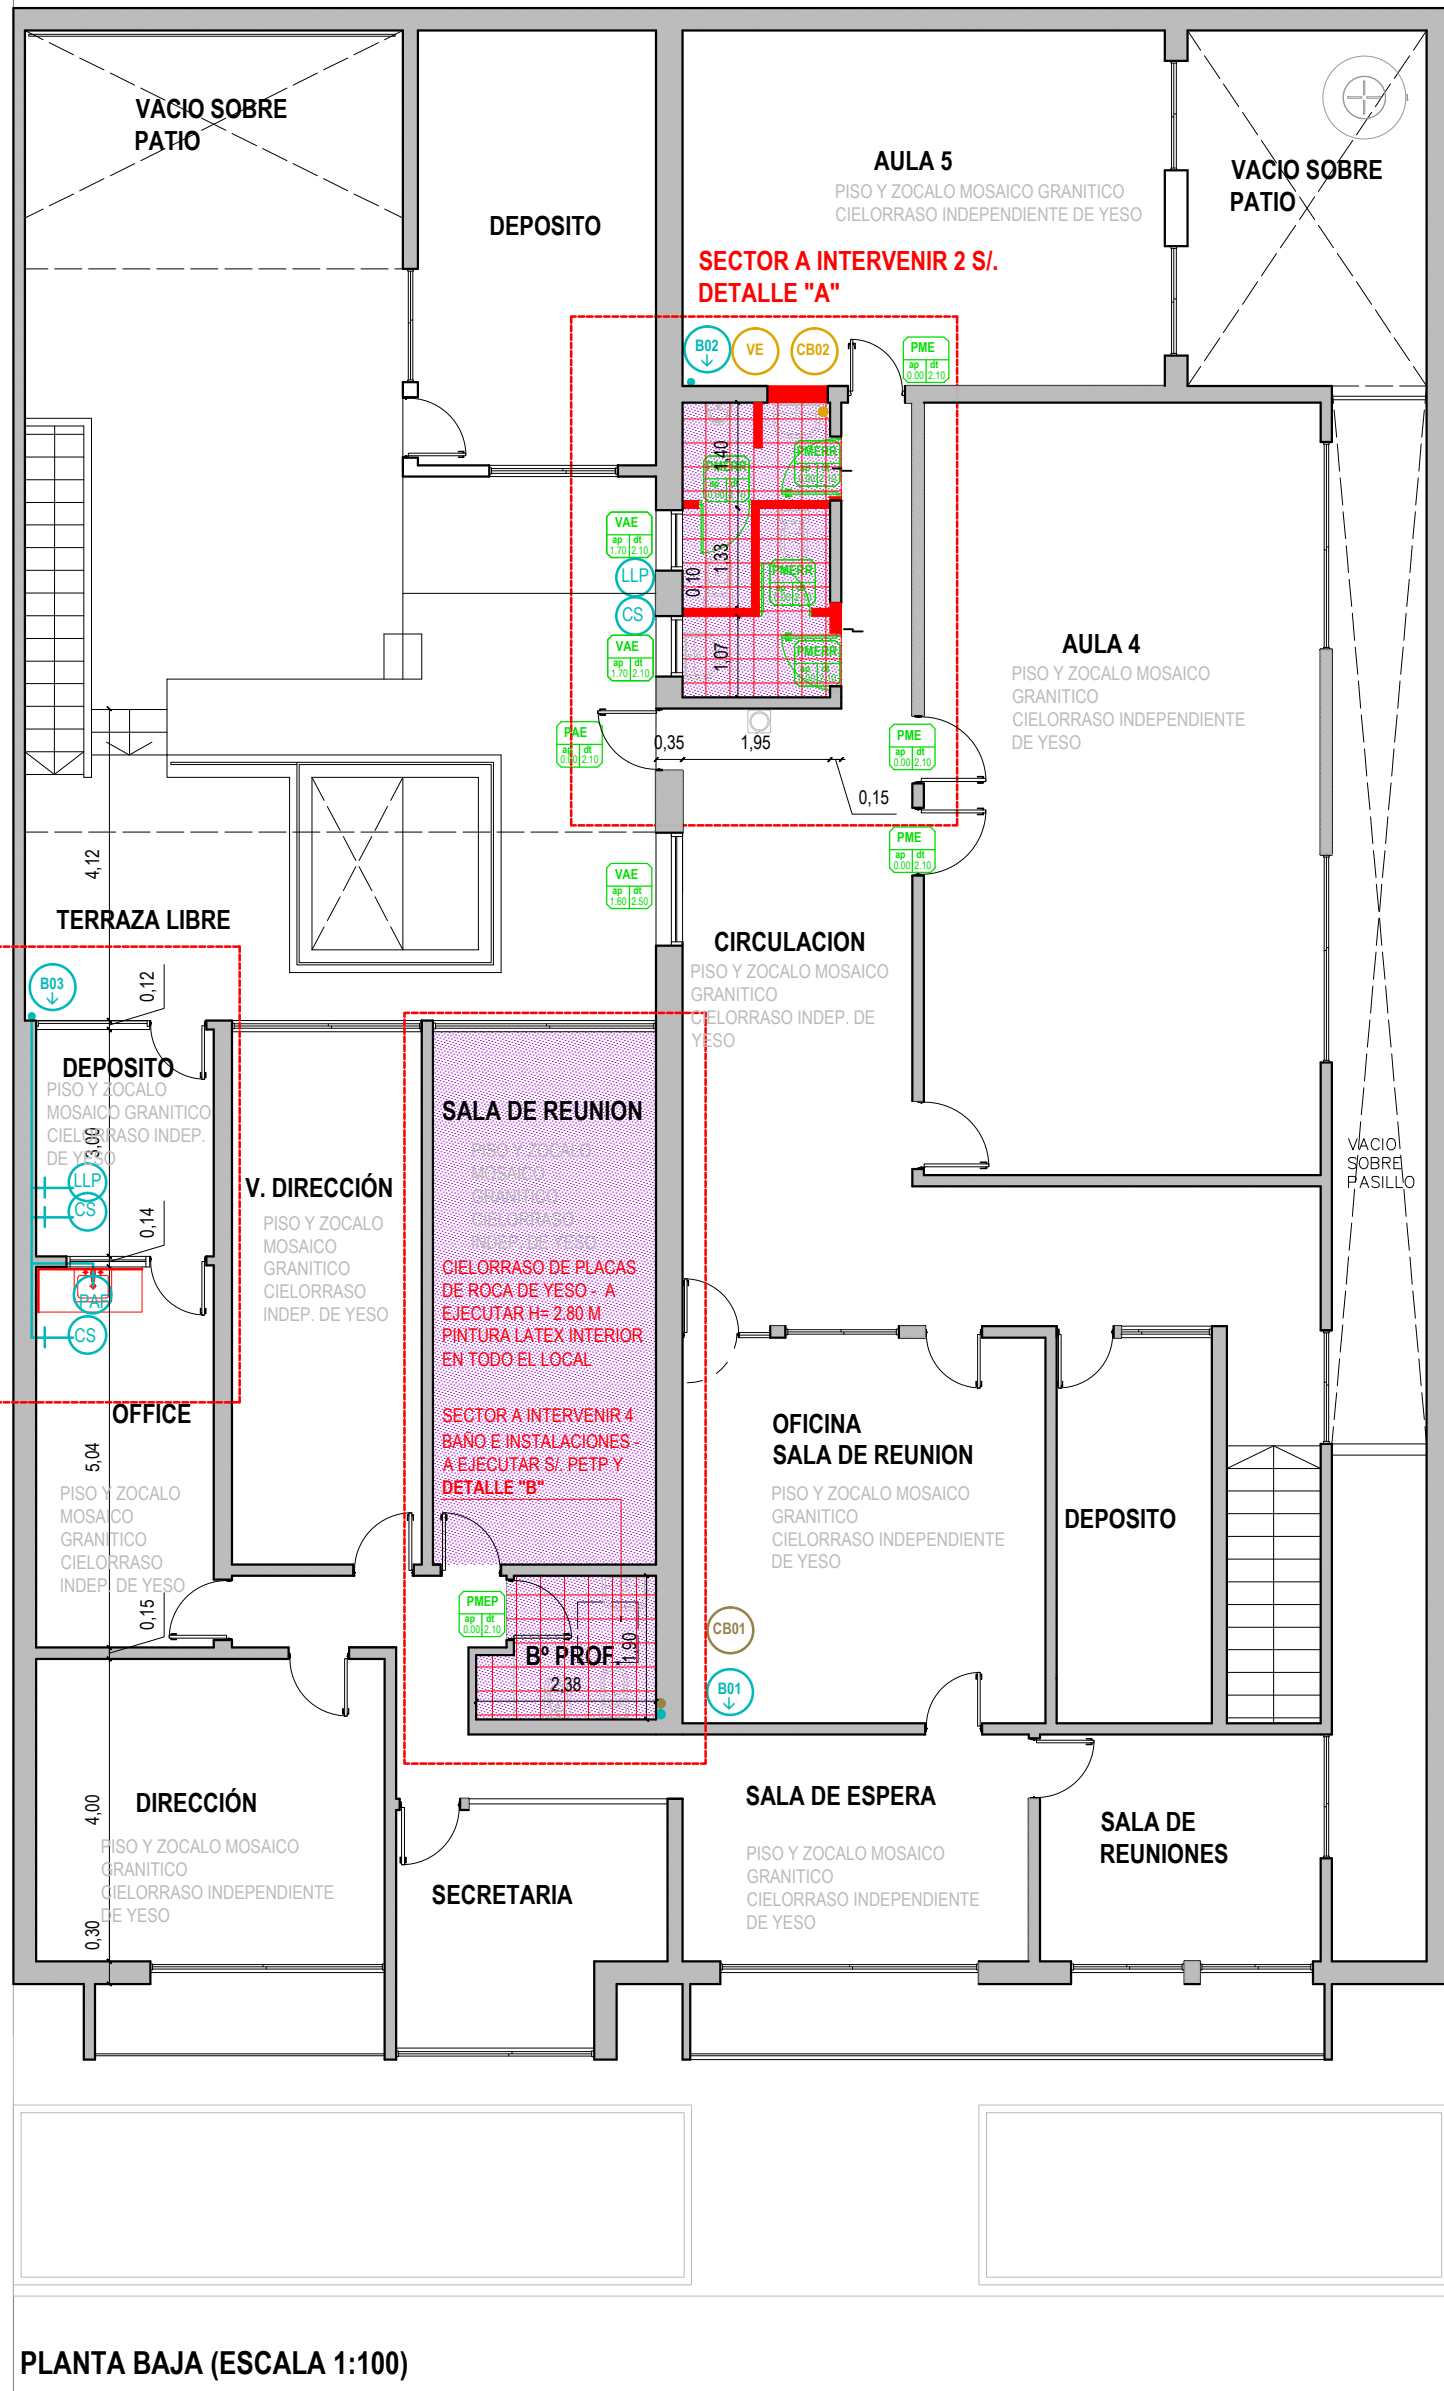

PLANTA BAJA (ESCALA 1:100)

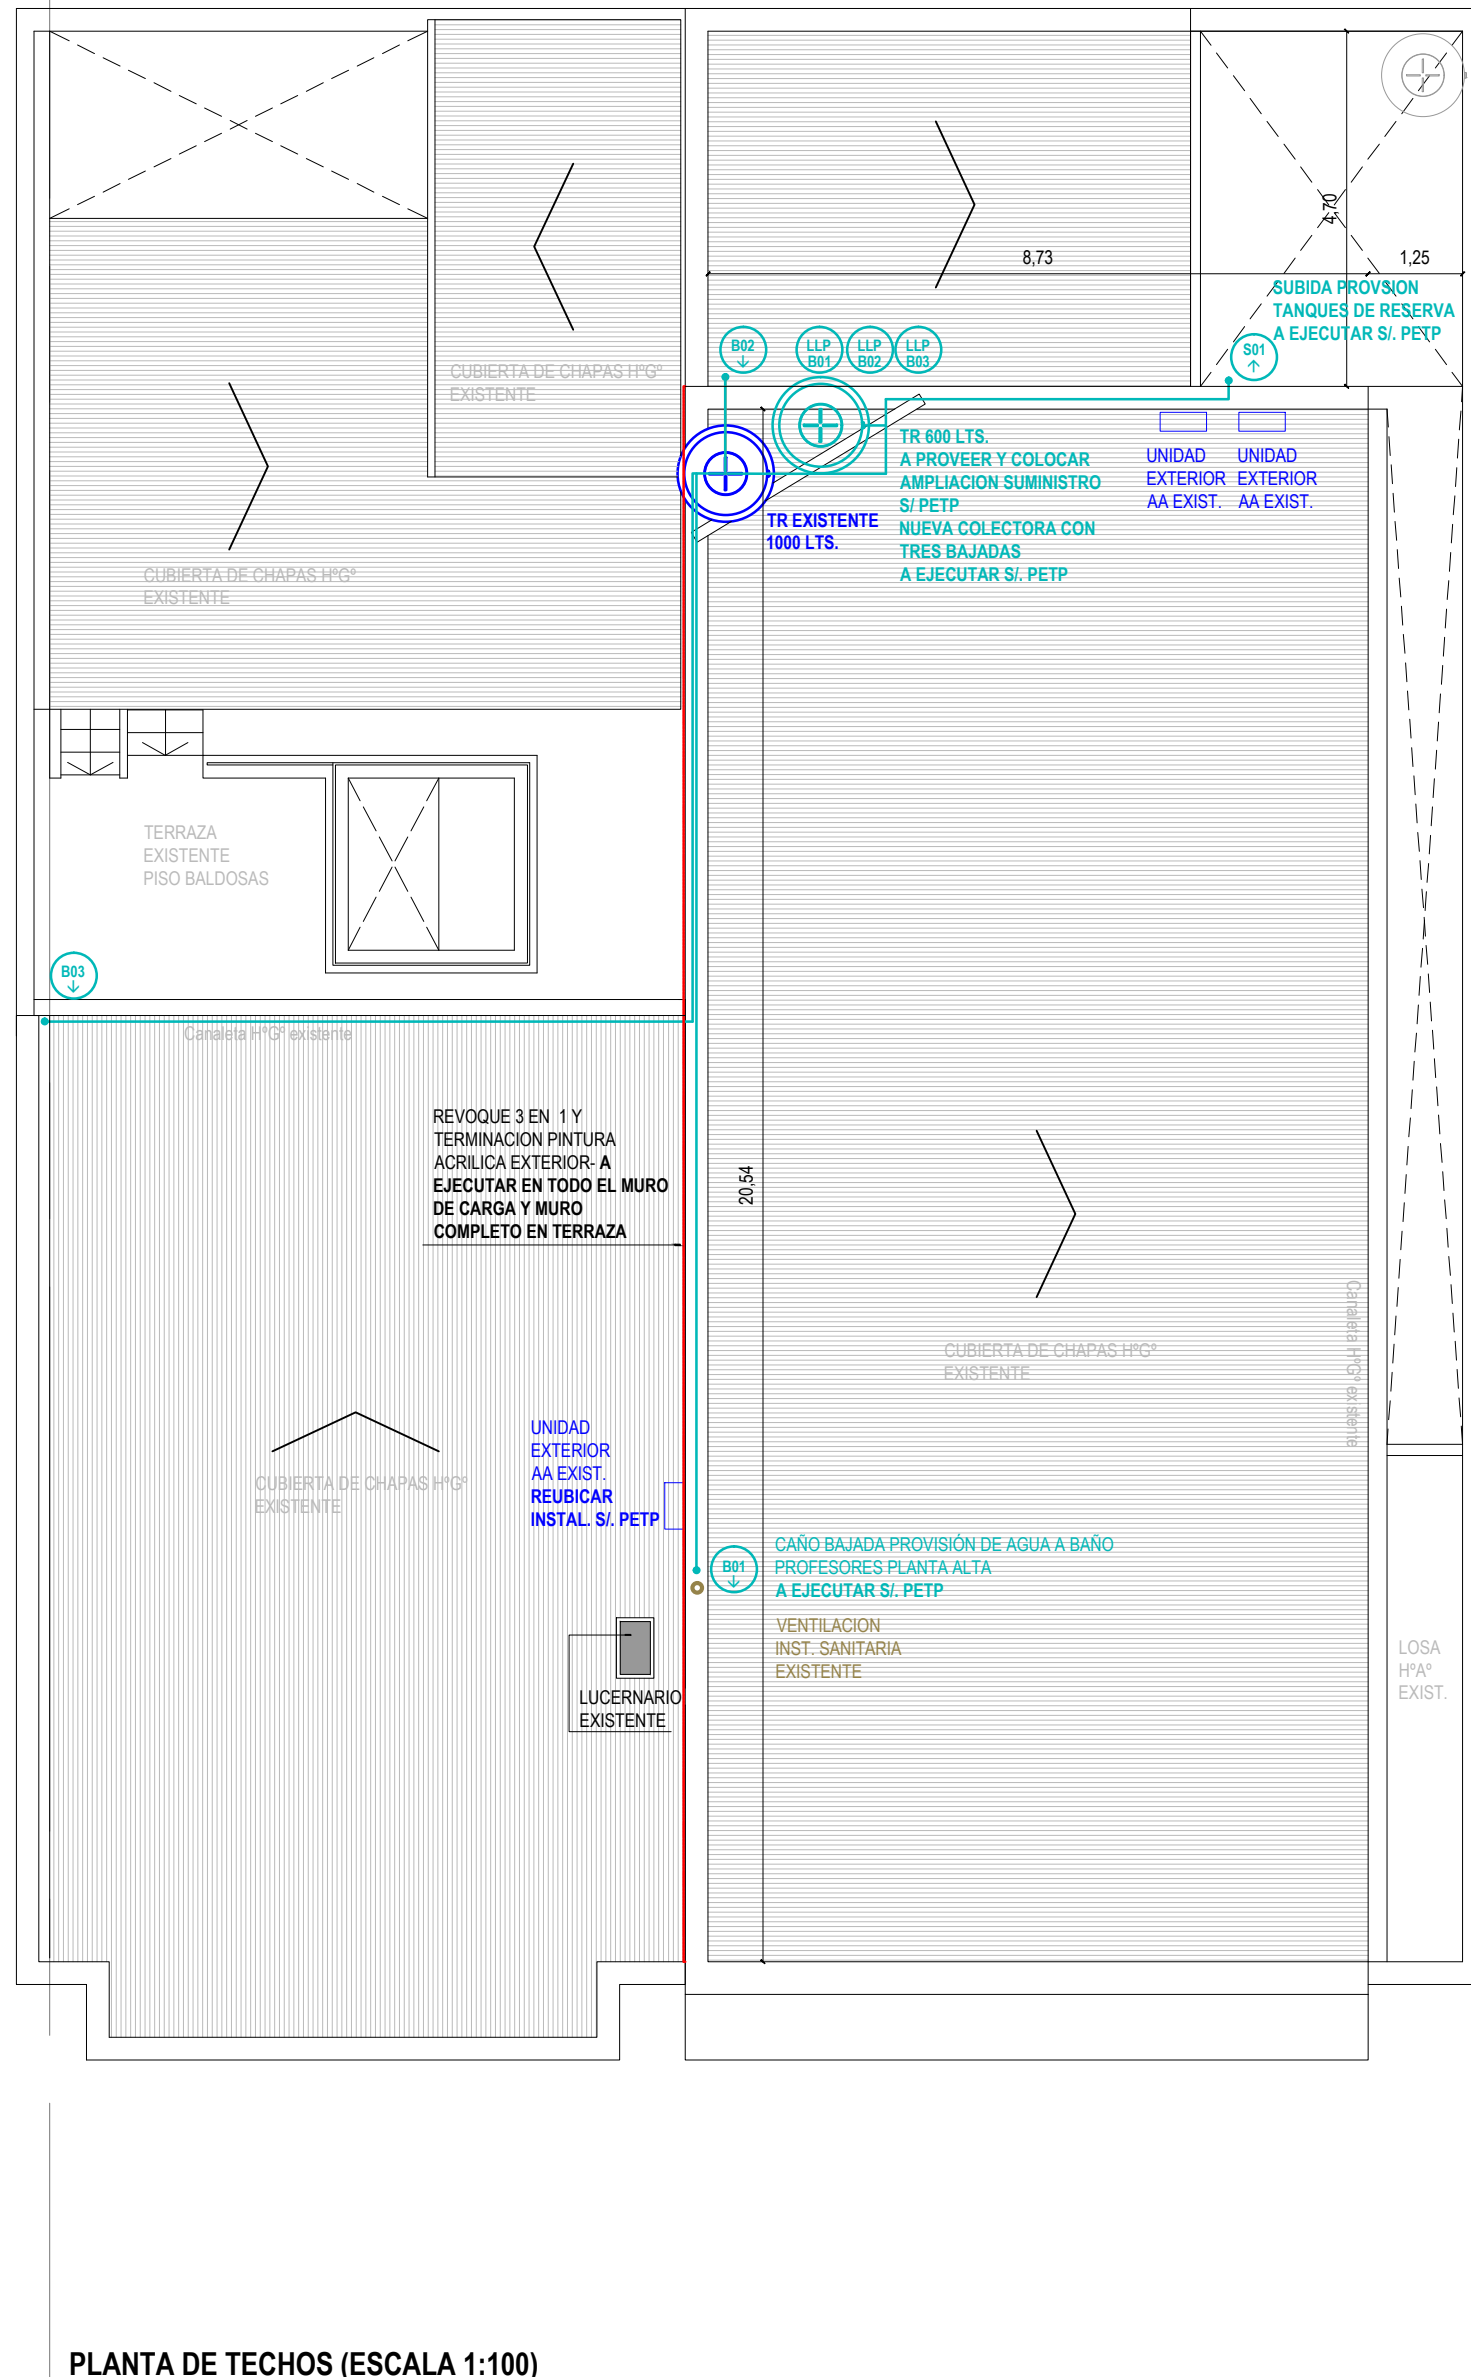

PLANTA DE TECHOS (ESCALA 1:100)

REFERENCIAS	
	MAMPOSTERÍAS Y ESTRUCTURAS EXISTENTES
	MAMPOSTERÍAS DE LADRILLOS COMUNES - A DEMOLER S/ PETP
	MAMPOSTERÍAS DE LADRILLOS CERAMICOS - A EJECUTAR S/ PETP
	CARPINTERÍAS EXISTENTES
	CARPINTERÍAS A RETIRAR
	CARPINTERÍAS A RETIRAR Y RECOLOCAR Y PINTAR S/ PETP
	PISO EXISTENTE MOSAICO GRANITICO
	PISO EXISTENTE MOSAICO GRANITICO - A DEMOLER
	PISO EXISTENTE CERAMICO
	CIELORRASO EXISTENTE ADHERIDO DE YESO
	CIELORRASO EXISTENTE DE PLACAS DE ROCA DE YESO
	CIELORRASO DE PLACAS DE ROCA DE YESO - A EJECUTAR
	INSTALACIÓN DE AGUA FRÍA EXISTENTE
	INSTALACIÓN DE AGUA FRÍA A EJECUTAR
	SUMINISTRO DESDE RED
	TANQUE CISTERNA
	TANQUE DE RESERVA
	LLAVE DE PASO
	PICO DE AGUA FRÍA
	CANILLA DE SERVICIO
	BYPASS PARA ALTERNATIVA DIRECTA O INDIRECTA
	CAÑO DE SUBIDA
	CAÑO DE BAJADA
	BOMBA PRESURIZADORA A TANQUE
	INSTALACION SANITARIA EXISTENTE
	INSTALACION SANITARIA A EJECUTAR
	INSTALACION ELECTRICA A EJECUTAR
	ARTEFACTOS DE ILUMINACION A PROVEER Y COLOCAR

NOTA: TODAS LAS MEDIDAS SE VERIFICARAN EN OBRA

UNIVERSIDAD NACIONAL DEL LITORAL
DIRECCION DE CONSTRUCCIONES UNIVERSITARIAS
OBRA: ACTUALIZACION INSTALACIONES SANITARIAS EDIFICIO "ANGELA VIGETTI"

PLANO: PLANTAS A EJECUTAR

INSTITUTO: FCJS - ANEXO

RESPONSABLE PROYECTO: DIRECCION DE CONSTRUCCIONES

ARCHIVO

REEMP. PLANO

FECHA:

NOV. 2025

ESCALA:

1:100



PLANO N°:

ARQ_02

EXPEDIENTE N°:

FCJS-1255218-25

El proyecto cumple con la Ley Nº 22.431; Decreto 914/87 y Art. 1º de la Ley 25.573.

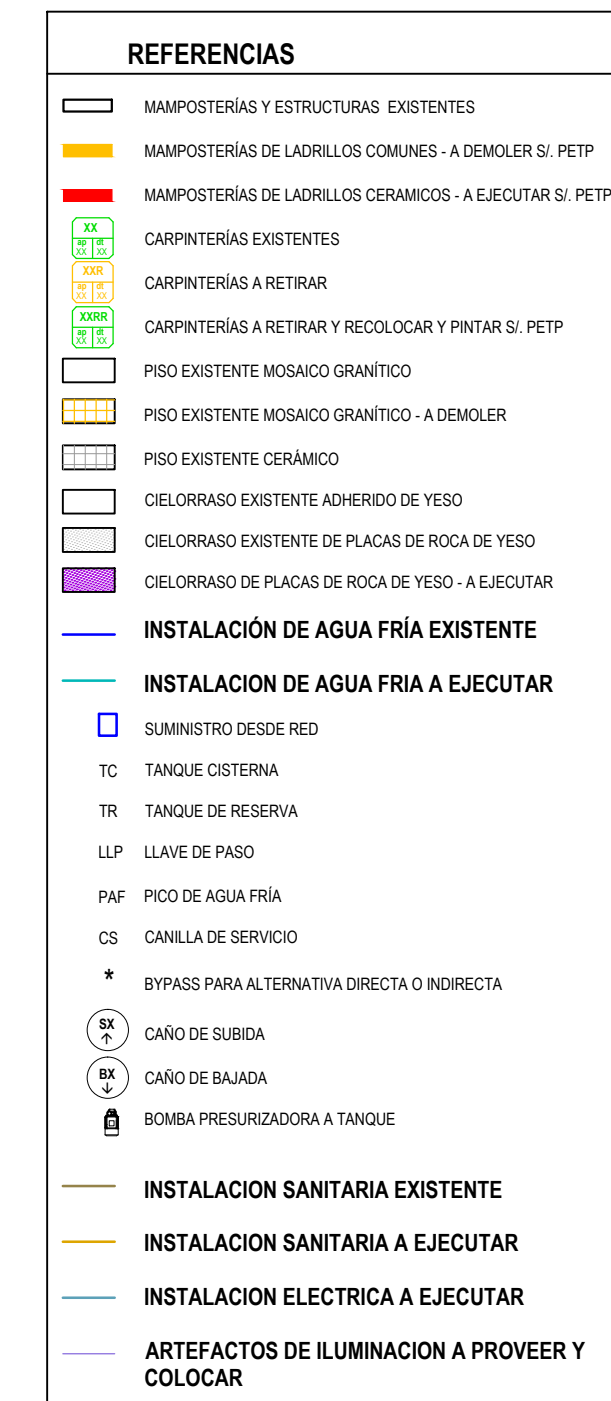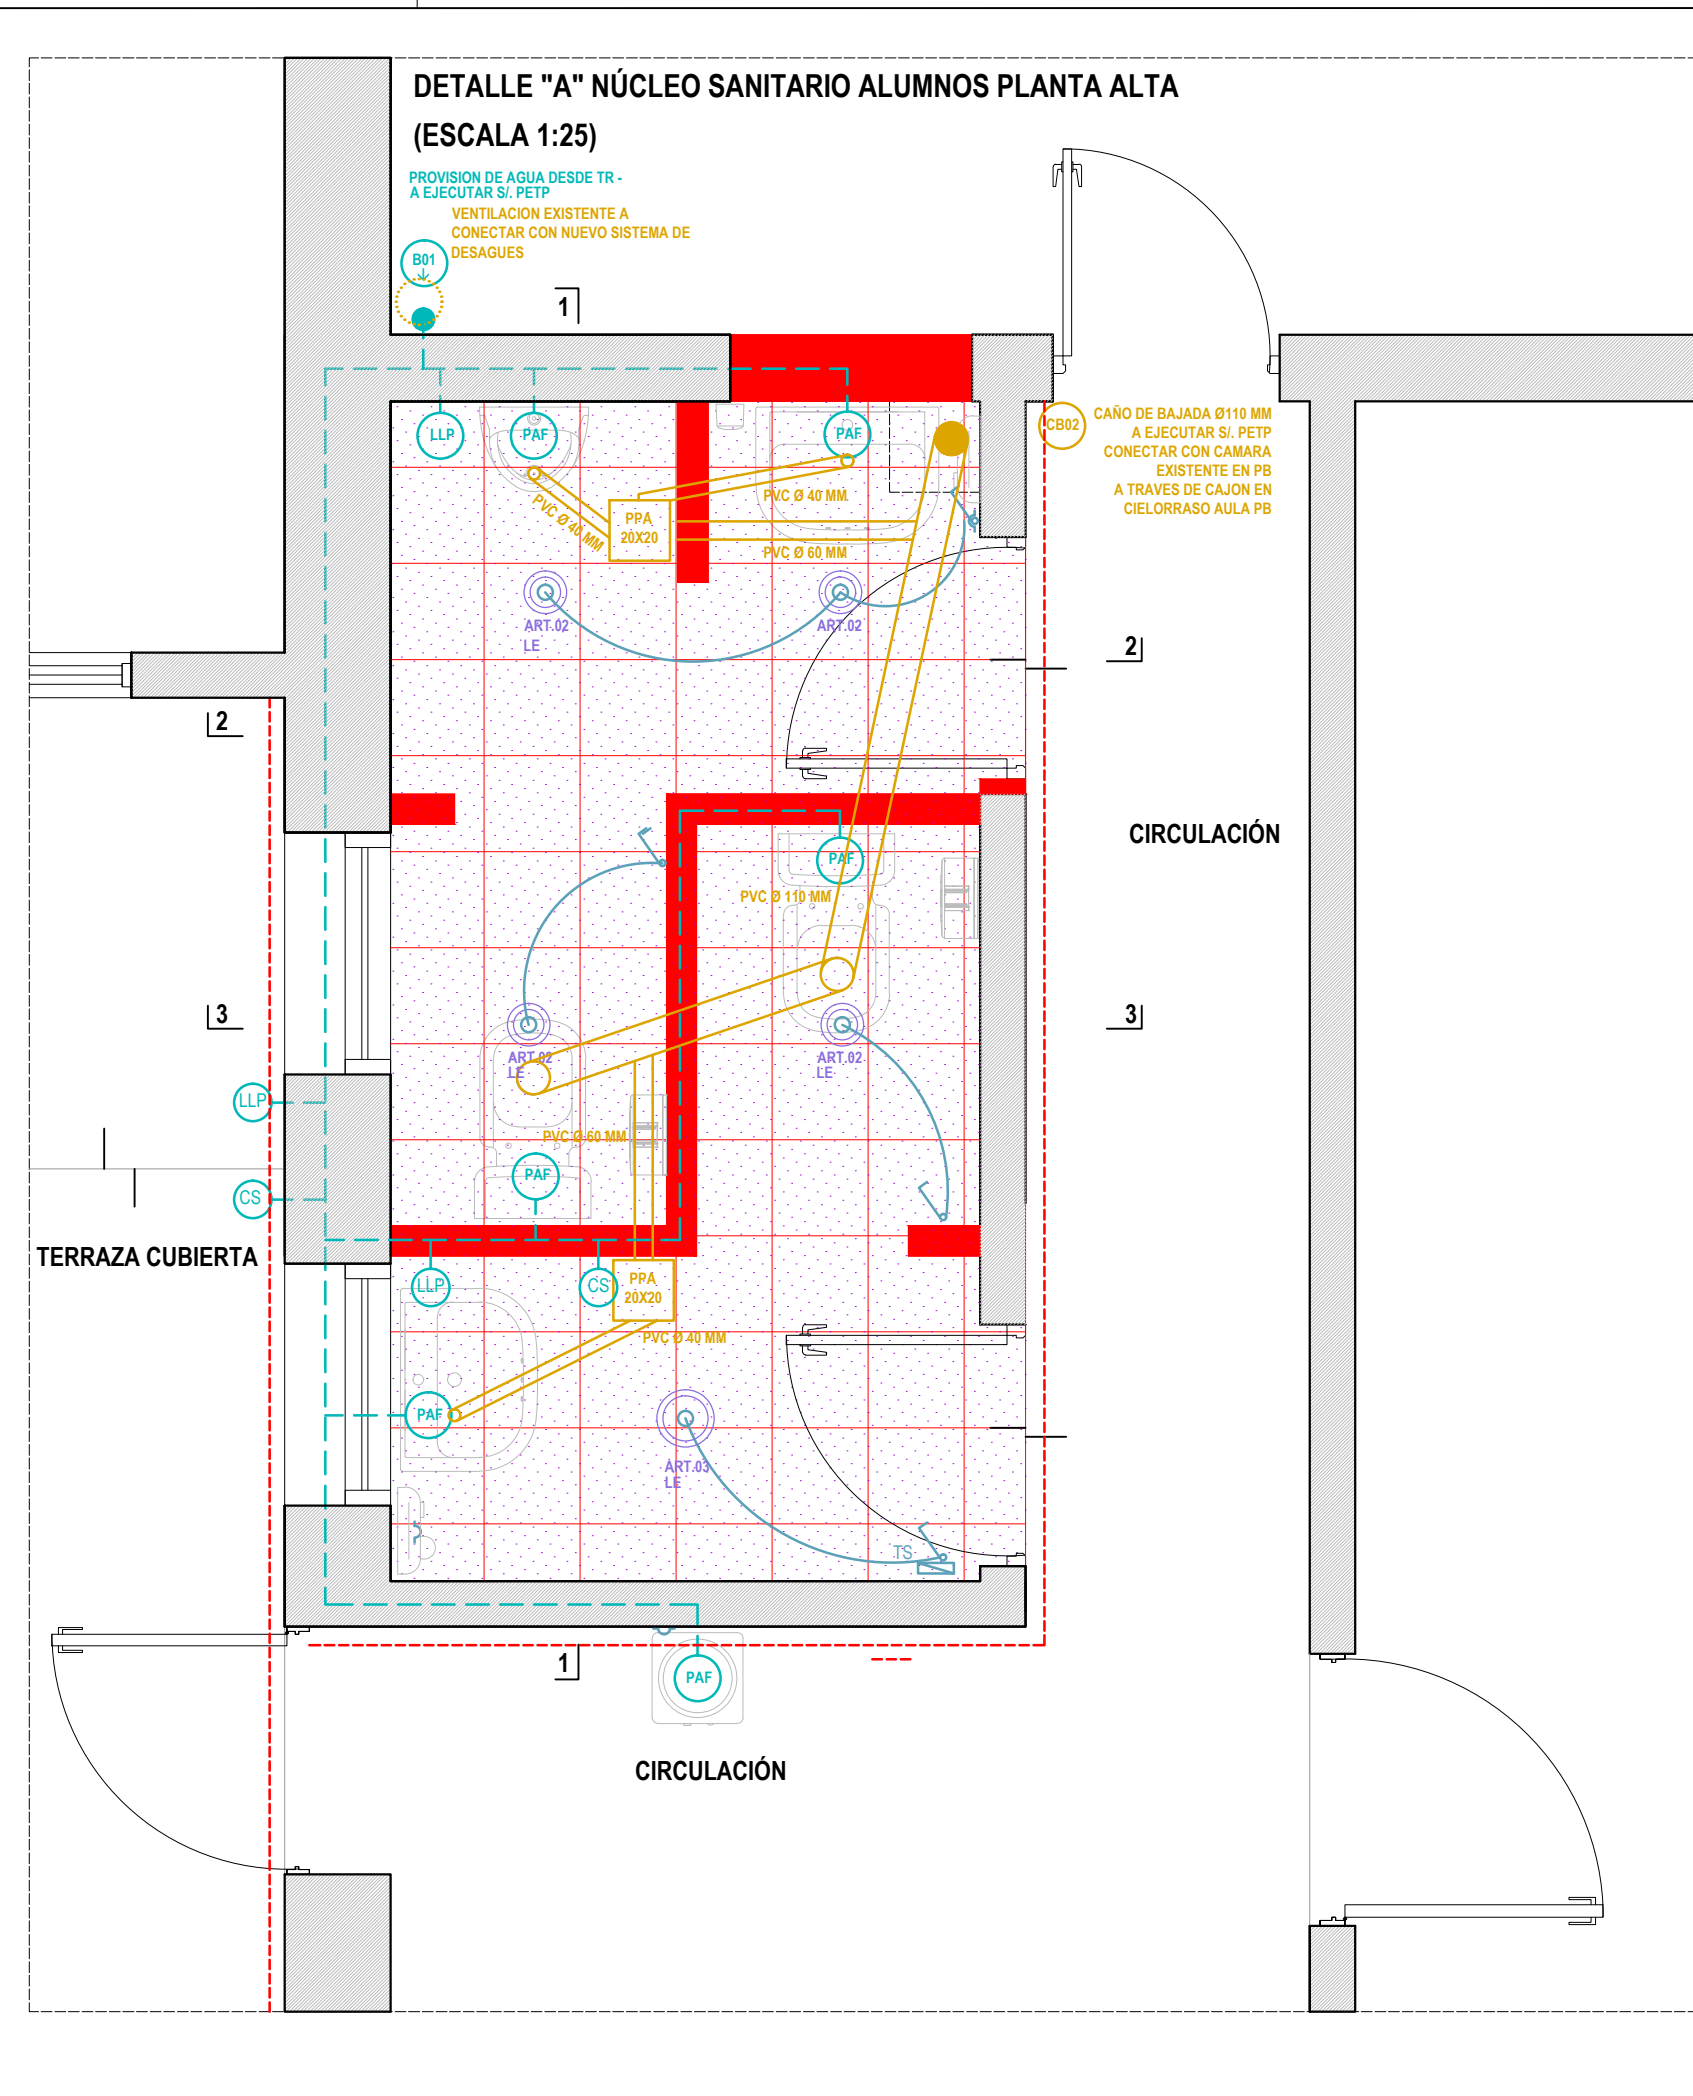

NOTA: TODAS LAS MEDIDAS SE VERIFICARAN EN OBRA

UNIVERSIDAD NACIONAL DEL LITORAL

DIRECCION DE CONSTRUCCIONES UNIVERSITARIAS

OBRA: ACTUALIZACION INSTALACIONES SANITARIAS EDIFICIO "ANGELA VIGETTI"

PLANO: DETALLE "A" - NUCLEO SANITARIO ALUMNOS PLANTA ALTAv- PLANTA

INSTITUTO: FCJS - ANEXO

RESPONSABLE PROYECTO: DIRECCION DE CONSTRUCCIONES

ARCHIVO

REEMP. PLANO




FECHA:
NOV. 2025

ESCALA:
1:25

PLANO N°
ARQ 03

EXPEDIENTE N°:	FCJS-1255218-25
----------------	-----------------

El proyecto cumple con la Ley N° 22.431; Decreto 914/97 y Art. 1° de la Ley 25.573.

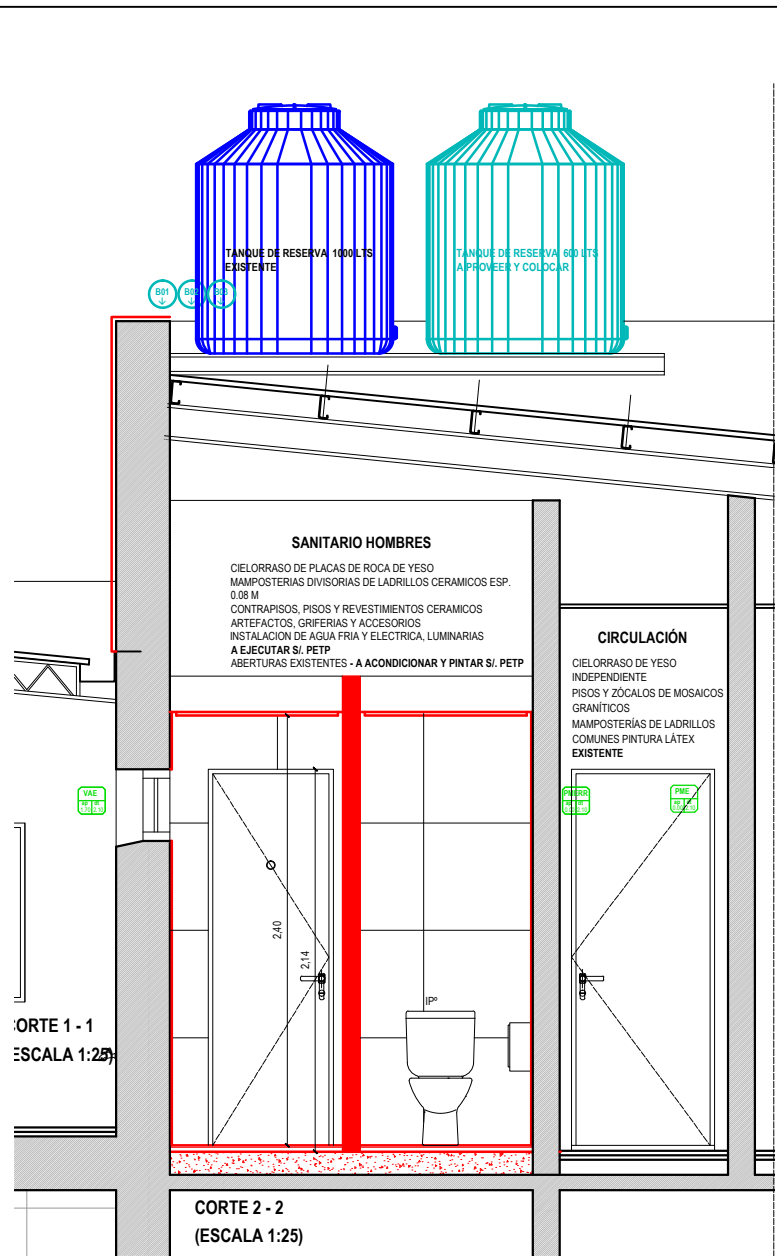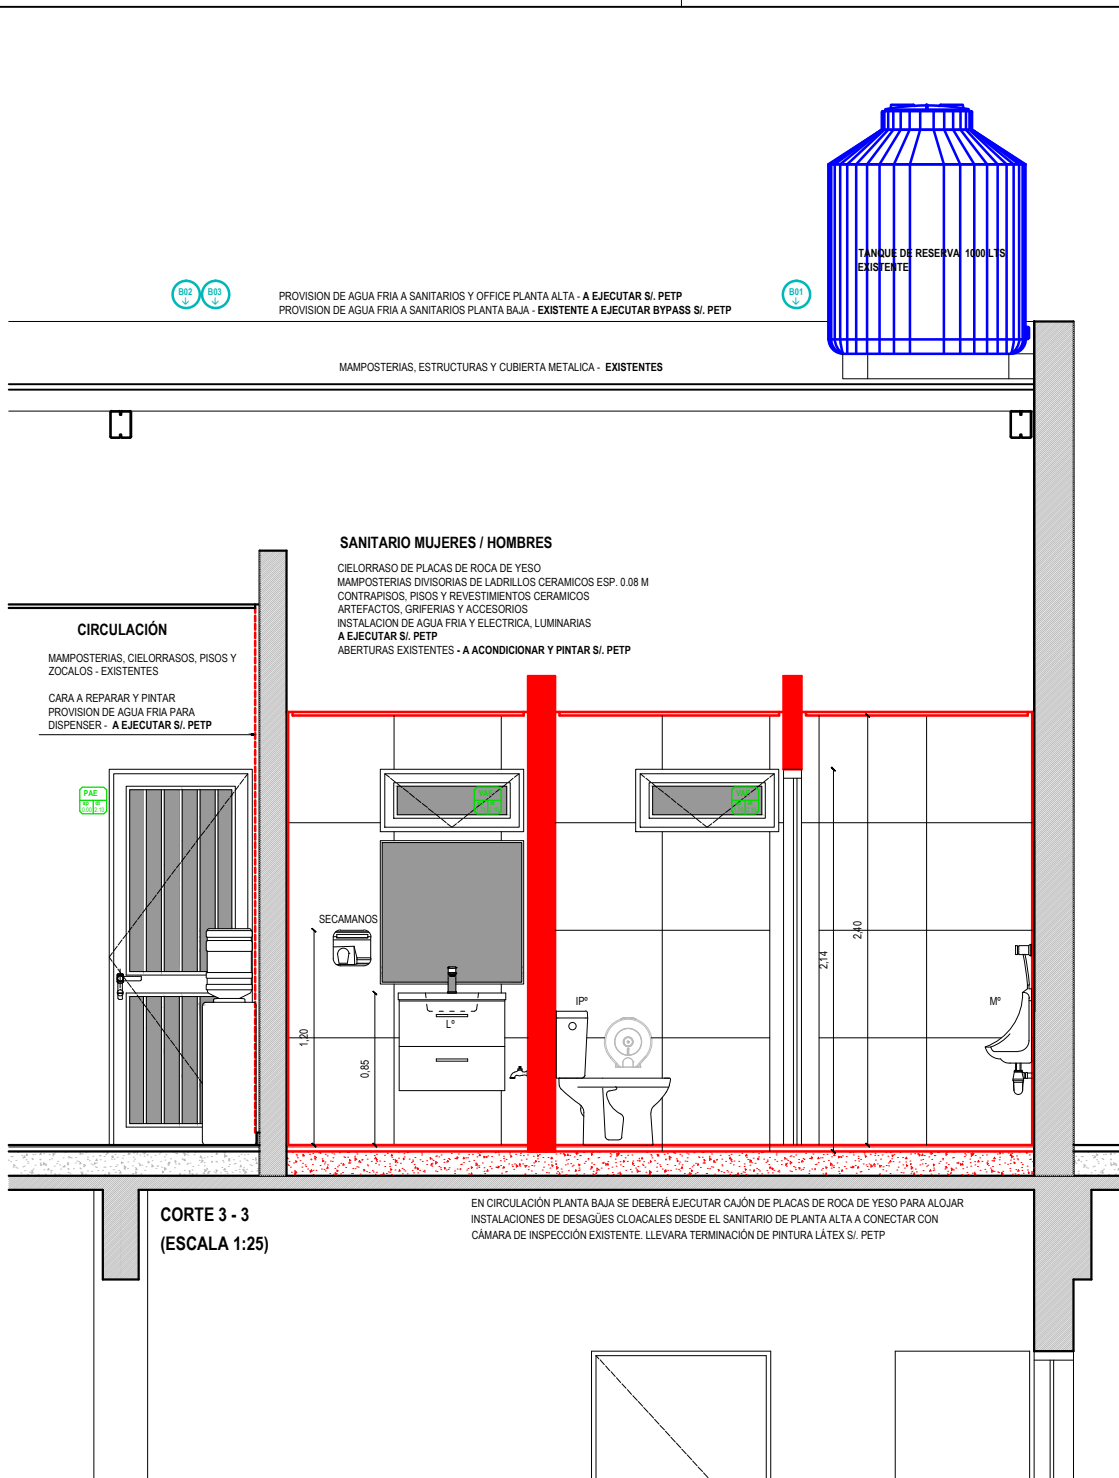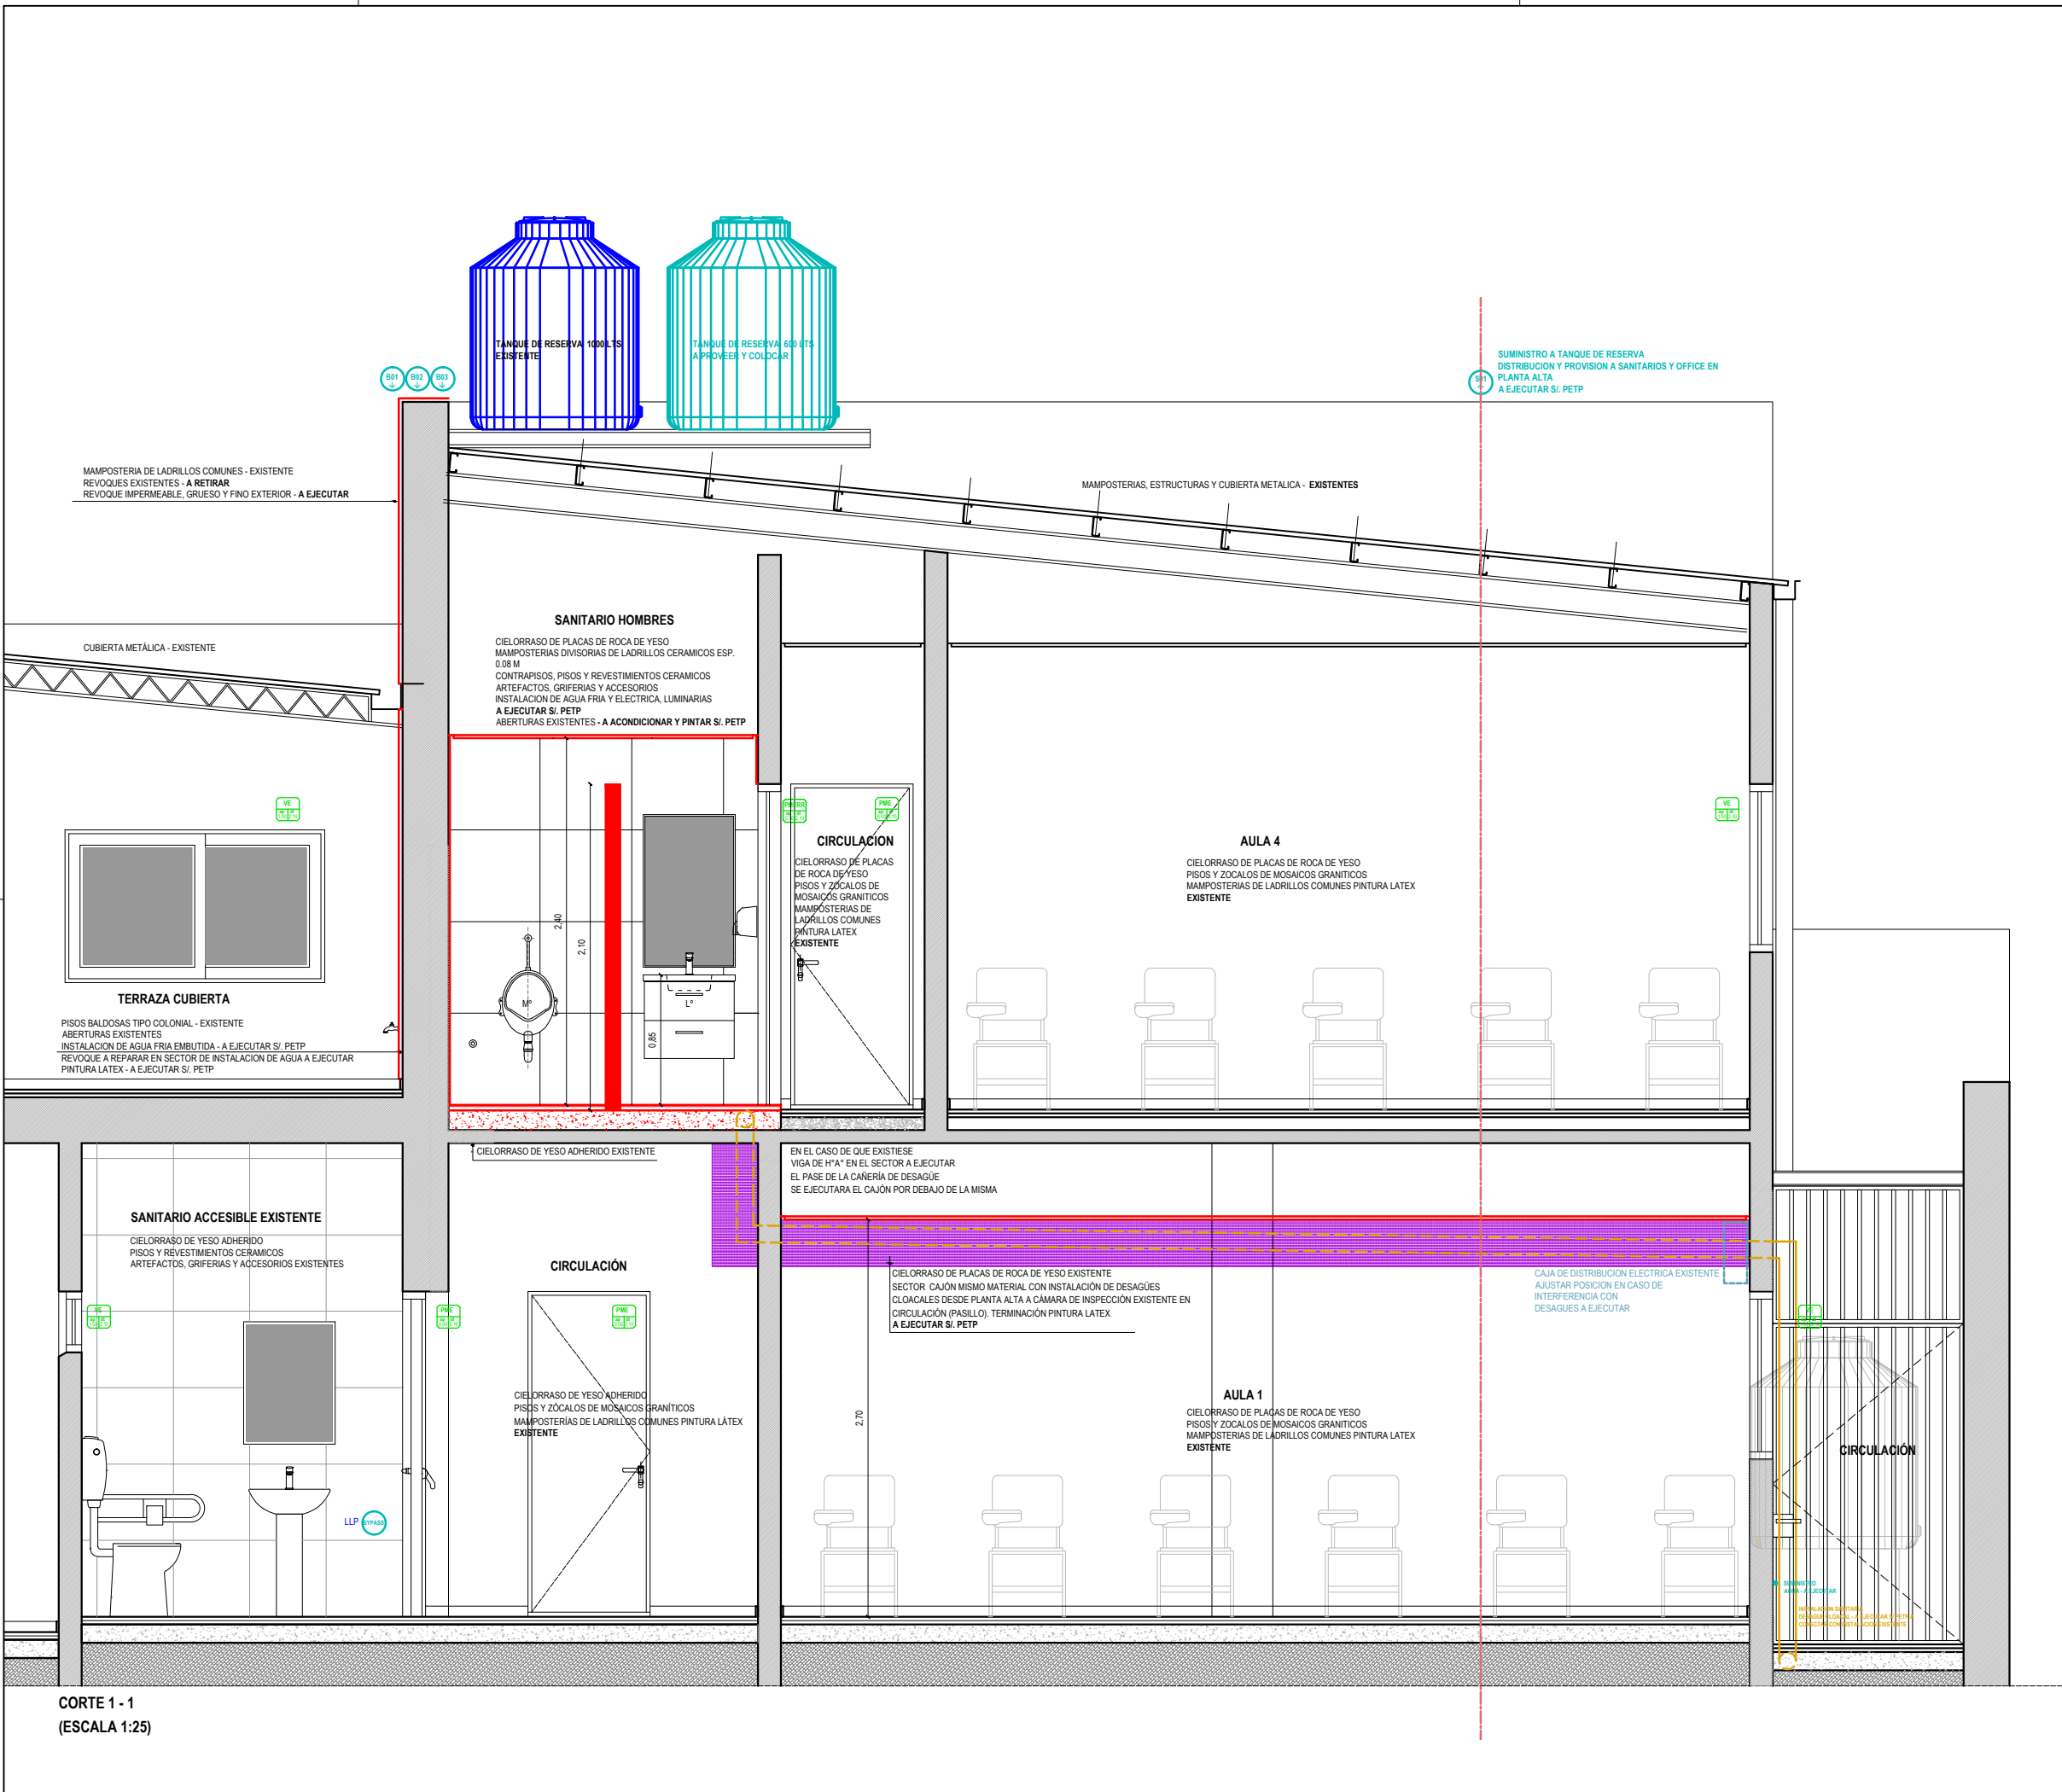

NOTA: TODAS LAS MEDIDAS SE VERIFICARAN EN OBRA

UNIVERSIDAD NACIONAL DEL LITORAL
DIRECCION DE CONSTRUCCIONES UNIVERSITARIAS
OBRA: ACTUALIZACION INSTALACIONES SANITARIAS EDIFICIO "ANGELA VIGETTI"

PLANO: DETALLE "A" - NUCLEO SANITARIO ALUMNOS PLANTA ALTA - CORTES

INSTITUTO: FCJS - ANEXO

RESPONSABLE PROYECTO: DIRECCION DE CONSTRUCCIONES

ARCHIVO

REEMP. PLANO

FECHA:

NOV. 2025

ESCALA:

1:25

PLANO N°:


ARQ_04

EXPEDIENTE N°:


FCJS-1255218-25

El proyecto cumple con la Ley N° 22.431; Decreto 914/97 y Art. 1° de la Ley 25.573.

DETALLE "B" BAÑO PROFESORES / PLANTA ALTA
(ESCALA 1:25)

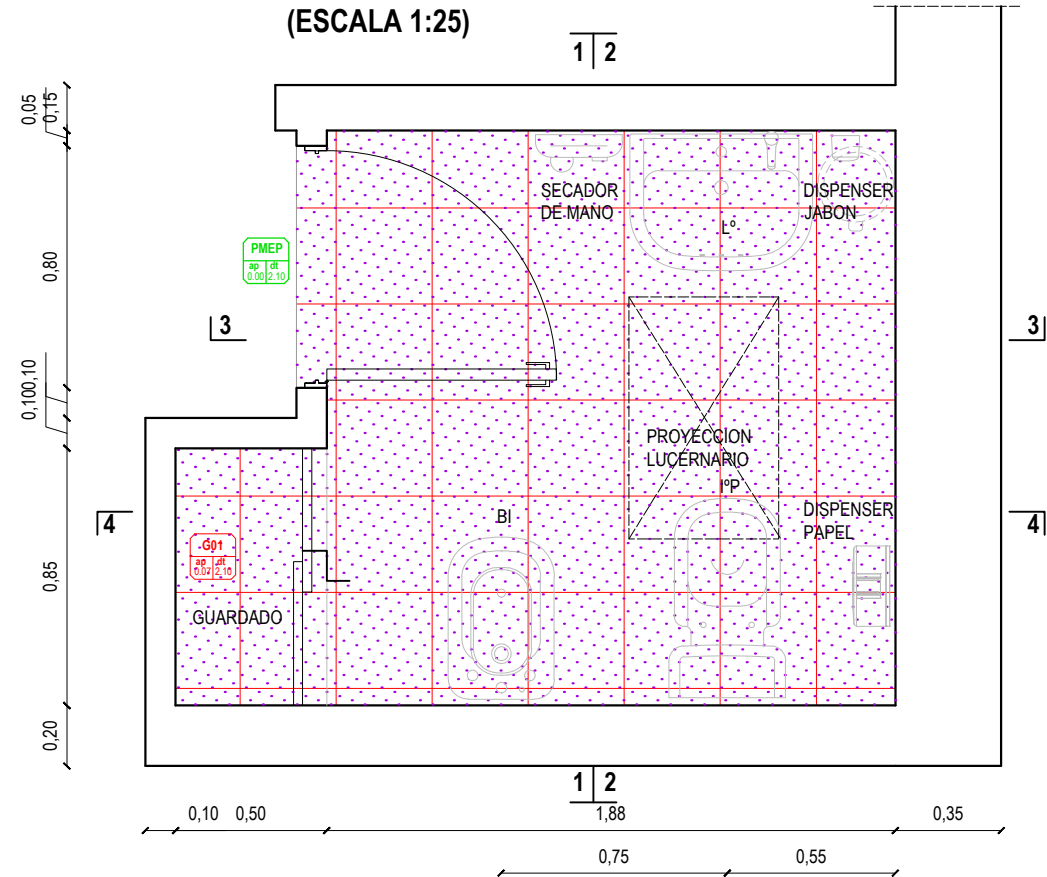

DETALLE "B" BAÑO PROFESORES / PLANTA ALTA
(ESCALA 1:25)

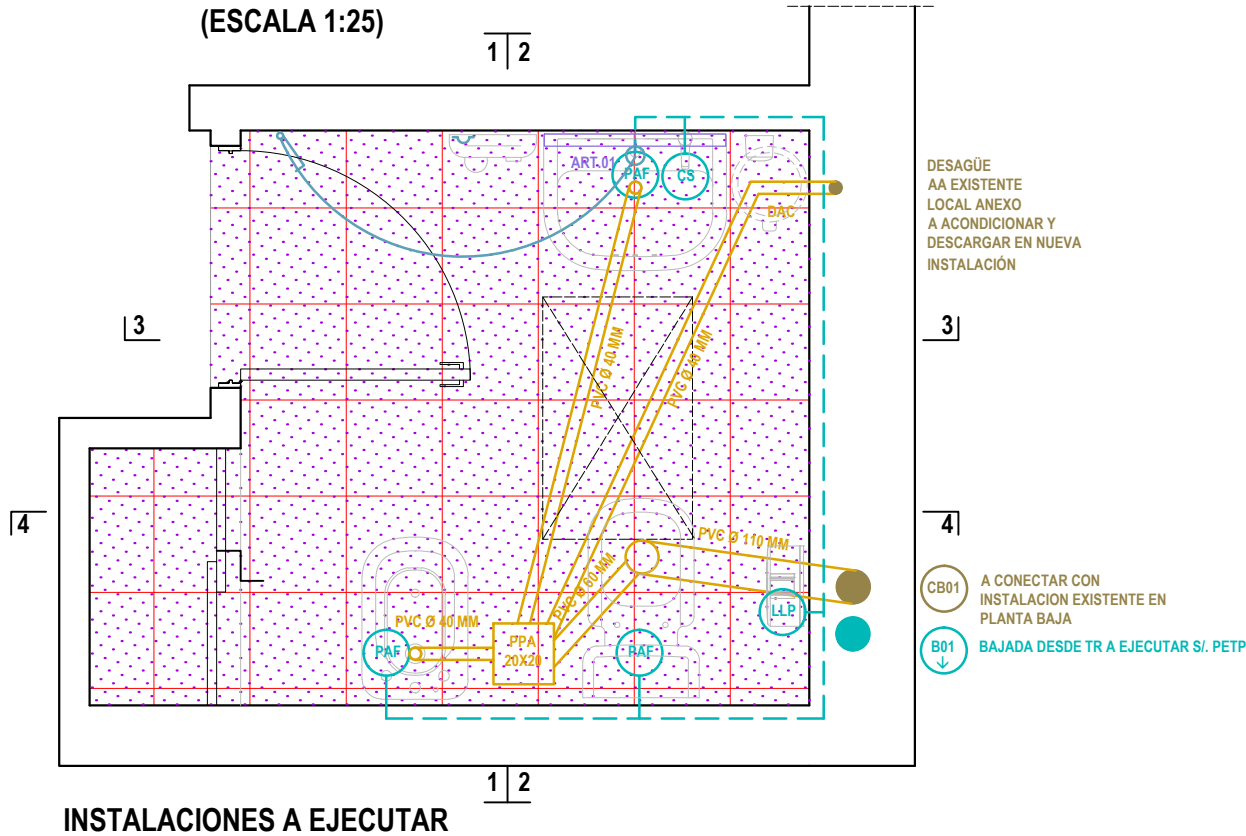

INSTALACIONES A EJECUTAR

BAÑO PROFESORES / PLANTA ALTA

PISOS CERÁMICOS
REVESTIMIENTOS CERÁMICOS H= 2.10 M
REVOQUE GRUESO, FINO Y PINTURA LÁTEX SOBRE REVESTIMIENTOS
ARTEFACTOS, GRIFERÍAS Y ACCESORIOS
CIELORRASO DE PLACA DE ROCA DE YESO CON PINTURA LÁTEX
A EJECUTAR SÍ. PETP


INSTALACIONES DE AGUA FRÍA, DESAGÜES CLOACALES Y ELÉCTRICA
A EJECUTAR COMPLETAS SÍ. PETP

PUERTA DE MADERA EXISTENTE
A ACONDICIONAR Y PINTAR SÍ. PETP

MUEBLE DE GUARDADO
A EJECUTAR SÍ. PETP

PMEP UBICACION: BAÑO PA
CANTIDAD: 1

G01 UBICACION: BAÑO PA
CANTIDAD: 1

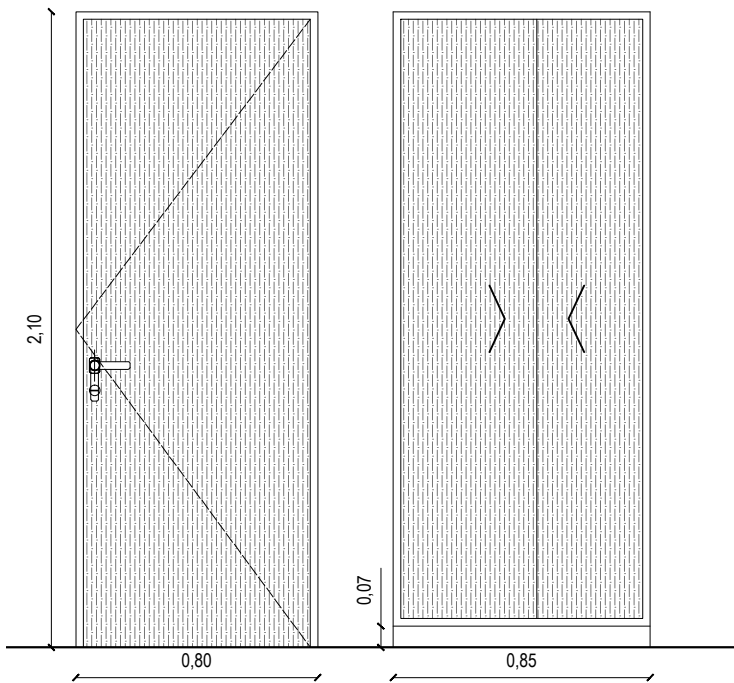

PUERTA ACCESO EXISTENTE A
ACONDICIONAR Y PINTAR SÍ. PETP

FRENTE PLACARD CON DOS HOJAS DESLIZANTES, PISO Y PAREDES INTERIORES ENCHAPADAS EN
MELAMINA SÍ. PETP
ESTANTES REGULABLES INTERIORES AGLOMERADO 23 MM DE ESPESOR ENCHAPADOS EN TODOS SUS
LADOS (INCLUIDO CANTOS) ÍDEM FRENTE.
ZÓCALO REVESTIMIENTO CERÁMICO ÍDEM PISO

NOTA: TODAS LAS MEDIDAS SE VERIFICARAN EN OBRA

UNIVERSIDAD NACIONAL DEL LITORAL
DIRECCION DE CONSTRUCCIONES UNIVERSITARIAS

OBRA: ACTUALIZACION INSTALACIONES SANITARIAS EDIFICIO "ANGELA VIGETTI"

PLANO: DETALLE "B" - SANITARIOS PROFESORES PLANTA ALTA - PLANTA

INSTITUTO: FCJS - ANEXO

RESPONSABLE PROYECTO: DIRECCION DE CONSTRUCCIONES

ARCHIVO

REEMP. PLANO


FECHA:
NOV. 2025

ESCALA:
1:25


PLANO N°:
ARQ_05

EXPEDIENTE N°:
FCJS-1255218-25


El proyecto cumple con la Ley N° 22.431; Decreto 914/97 y Art. 1° de la Ley 25.573.

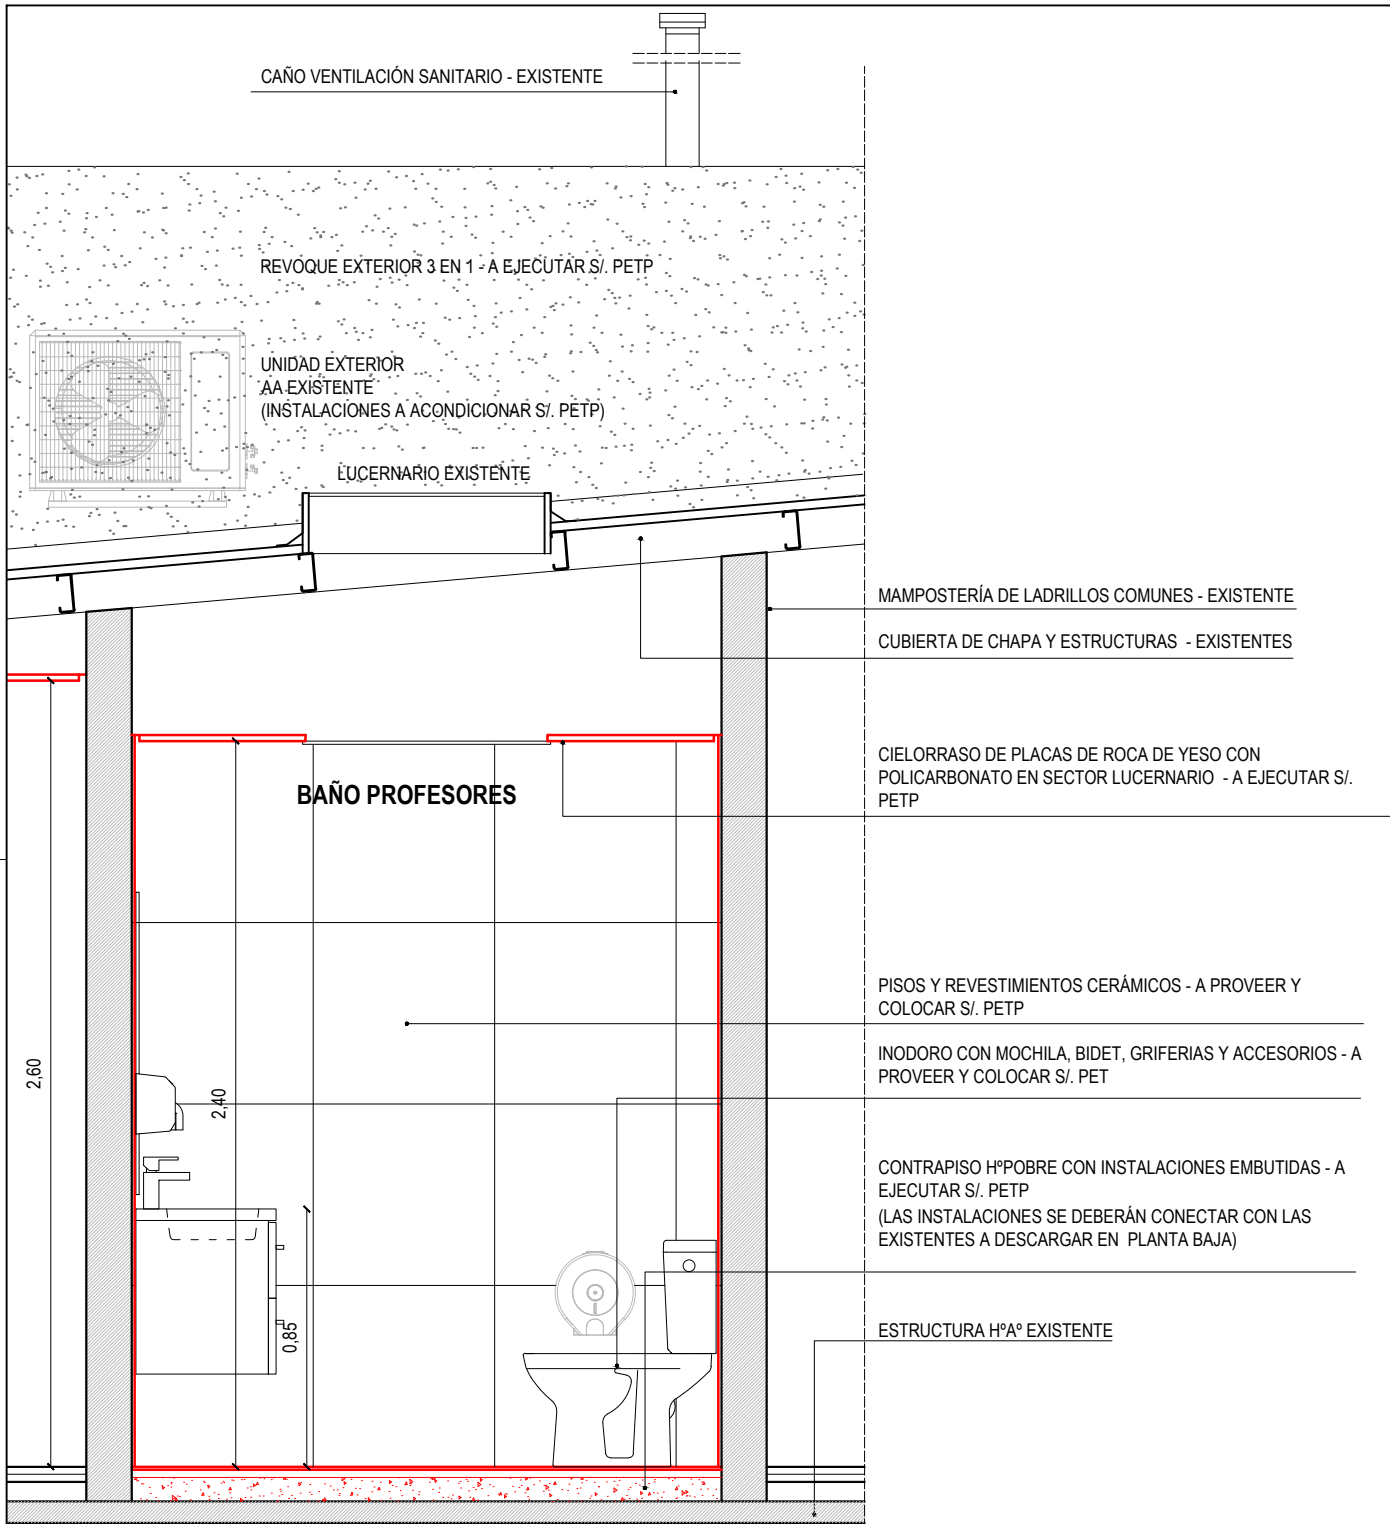


CORTE 2 - 2 (ESCALA 1:25)

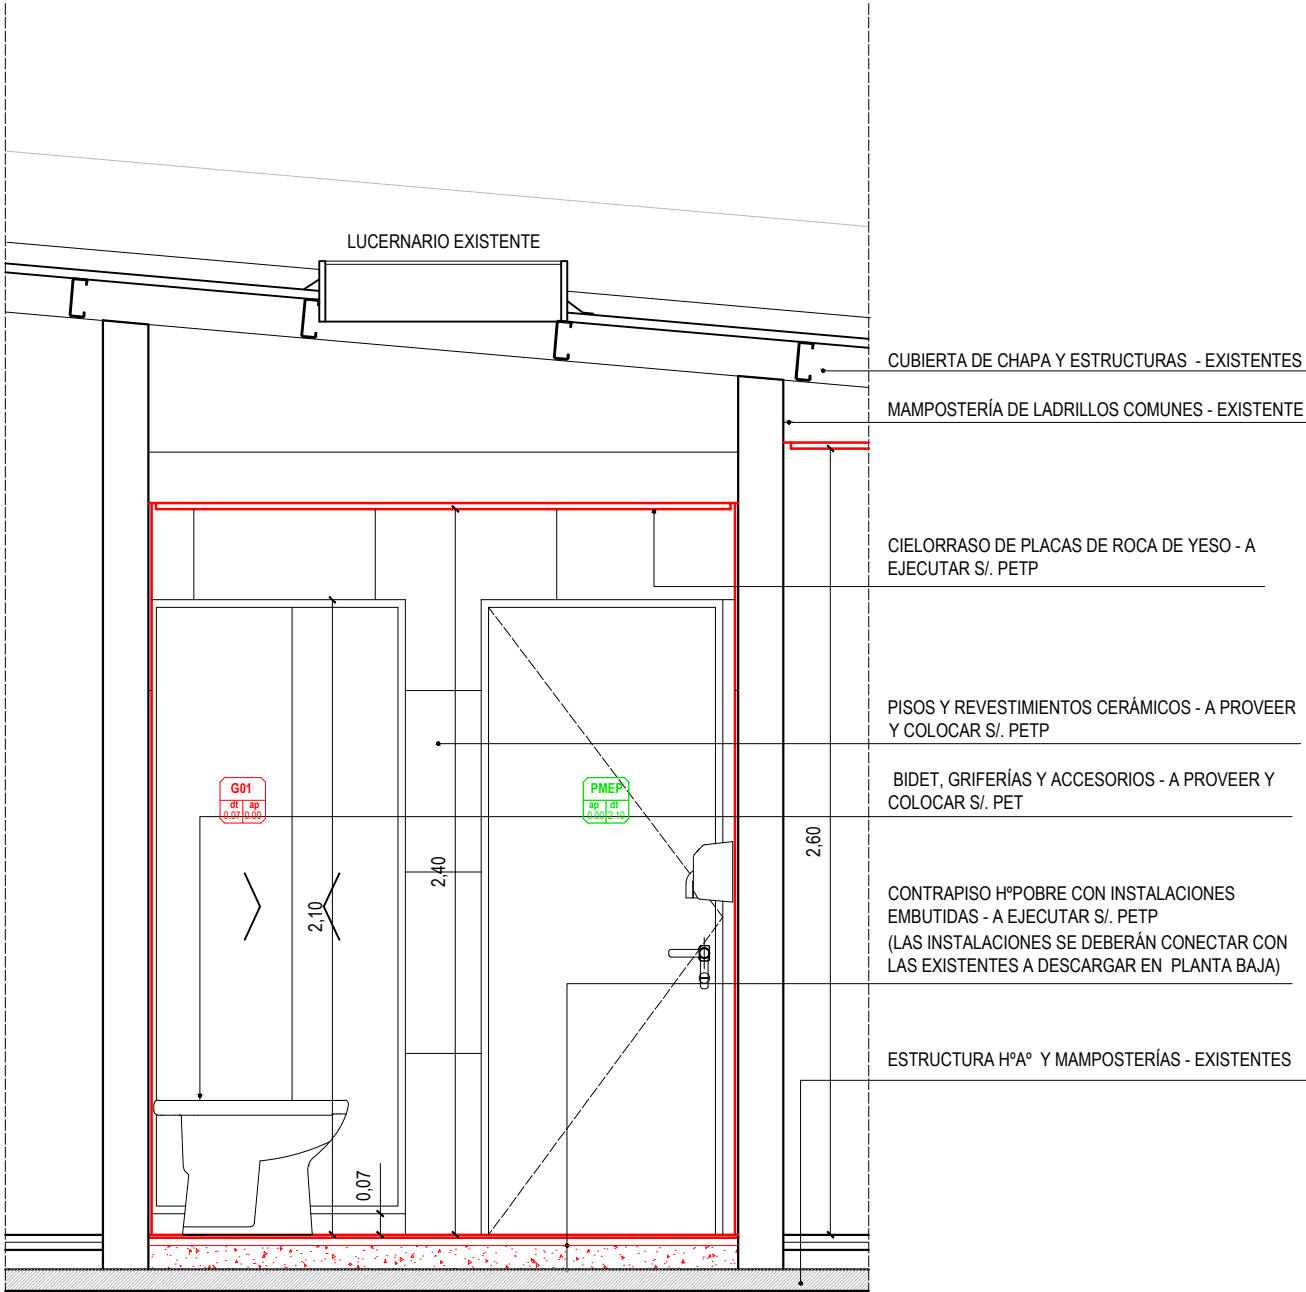

CORTE 1 - 1 (ESCALA 1:25)

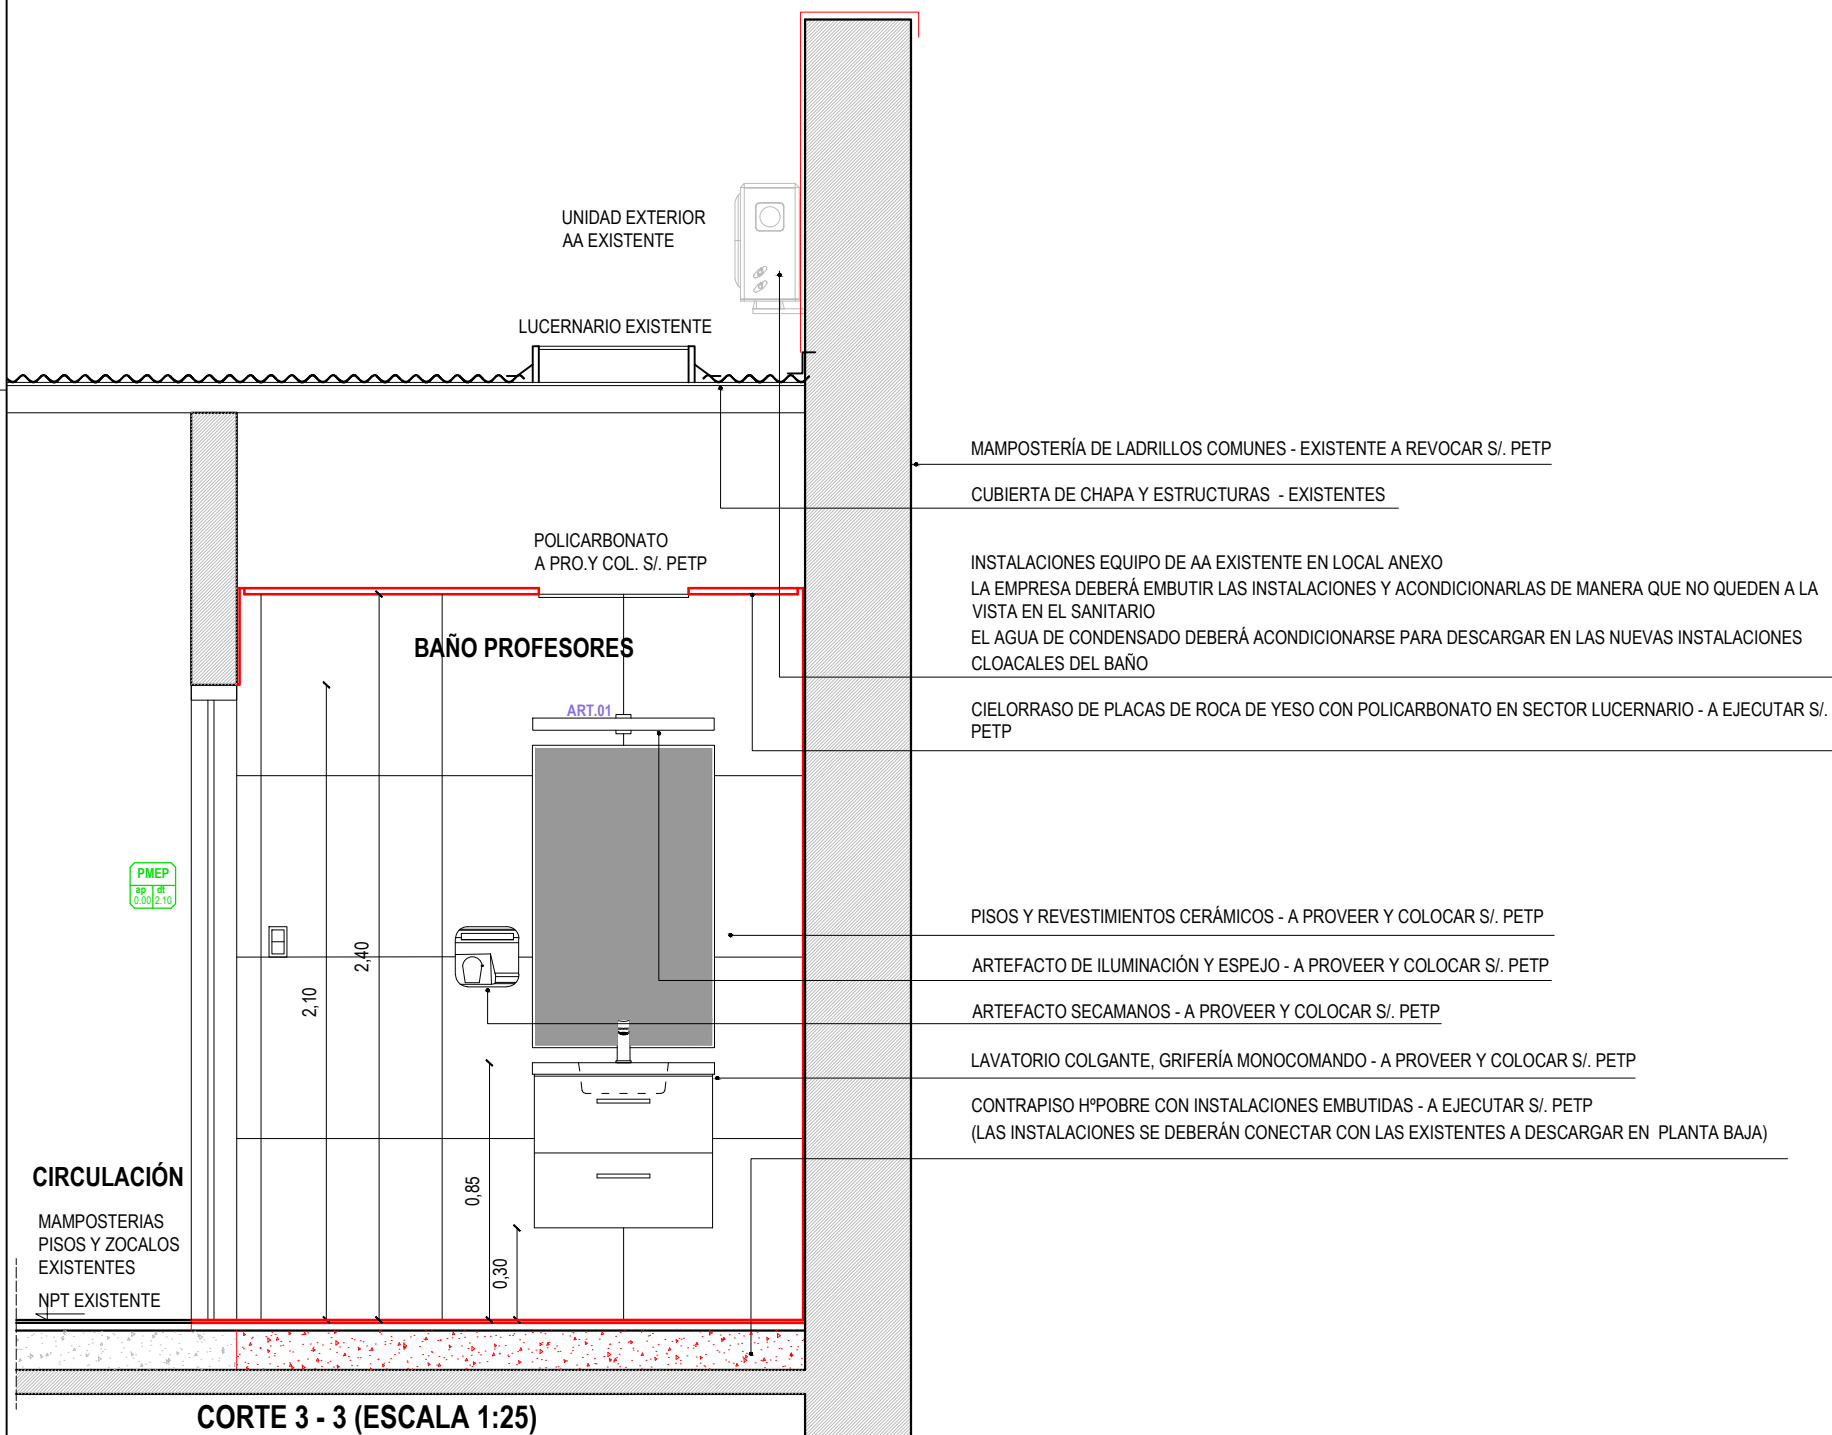

CORTE 3 - 3 (ESCALA 1:25)

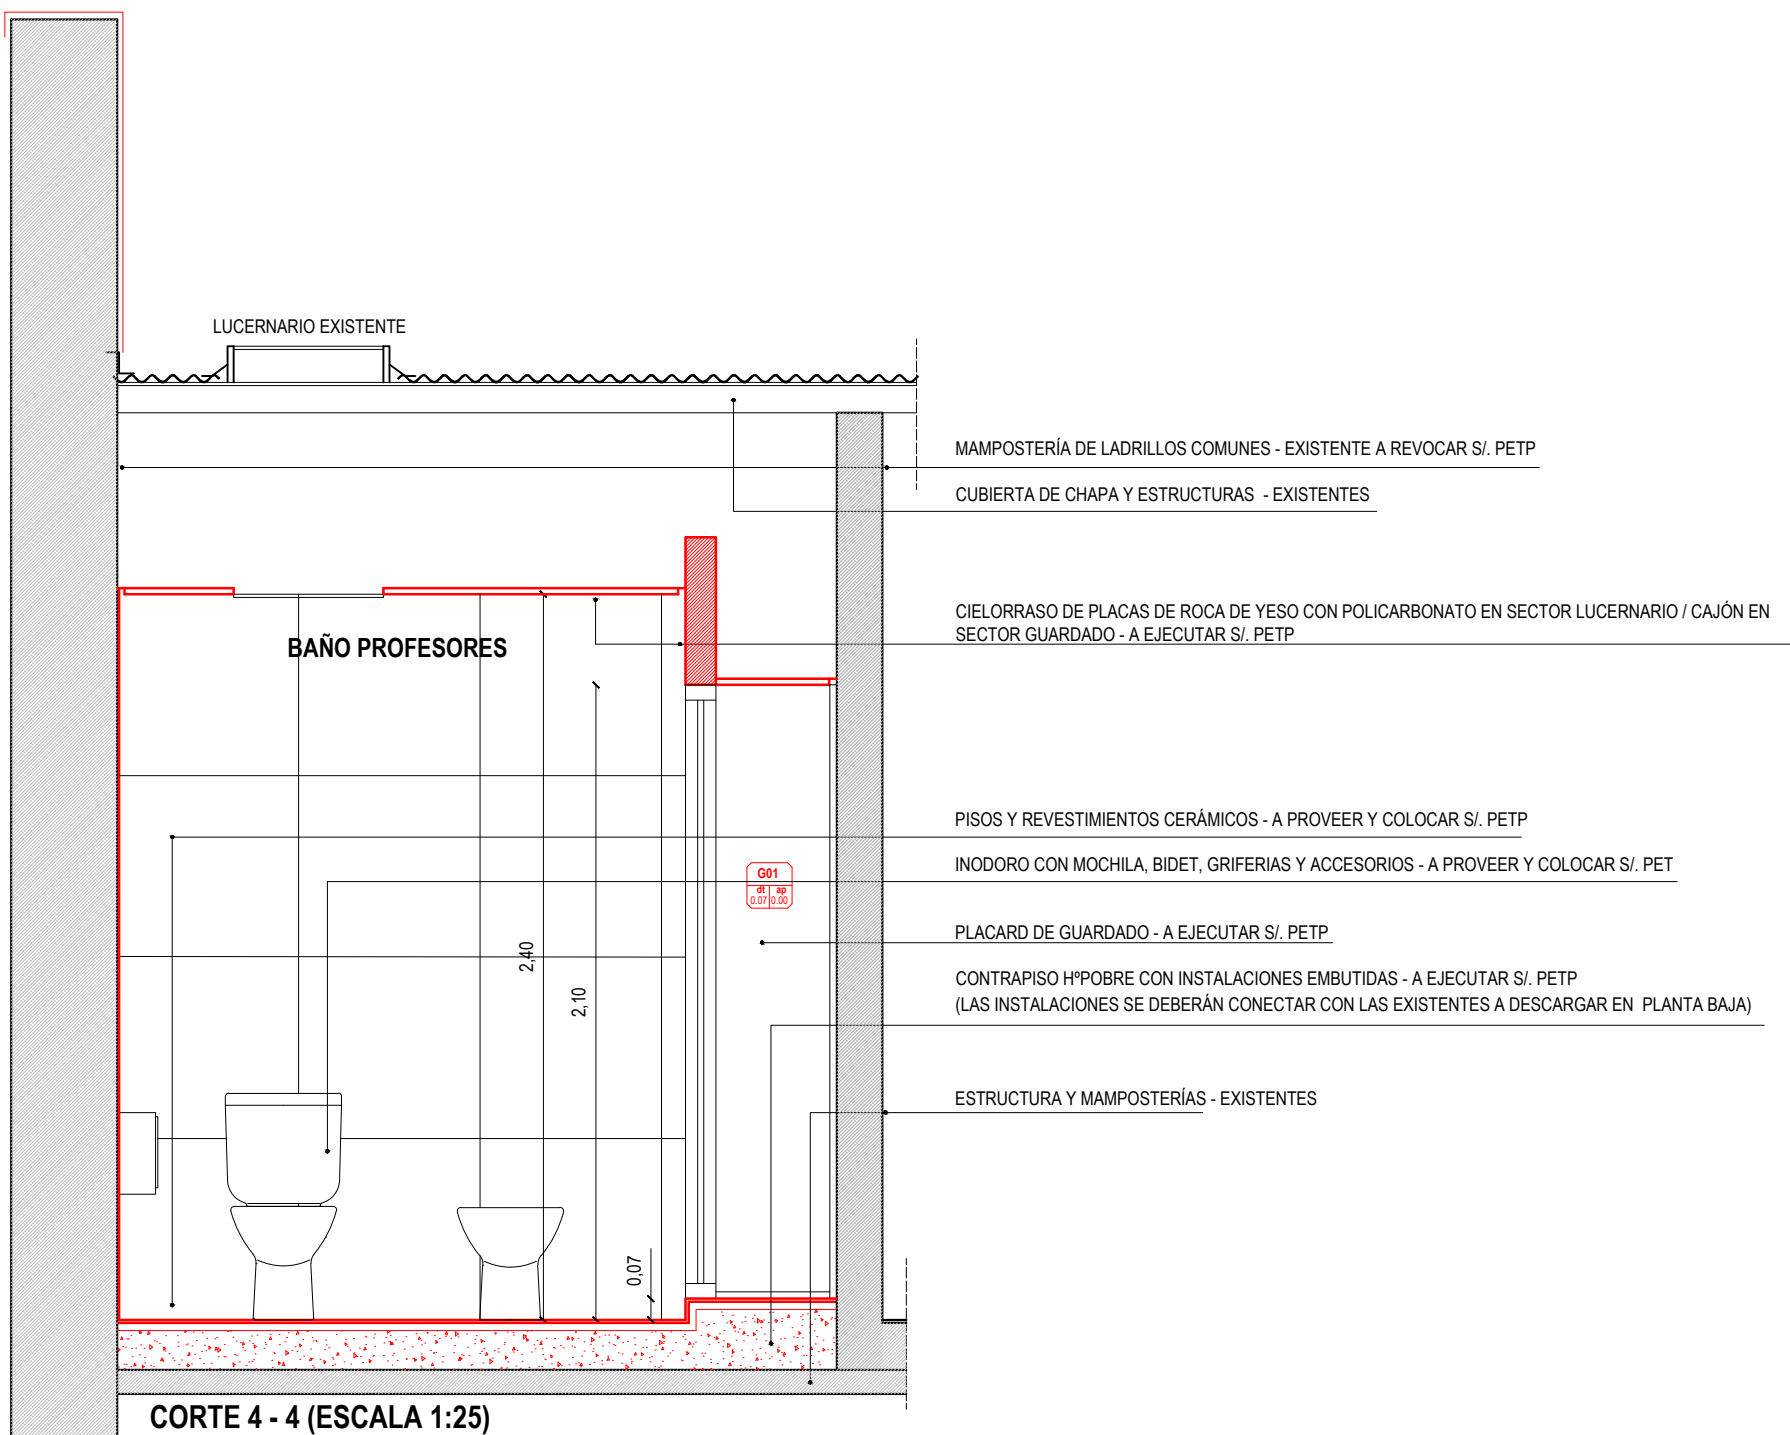

CORTE 4 - 4 (ESCALA 1:25)

NOTA: TODAS LAS MEDIDAS SE VERIFICARAN EN OBRA

UNIVERSIDAD NACIONAL DEL LITORAL
DIRECCION DE CONSTRUCCIONES UNIVERSITARIAS

OBRA: ACTUALIZACION INSTALACIONES SANITARIAS EDIFICIO "ANGELA VIGETTI"

PLANO: DETALLE "B" - SANITARIOS PROFESORES PLANTA ALTA - CORTES

INSTITUTO: FCJS - ANEXO

RESPONSABLE PROYECTO: DIRECCION DE CONSTRUCCIONES

ARCHIVO

REEMP. PLANO

FECHA:

NOV. 2025

ESCALA:

PLANO N°:

ARQ_06

EXPEDIENTE N°:

FCJS-1255218-25

El proyecto cumple con la Ley N° 22.431; Decreto 914/97 y Art. 1° de la Ley 25.573.