


RUTA PROVINCIAL 70. P.L. KREDER

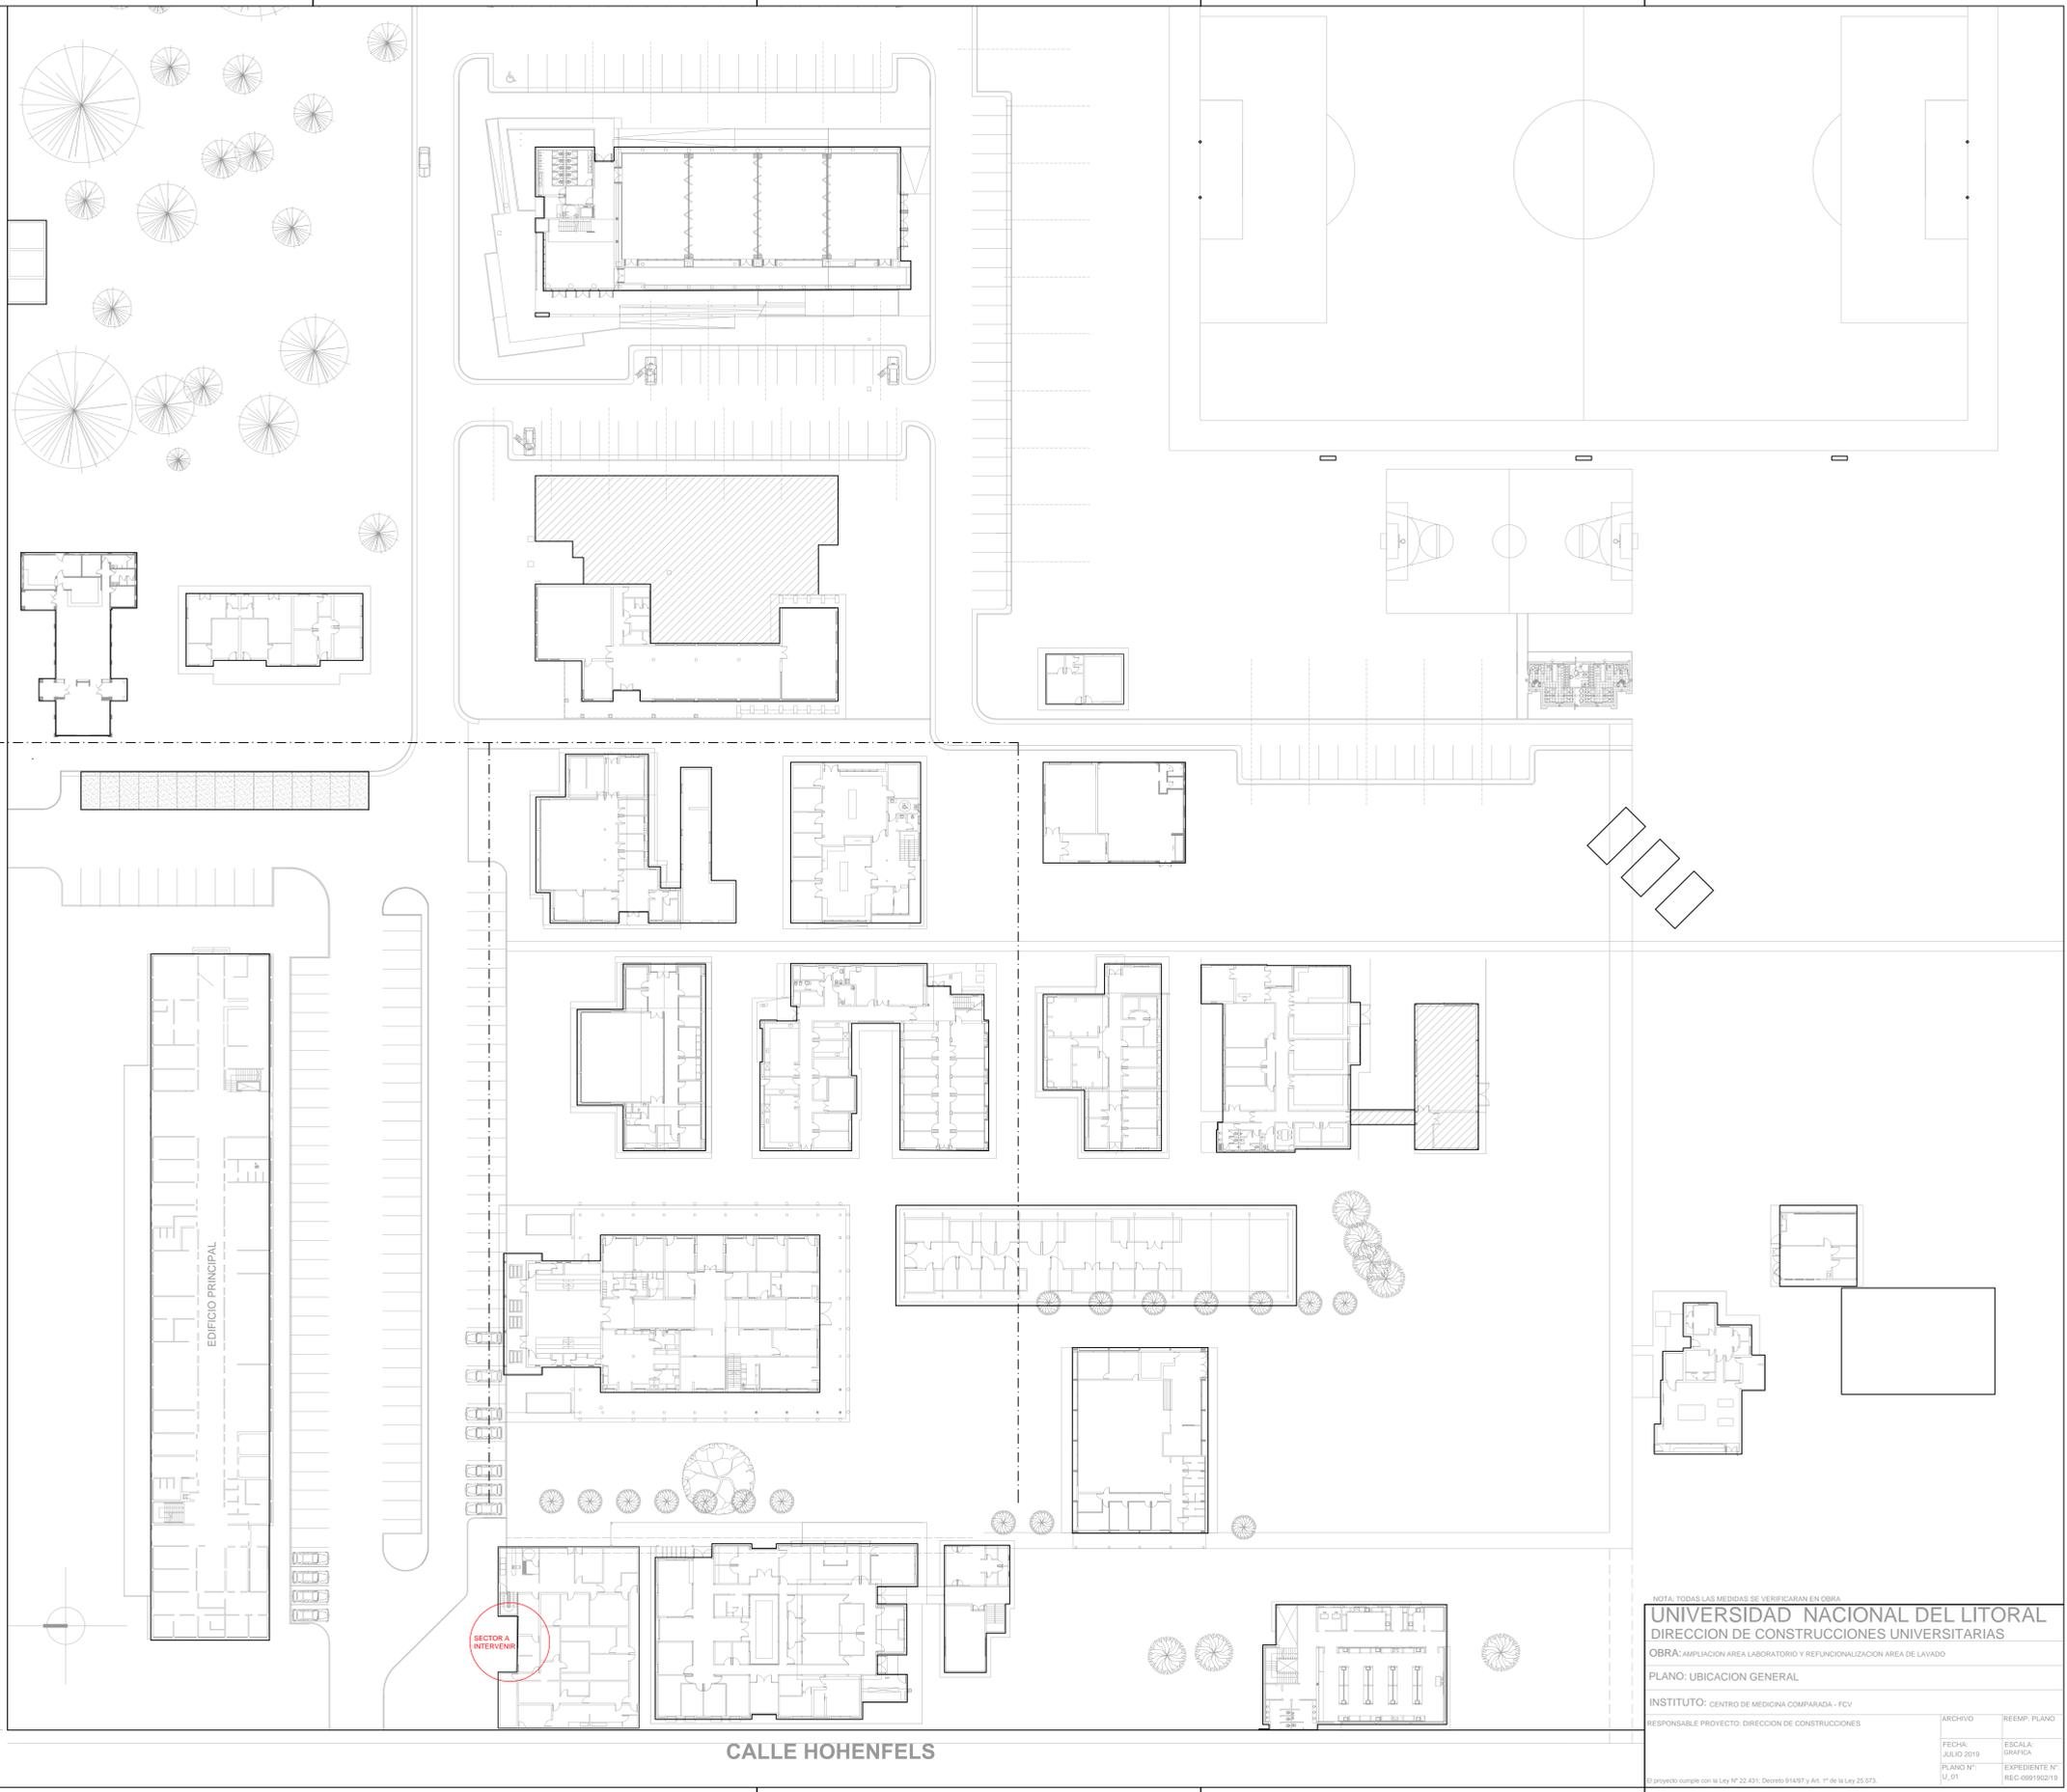

NOTA: TODAS LAS MEDIDAS SE VERIFICARAN EN OBRA

UNIVERSIDAD NACIONAL DEL LITORAL
DIRECCION DE CONSTRUCCIONES UNIVERSITARIAS

OBRA: AMPLIACION AREA LABORATORIO Y REFUNCIONALIZACION AREA DE LAVADO


PLANO: UBICACION GENERAL

INSTITUTO: CENTRO DE MEDICINA COMPARADA - FCV

RESPONSABLE PROYECTO: DIRECCION DE CONSTRUCCIONES

ARCHIVO	REEMP. PLANO
FECHA: JULIO 2019	ESCALA: GRAFICA
PLANO N°: U. 01	EXPEDIENTE N°: REC-098180219

El proyecto cumple con la Ley N° 22.431, Decreto 91437 y Art. 1° de la Ley 25.673.

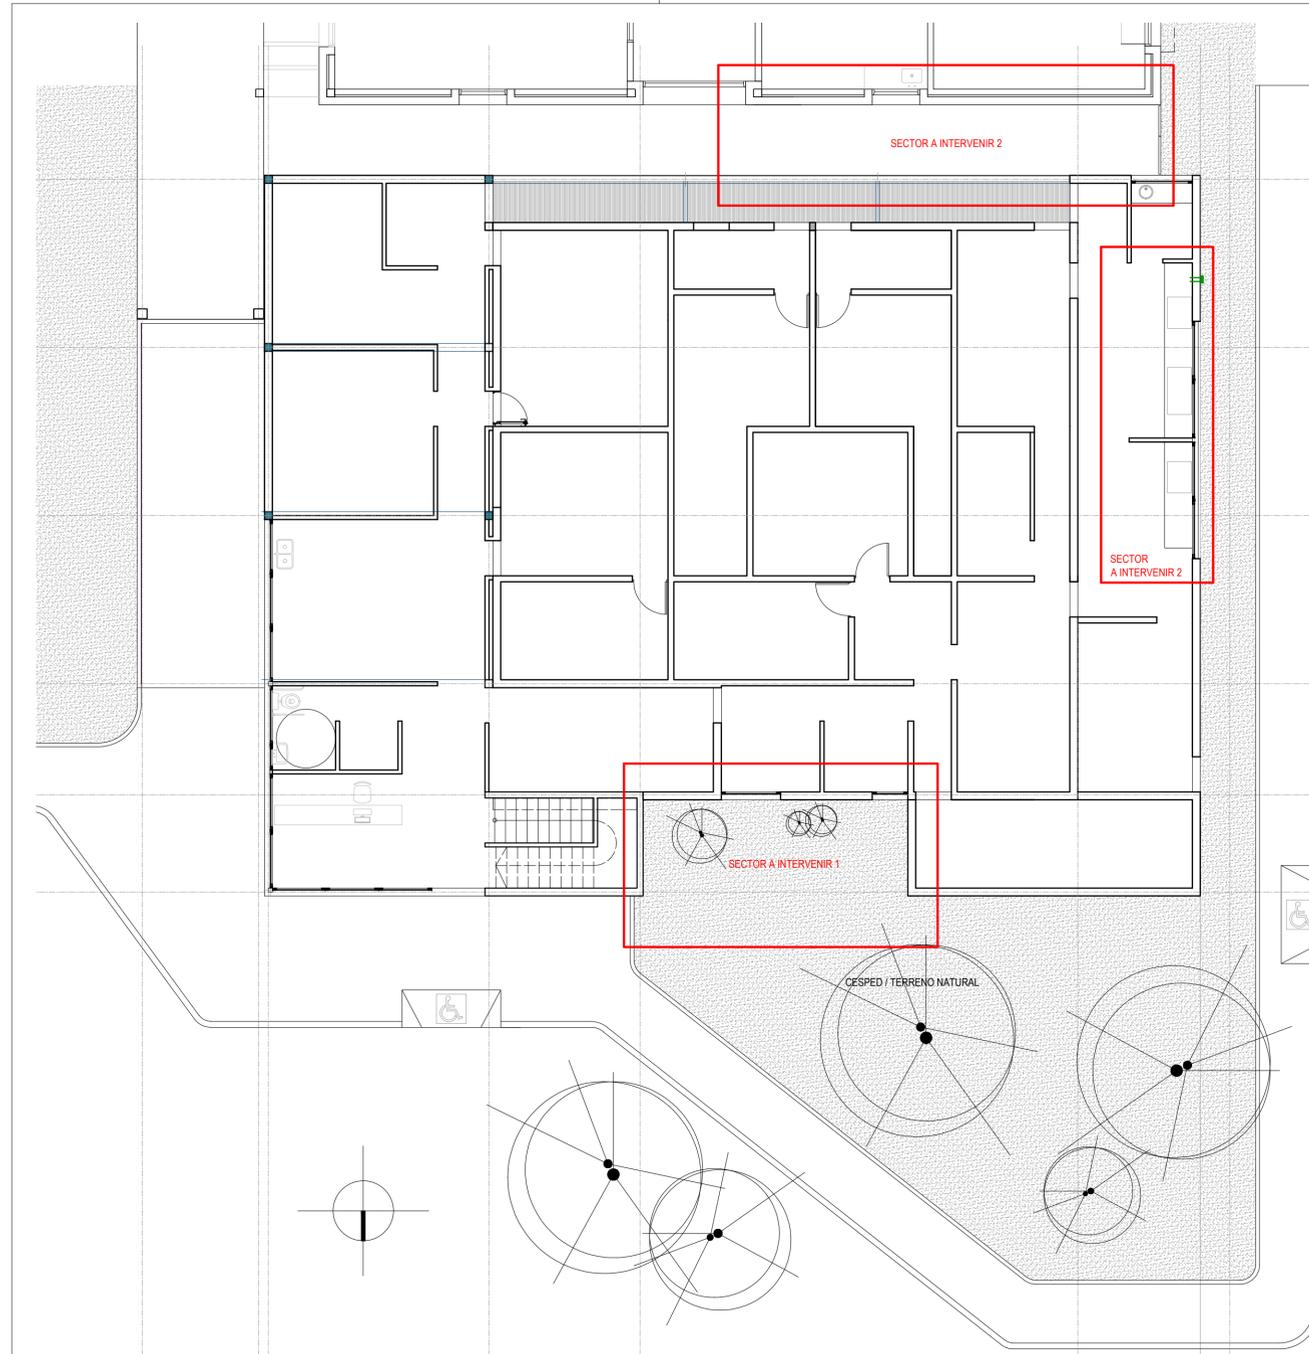

NOTA: TODAS LAS MEDIDAS SE VERIFICARAN EN OBRA

UNIVERSIDAD NACIONAL DEL LITORAL
DIRECCION DE CONSTRUCCIONES UNIVERSITARIAS

OBRA: AMPLIACION AREA LABORATORIO Y REFUNCIONALIZACION AREA DE LAVADO

PLANO: SECTORES A INTERVENIR

INSTITUTO: CENTRO DE MEDICINA COMPARADA - FCV

RESPONSABLE PROYECTO: DIRECCION DE CONSTRUCCIONES

ARCHIVO

REEMP. PLANO


FECHA:
JULIO 2019

ESCALA:
1:100

PLANO N°:
U_02

EXPEDIENTE N°:
REC-0991902/19

El proyecto cumple con la Ley N° 22.431; Decreto 914/97 y Art. 1° de la Ley 25.573.

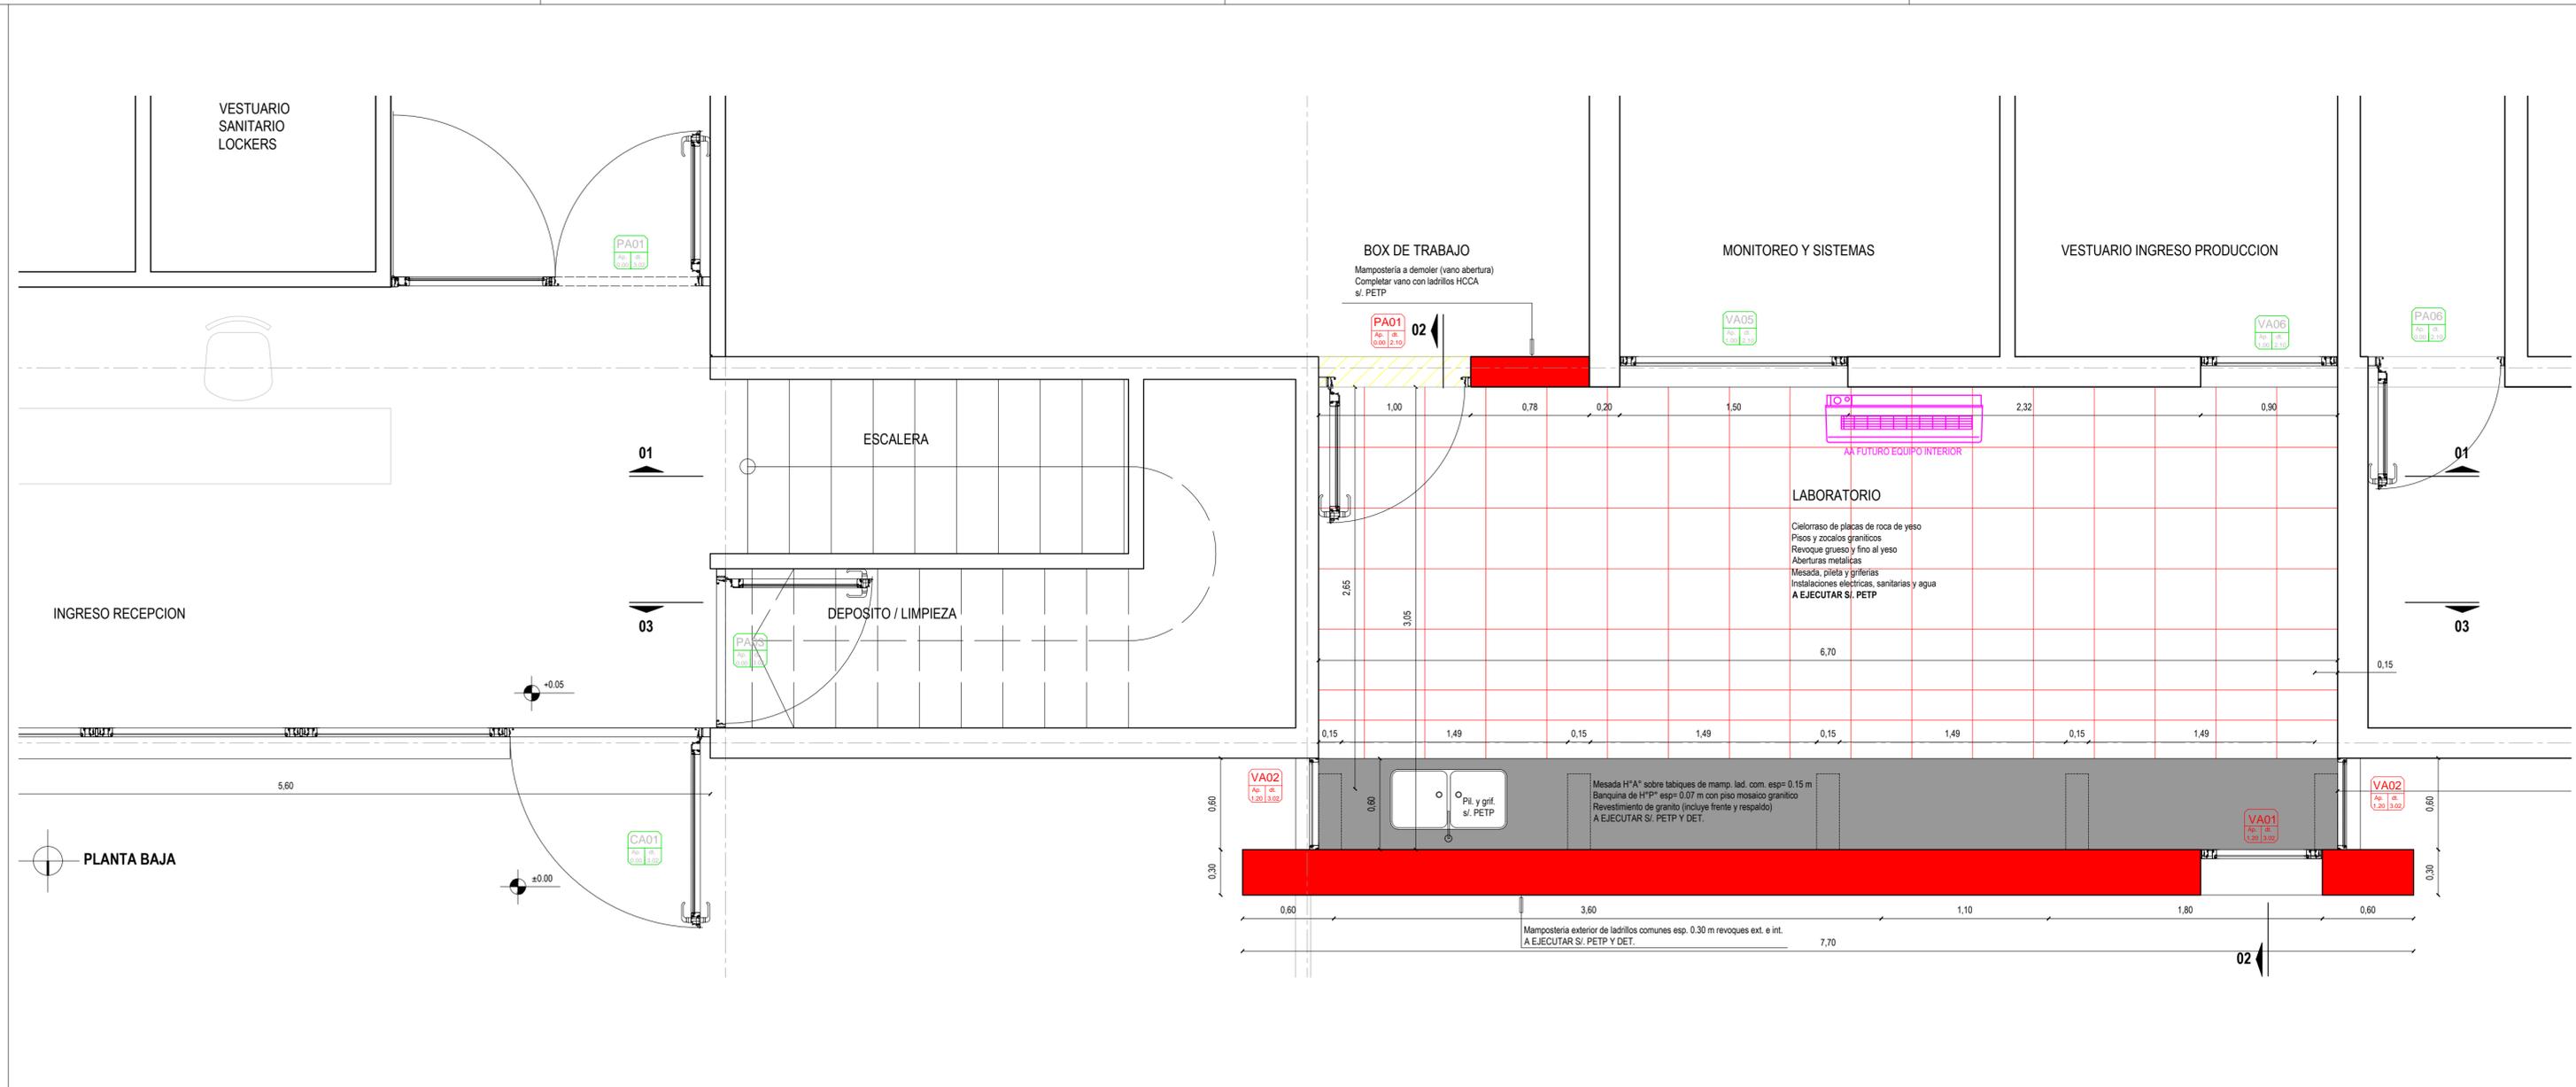

REFERENCIAS

- A DEMOLER - RETIRAR
 - A EJECUTAR
 - INSTALACION DE AGUA FRIA
 - INSTALACION DESAGÜE CLOACAL
 - UBICACION EQUIPOS AA
 - INSTALACION ELECTRICA
 - INSTALACION CORRIENTES DEBILES
- ABERTURAS EXISTENTES
 - ABERTURAS A PROVEER Y COLOCAR

NOTA: TODAS LAS MEDIDAS SE VERIFICARAN EN OBRA

UNIVERSIDAD NACIONAL DEL LITORAL
DIRECCION DE CONSTRUCCIONES UNIVERSITARIAS


OBRA: AMPLIACION AREA LABORATORIO Y REFUNCCIONALIZACION AREA DE LAVADO

PLANO: SECTOR 1 - PLANTA A EJECUTAR ACOTADA Y CON ESPECIFICACIONES

INSTITUTO: CENTRO DE MEDICINA COMPARADA - FCV

RESPONSABLE PROYECTO: DIRECCION DE CONSTRUCCIONES	ARCHIVO	REEMP. PLANO
	FECHA: JULIO 2019	ESCALA: 1:25
	PLANO N°: ARQ_01	EXPEDIENTE N°: REC-0991902/19

El proyecto cumple con la Ley N° 22.431; Decreto 914/97 y Art. 1° de la Ley 25.573.

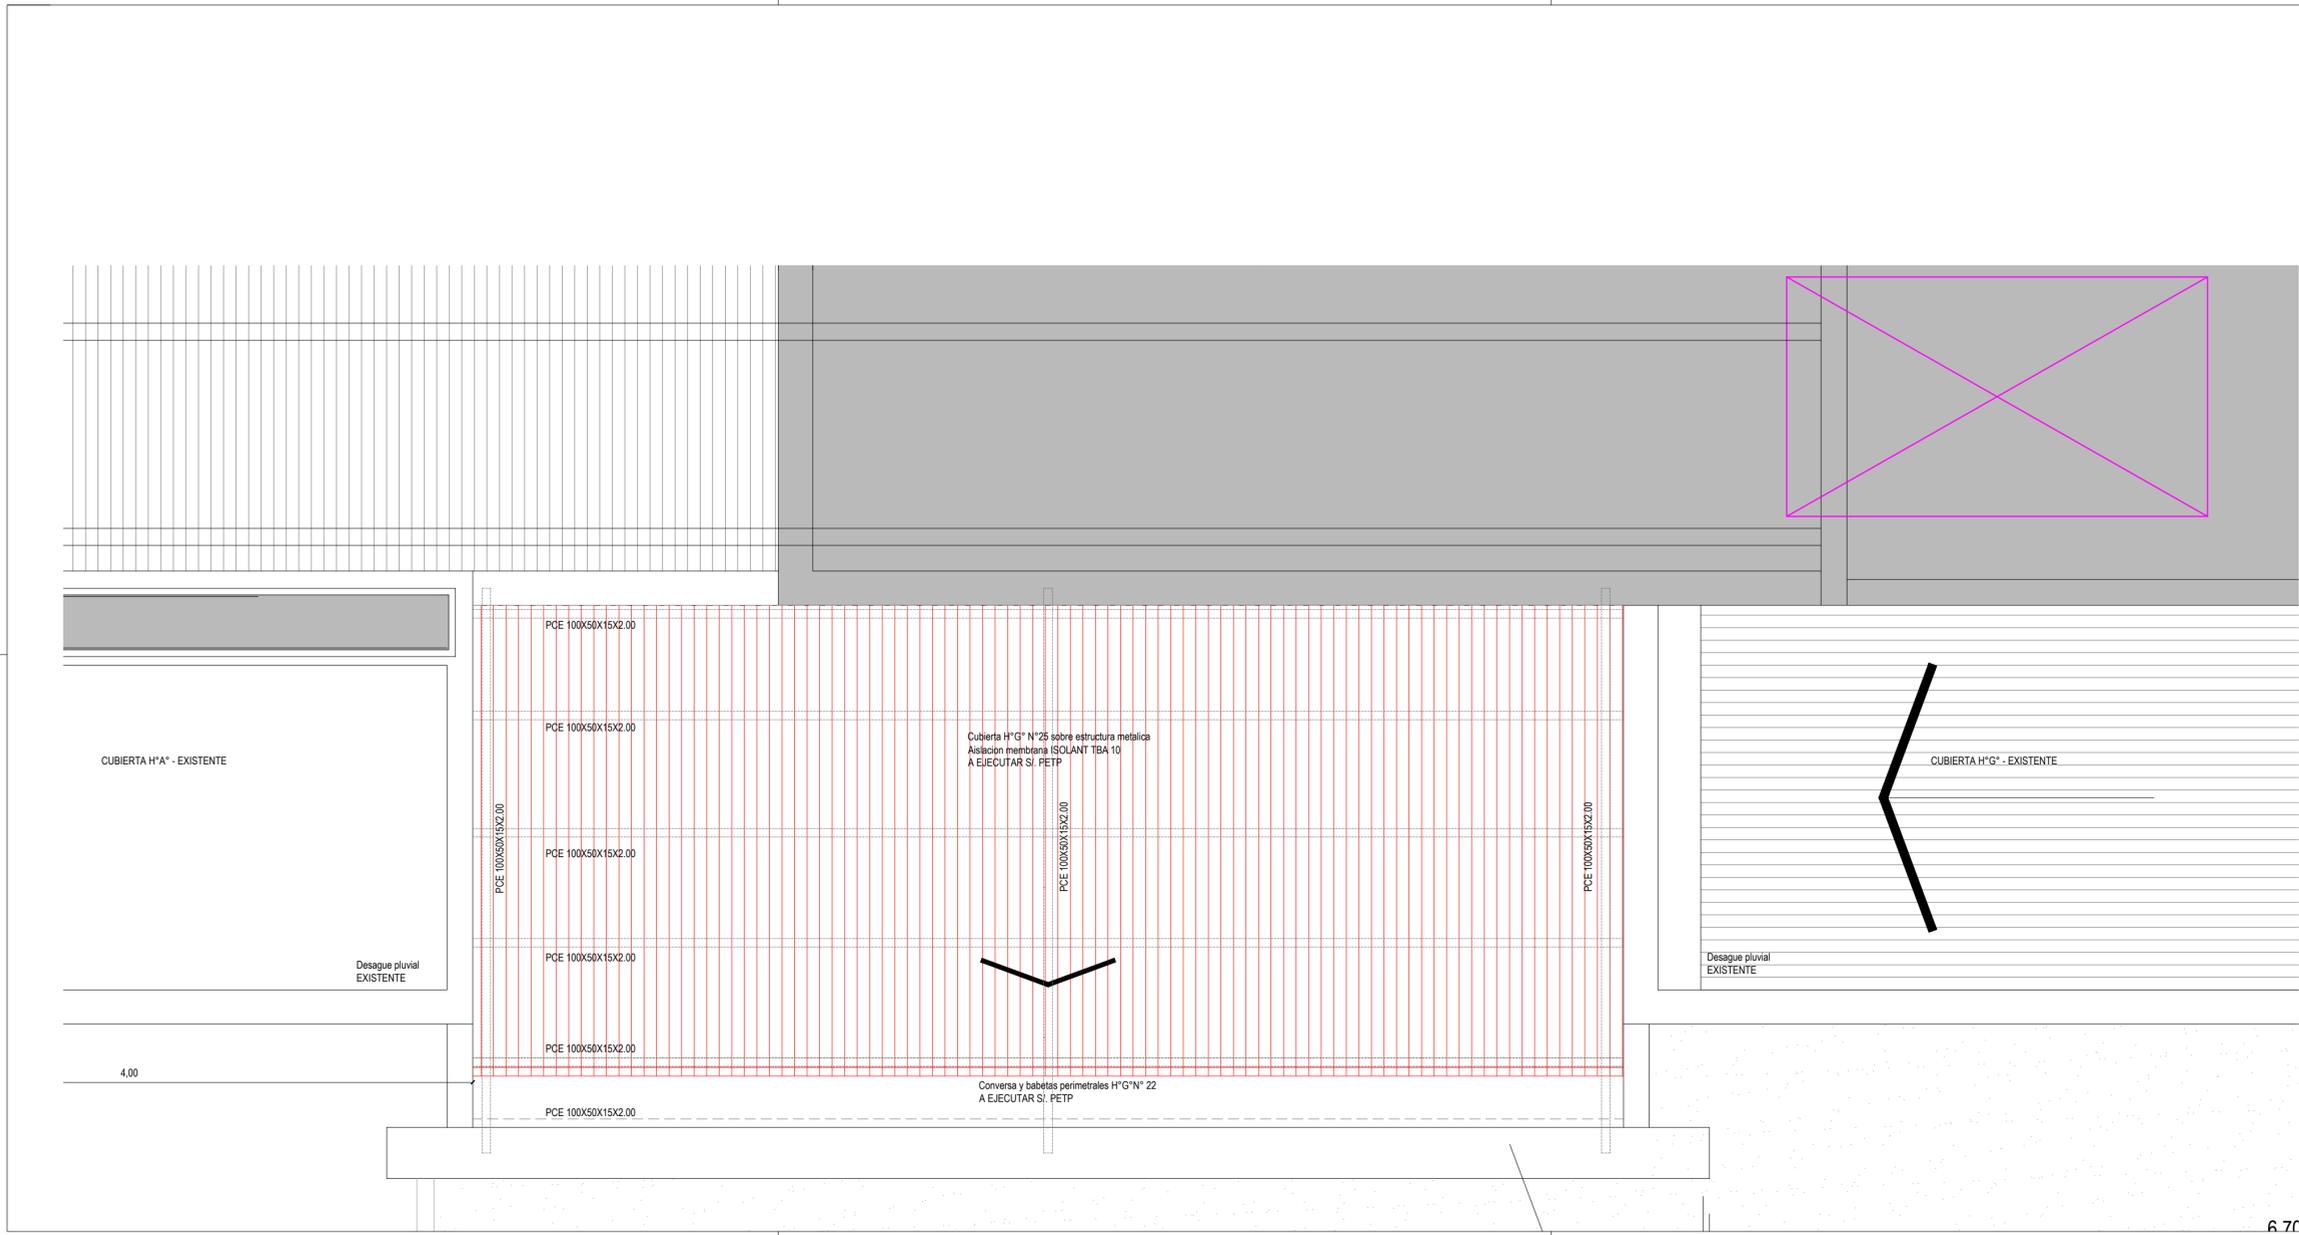

REFERENCIAS

- A DEMOLER - RETIRAR
- A EJECUTAR
- INSTALACION DE AGUA FRIA
- INSTALACION DESAGÜE CLOACAL
- UBICACION EQUIPOS AA
- INSTALACION ELECTRICA
- INSTALACION CORRIENTES DEBILES

- XX ABERTURAS EXISTENTES
- XX ABERTURAS A PROVEER Y COLOCAR

NOTA: TODAS LAS MEDIDAS SE VERIFICARAN EN OBRA

UNIVERSIDAD NACIONAL DEL LITORAL
DIRECCION DE CONSTRUCCIONES UNIVERSITARIAS

OBRA: AMPLIACION AREA LABORATORIO Y REFUNCIONALIZACION AREA DE LAVADO

PLANO: SECTOR 1 - PLANTA DE TECHOS A EJECUTAR

INSTITUTO: CENTRO DE MEDICINA COMPARADA - FCV


RESPONSABLE PROYECTO: DIRECCION DE CONSTRUCCIONES

ARCHIVO REEMP. PLANO

FECHA: JULIO 2019 ESCALA: 1:25

PLANO N°: ARQ_02 EXPEDIENTE N°: REC-0991902/19

El proyecto cumple con la Ley N° 22.431; Decreto 914/97 y Art. 1° de la Ley 25.573.

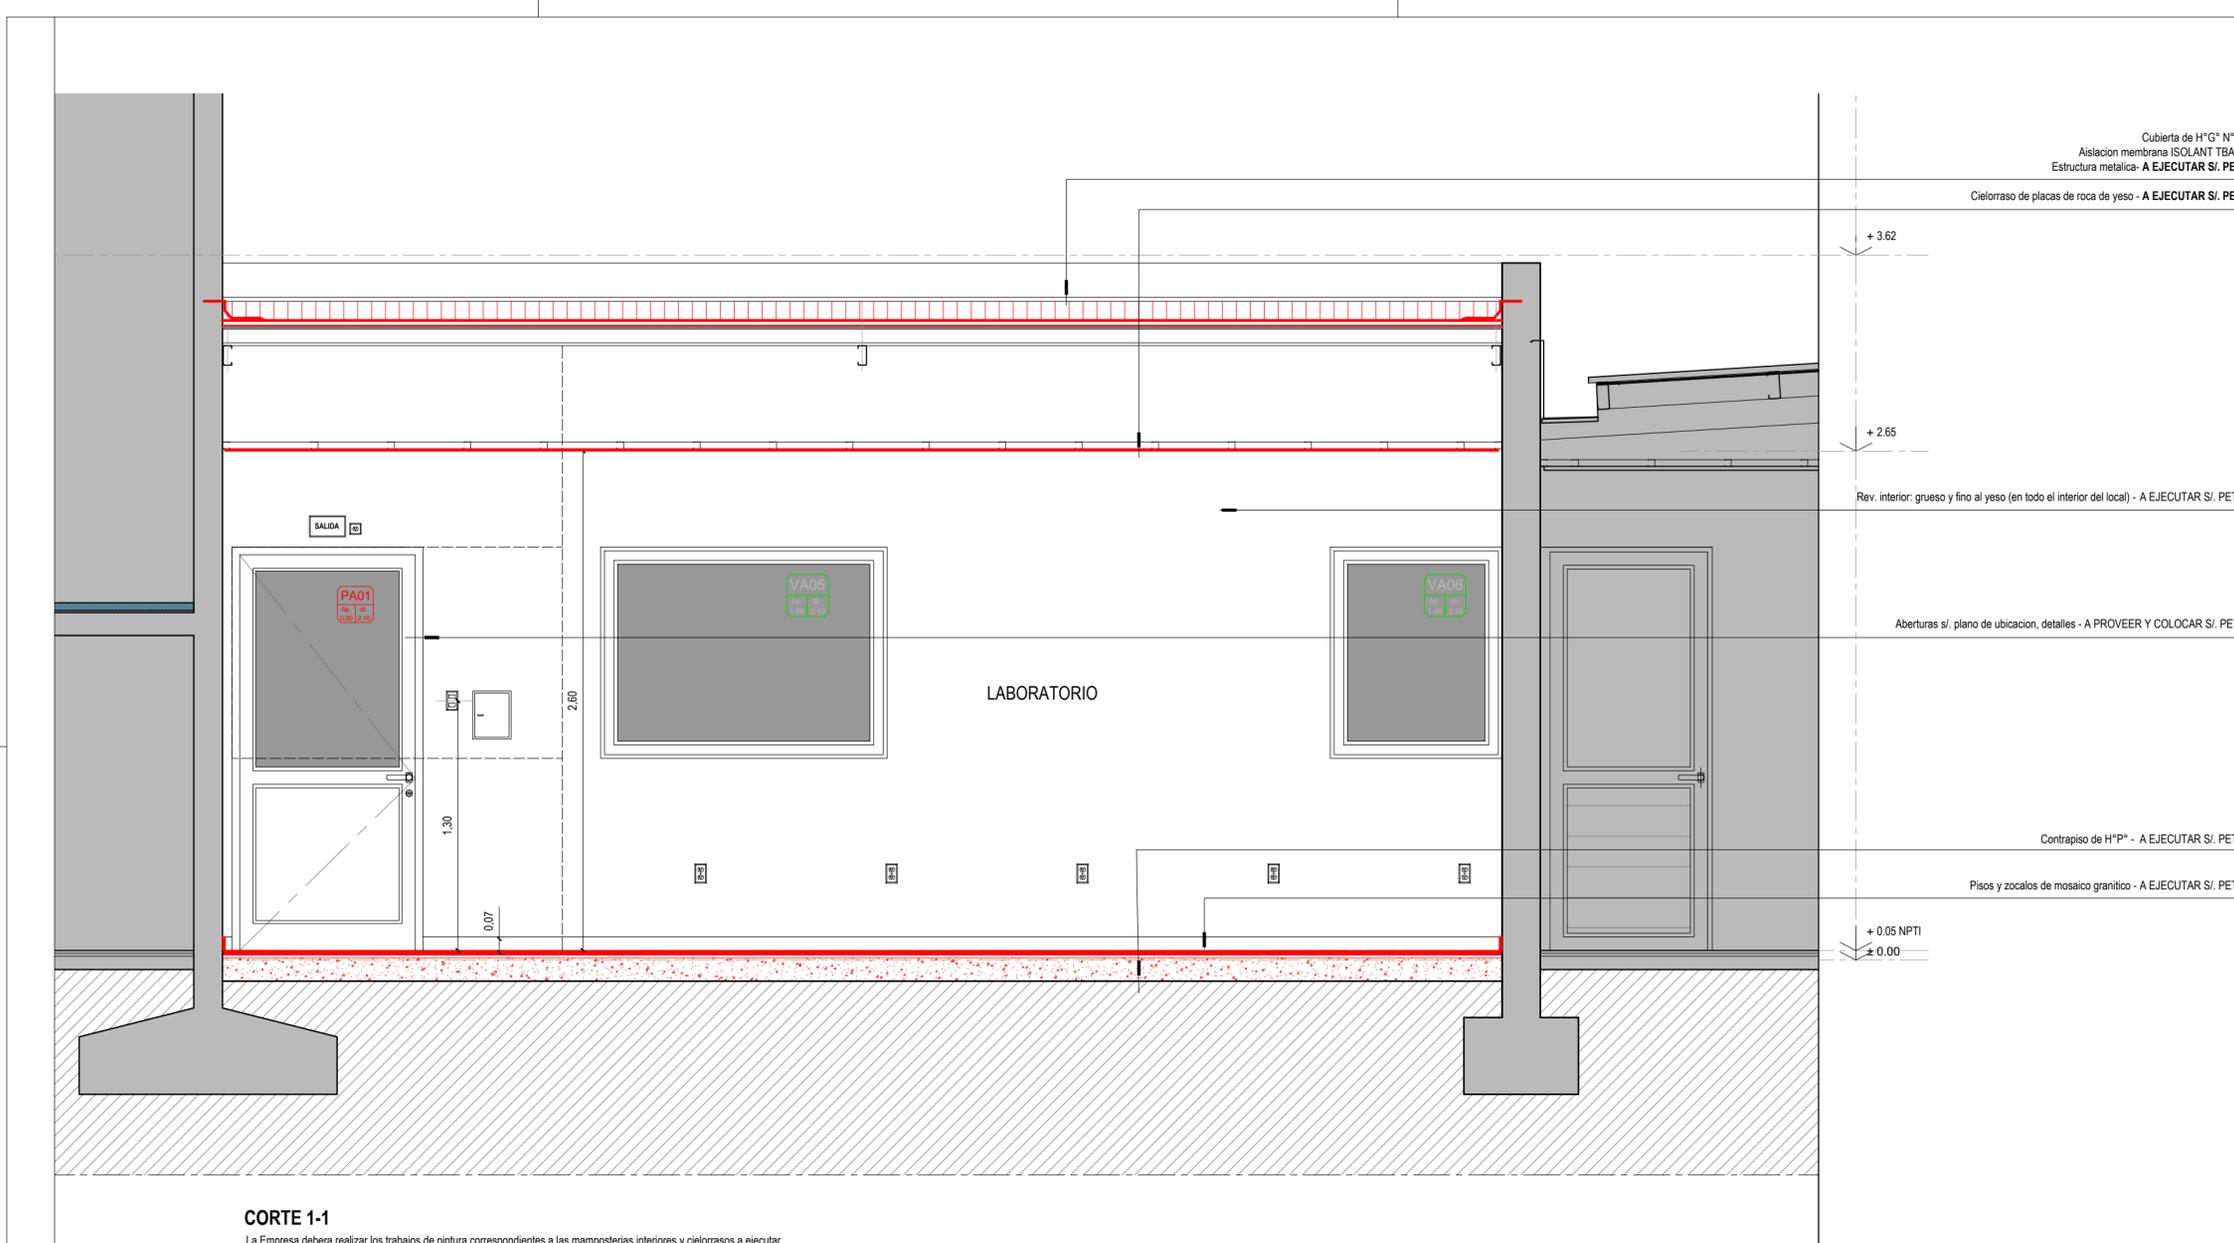

CORTE 1-1
 La Empresa debera realizar los trabajos de pintura correspondientes a las mamposterias interiores y cielorastos a ejecutar

REFERENCIAS

- A DEMOLER - RETIRAR
 - A EJECUTAR
 - INSTALACION DE AGUA FRIA
 - INSTALACION DESAGÜE CLOACAL
 - UBICACION EQUIPOS AA
 - INSTALACION ELECTRICA
 - INSTALACION CORRIENTES DEBILES
- XX
TT ABERTURAS EXISTENTES
 - XX
TT ABERTURAS A PROVEER Y COLOCAR

NOTA: TODAS LAS MEDIDAS SE VERIFICARAN EN OBRA

UNIVERSIDAD NACIONAL DEL LITORAL
 DIRECCION DE CONSTRUCCIONES UNIVERSITARIAS


OBRA: AMPLIACION AREA LABORATORIO Y REFUNCIONALIZACION AREA DE LAVADO

PLANO: SECTOR 1 - CORTE 1 - 1

INSTITUTO: CENTRO DE MEDICINA COMPARADA - FCV

RESPONSABLE PROYECTO: DIRECCION DE CONSTRUCCIONES	ARCHIVO	REEMP. PLANO
	FECHA: JULIO 2019	ESCALA: 1:25
	PLANO N°: ARQ_03	EXPEDIENTE N°: REC-0991902/19

El proyecto cumple con la Ley N° 22.431; Decreto 914/97 y Art. 1° de la Ley 25.573.

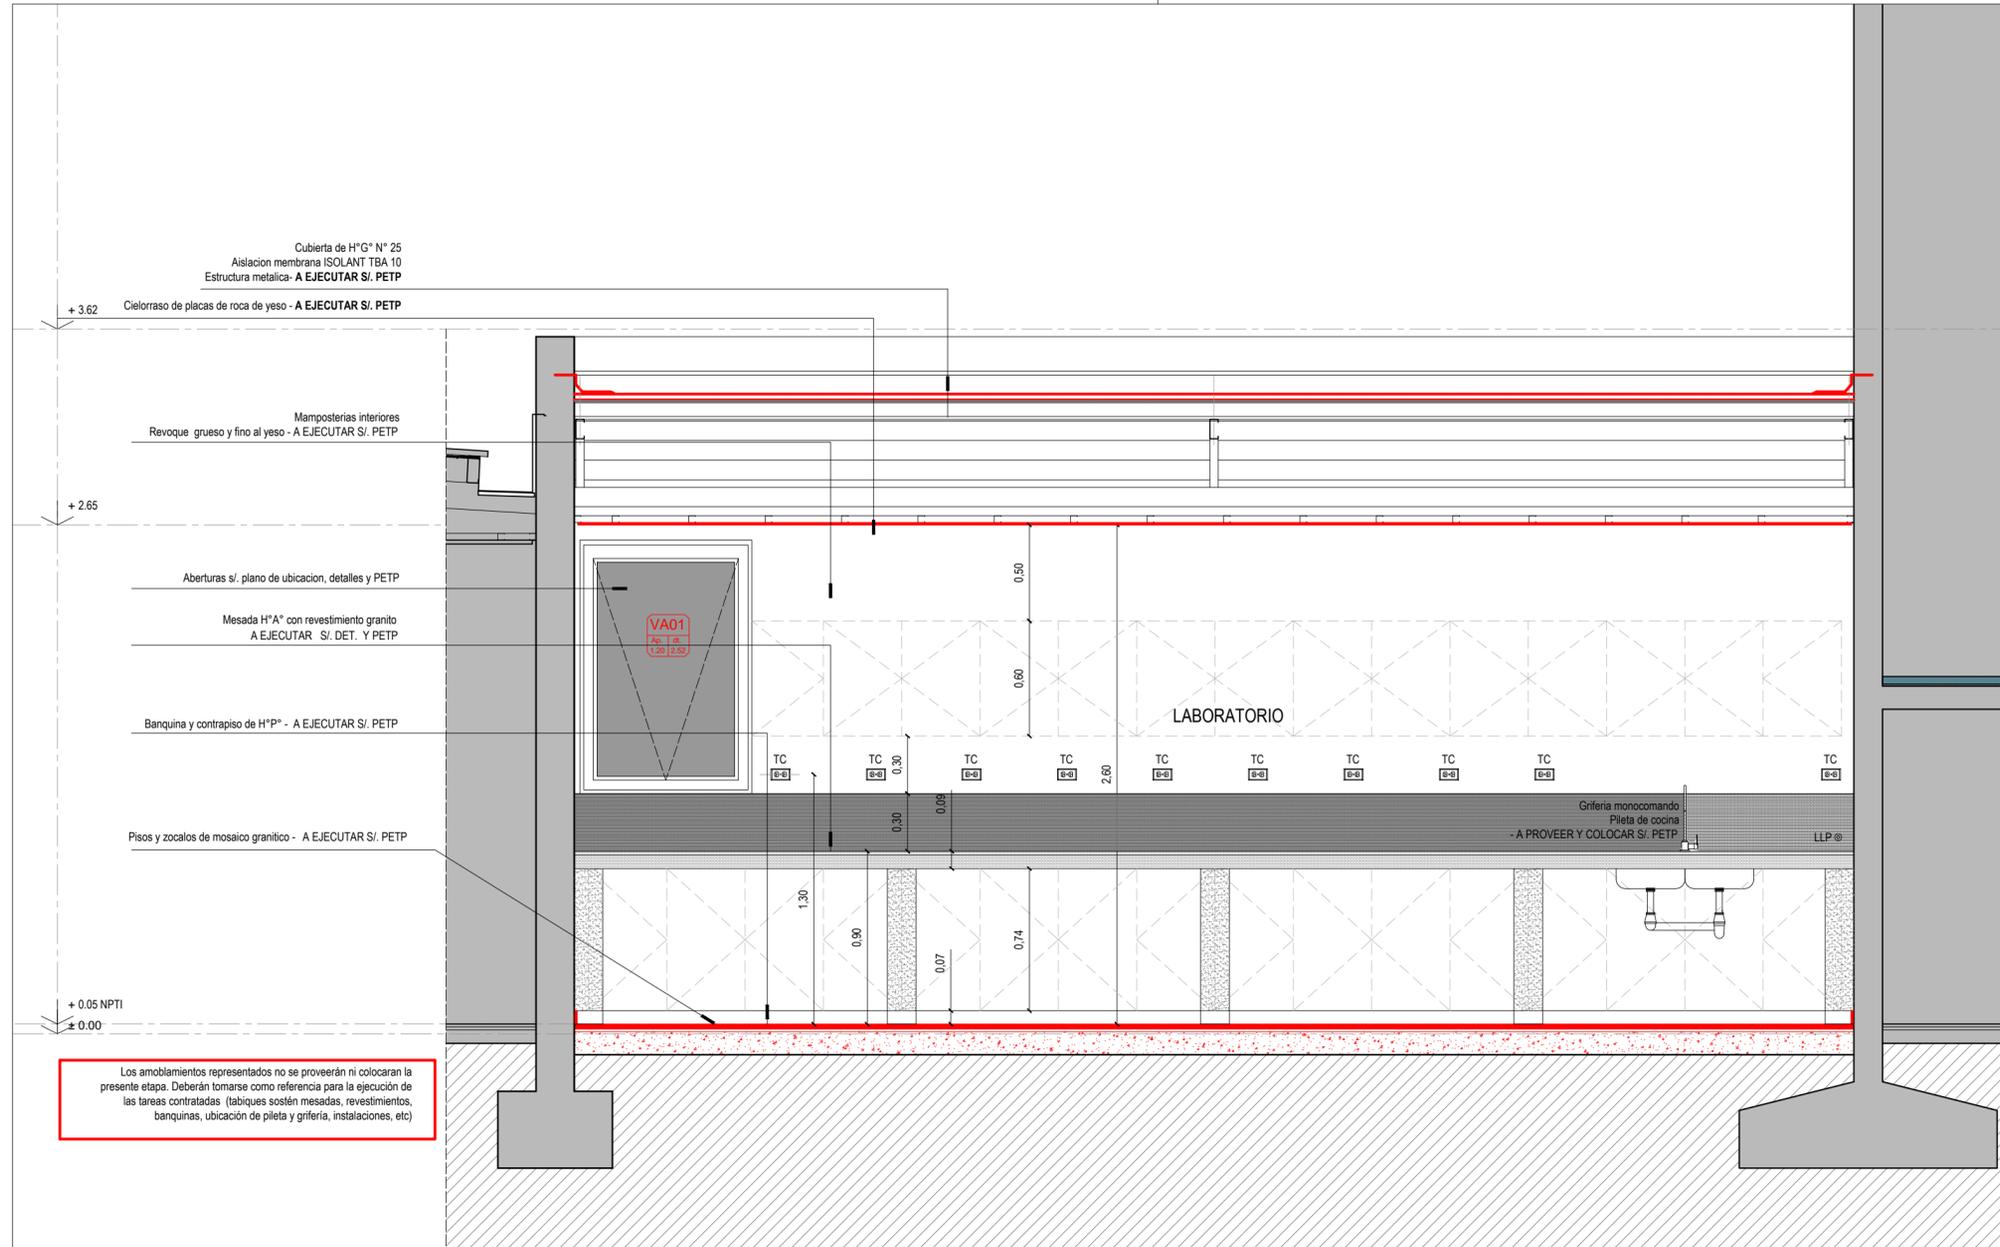

Los amoblamientos representados no se proveerán ni colocaran la presente etapa. Deberán tomarse como referencia para la ejecución de las tareas contratadas (tabiques sostén mesadas, revestimientos, banquinas, ubicación de piletta y grifería, instalaciones, etc)

CORTE 3-3
La Empresa deberá realizar los trabajos de pintura correspondientes a las mamposterías interiores y cielorrasos a ejecutar

REFERENCIAS

- A DEMOLER - RETIRAR
 - A EJECUTAR
 - INSTALACION DE AGUA FRIA
 - INSTALACION DESAGÜE CLOACAL
 - UBICACION EQUIPOS AA
 - INSTALACION ELECTRICA
 - INSTALACION CORRIENTES DEBILES
- XX ABERTURAS EXISTENTES
 - XX ABERTURAS A PROVEER Y COLOCAR

NOTA: TODAS LAS MEDIDAS SE VERIFICARAN EN OBRA

UNIVERSIDAD NACIONAL DEL LITORAL
DIRECCION DE CONSTRUCCIONES UNIVERSITARIAS


OBRA: AMPLIACION AREA LABORATORIO Y REFUNCCIONALIZACION AREA DE LAVADO

PLANO: SECTOR 1 - CORTE 3 - 3

INSTITUTO: CENTRO DE MEDICINA COMPARADA - FCV


RESPONSABLE PROYECTO: DIRECCION DE CONSTRUCCIONES	ARCHIVO	REEMP. PLANO
	FECHA: JULIO 2019	ESCALA: 1:25
	PLANO N°: ARQ_05	EXPEDIENTE N°: REC-0991902/19

El proyecto cumple con la Ley N° 22.431; Decreto 914/97 y Art. 1° de la Ley 25.573.

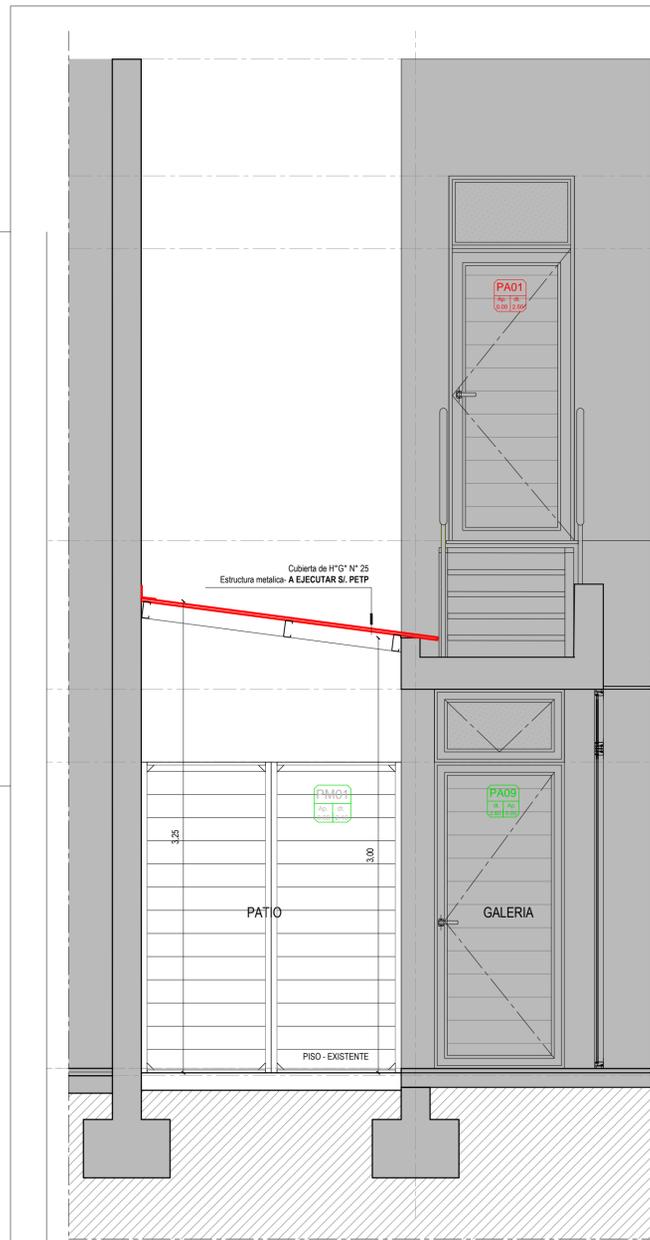

CORTE 4 - 4

PLANTA BAJA

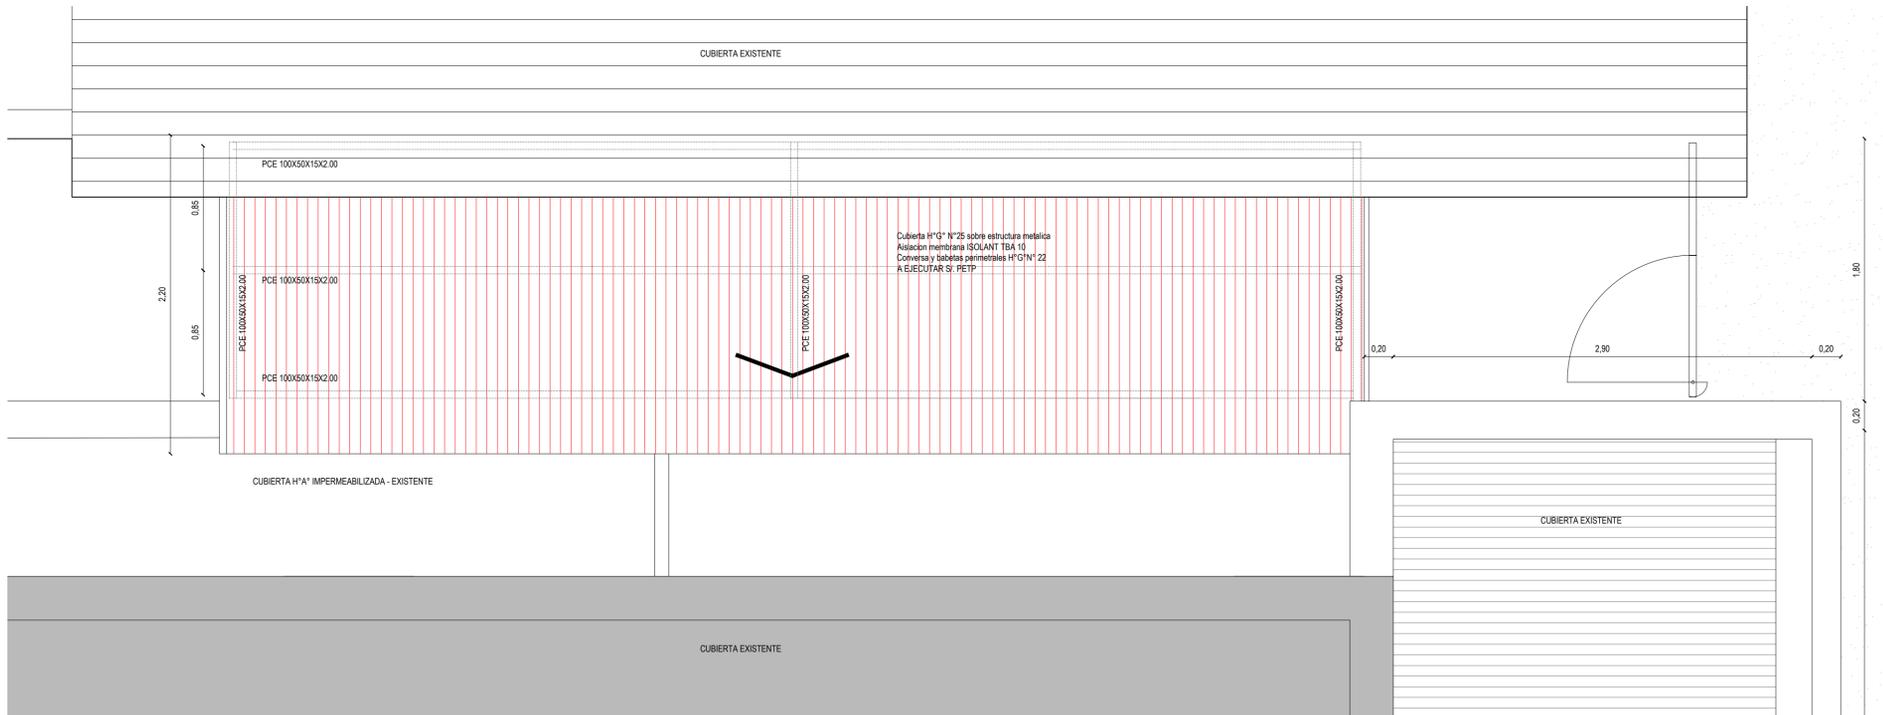

PLANTA DE TECHOS

- REFERENCIAS
- ABERTURAS EXISTENTES
 - ABERTURAS A PROVEER Y COLOCAR
 - A DEMOLER - RETIRAR
 - A EJECUTAR
 - INSTALACION DE AGUA FRIA
 - INSTALACION DESAGÜE CLOACAL
 - UBICACION EQUIPOS AA
 - INSTALACION ELECTRICA
 - INSTALACION CORRIENTES DEBILES

NOTA: TODAS LAS MEDIDAS SE VERIFICARAN EN OBRA

UNIVERSIDAD NACIONAL DEL LITORAL
 DIRECCION DE CONSTRUCCIONES UNIVERSITARIAS

OBRA: AMPLIACION AREA LABORATORIO Y REFUNCIONALIZACION AREA DE LAVADO


PLANO: SECTOR 2 - PLANTA BAJA Y DE TECHOS A EJECUTAR / CORTE TRANSVERSAL

INSTITUTO: CENTRO DE MEDICINA COMPARADA - FCV

RESPONSABLE PROYECTO: DIRECCION DE CONSTRUCCIONES

ARCHIVO	REEMP. PLANO
FECHA: JULIO 2019	ESCALA: 1:50
PLANO N°: ARQ_07	EXPEDIENTE N°: REC-0991902/19

El proyecto cumple con la Ley N° 22.431; Decreto 914/97 y Art. 1° de la Ley 25.573.

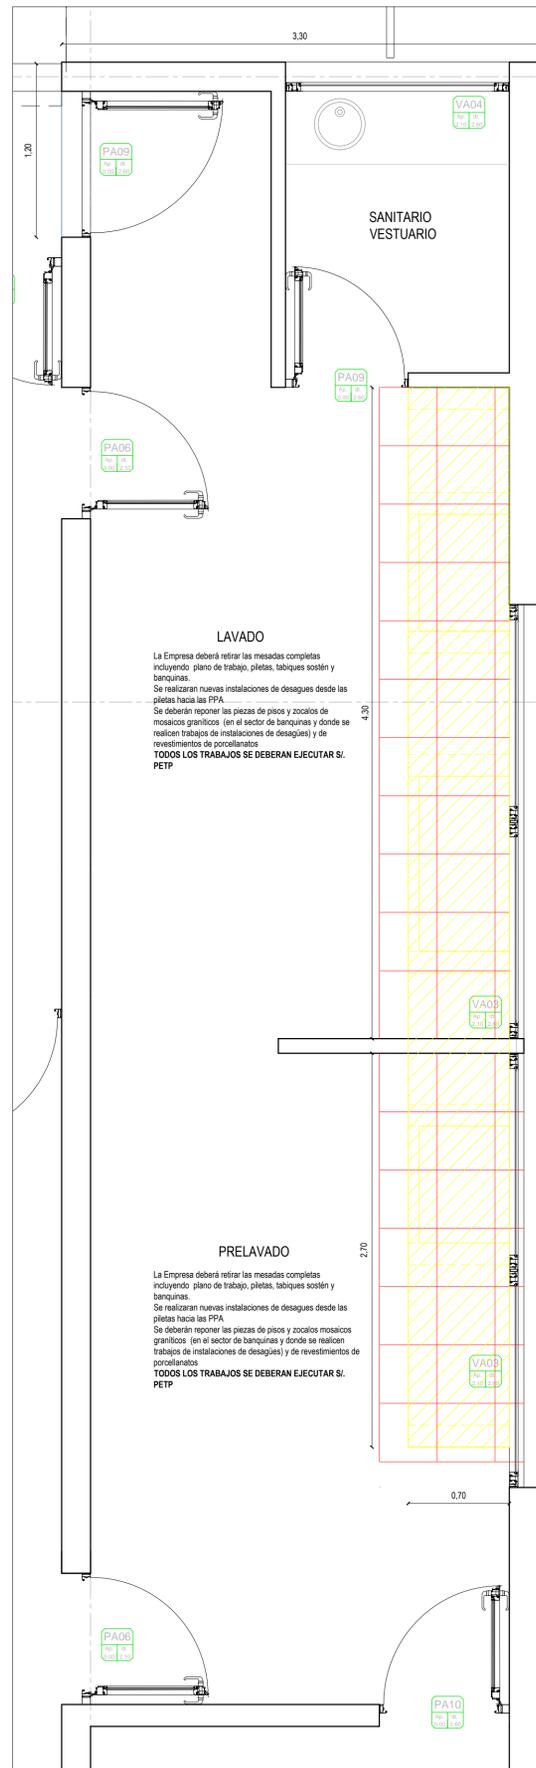

LAVADO
 La Empresa deberá retirar las mesadas completas incluyendo plano de trabajo, pletas, tabiques sostén y banquinas.
 Se realizaran nuevas instalaciones de desagües desde las pletas hacia las PPA.
 Se deberán reponer las piezas de pisos y zoclos de mosaicos graníticos (en el sector de banquinas y donde se realicen trabajos de instalaciones de desagües) y de revestimientos de porcelanatos.
TODOS LOS TRABAJOS SE DEBERAN EJECUTAR SI: PETP

PRELAVADO
 La Empresa deberá retirar las mesadas completas incluyendo plano de trabajo, pletas, tabiques sostén y banquinas.
 Se realizaran nuevas instalaciones de desagües desde las pletas hacia las PPA.
 Se deberán reponer las piezas de pisos y zoclos mosaicos graníticos (en el sector de banquinas y donde se realicen trabajos de instalaciones de desagües) y de revestimientos de porcelanatos.
TODOS LOS TRABAJOS SE DEBERAN EJECUTAR SI: PETP

REFERENCIAS

- A DEMOLER - RETIRAR
 - A EJECUTAR
 - INSTALACION DE AGUA FRIA
 - INSTALACION DESAGÜE CLOACAL
 - UBICACION EQUIPOS AA
 - INSTALACION ELECTRICA
 - INSTALACION CORRIENTES DEBILES
- XX ABERTURAS EXISTENTES
 - XX ABERTURAS A PROVEER Y COLOCAR

NOTA: TODAS LAS MEDIDAS SE VERIFICARAN EN OBRA

UNIVERSIDAD NACIONAL DEL LITORAL
 DIRECCION DE CONSTRUCCIONES UNIVERSITARIAS

OBRA: AMPLIACION AREA LABORATORIO Y REFUNCIONALIZACION AREA DE LAVADO

PLANO: SECTOR 3 - PLANTA A EJECUTAR ACOTADA Y CON ESPECIFICACIONES

INSTITUTO: CENTRO DE MEDICINA COMPARADA - FCV

RESPONSABLE PROYECTO: DIRECCION DE CONSTRUCCIONES	ARCHIVO	REEMP. PLANO
	FECHA: JULIO 2019	ESCALA: 1:50
	PLANO N°: ARQ_08	EXPEDIENTE N°: REC-0991902/19

El proyecto cumple con la Ley N° 22.431; Decreto 914/97 y Art. 1° de la Ley 25.573.